



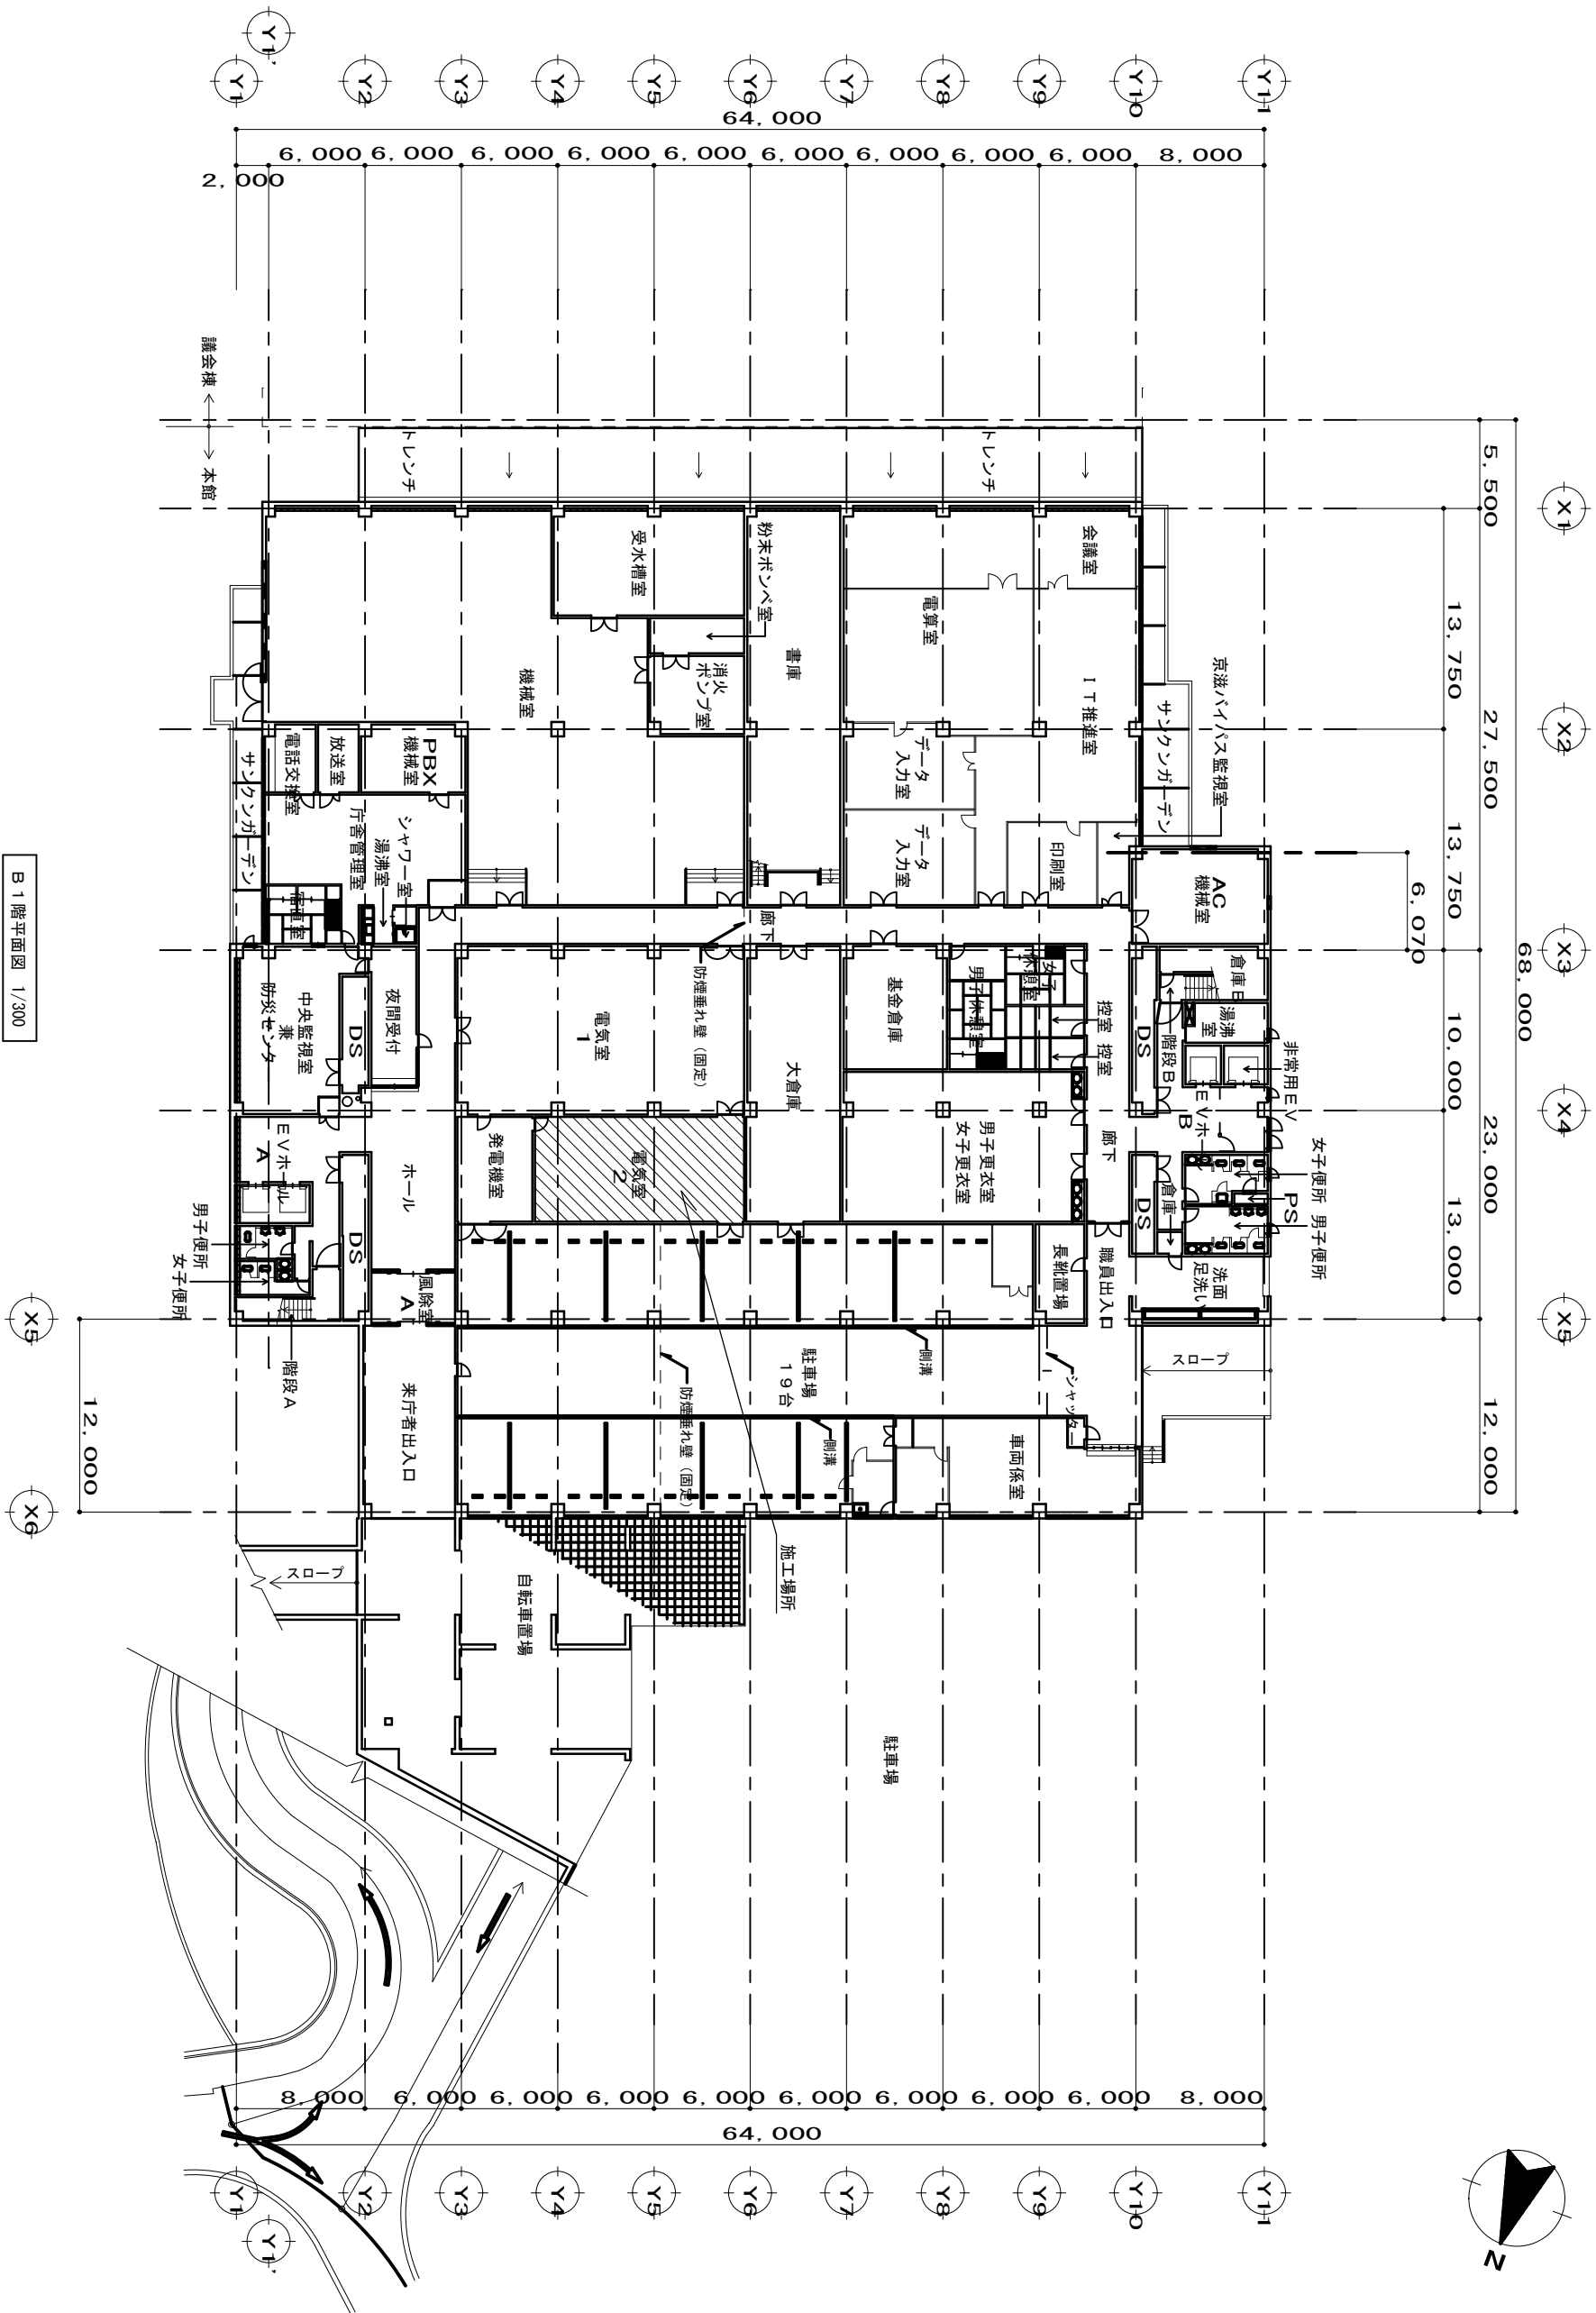

B 1 階平面図 1/300

宇治市役所総務・市民協働部		宇治市庁舎受電計器用変圧器取替委託	
図面番号	1 / 3	訂正	
縮尺	1/300	B 1 階平面図	

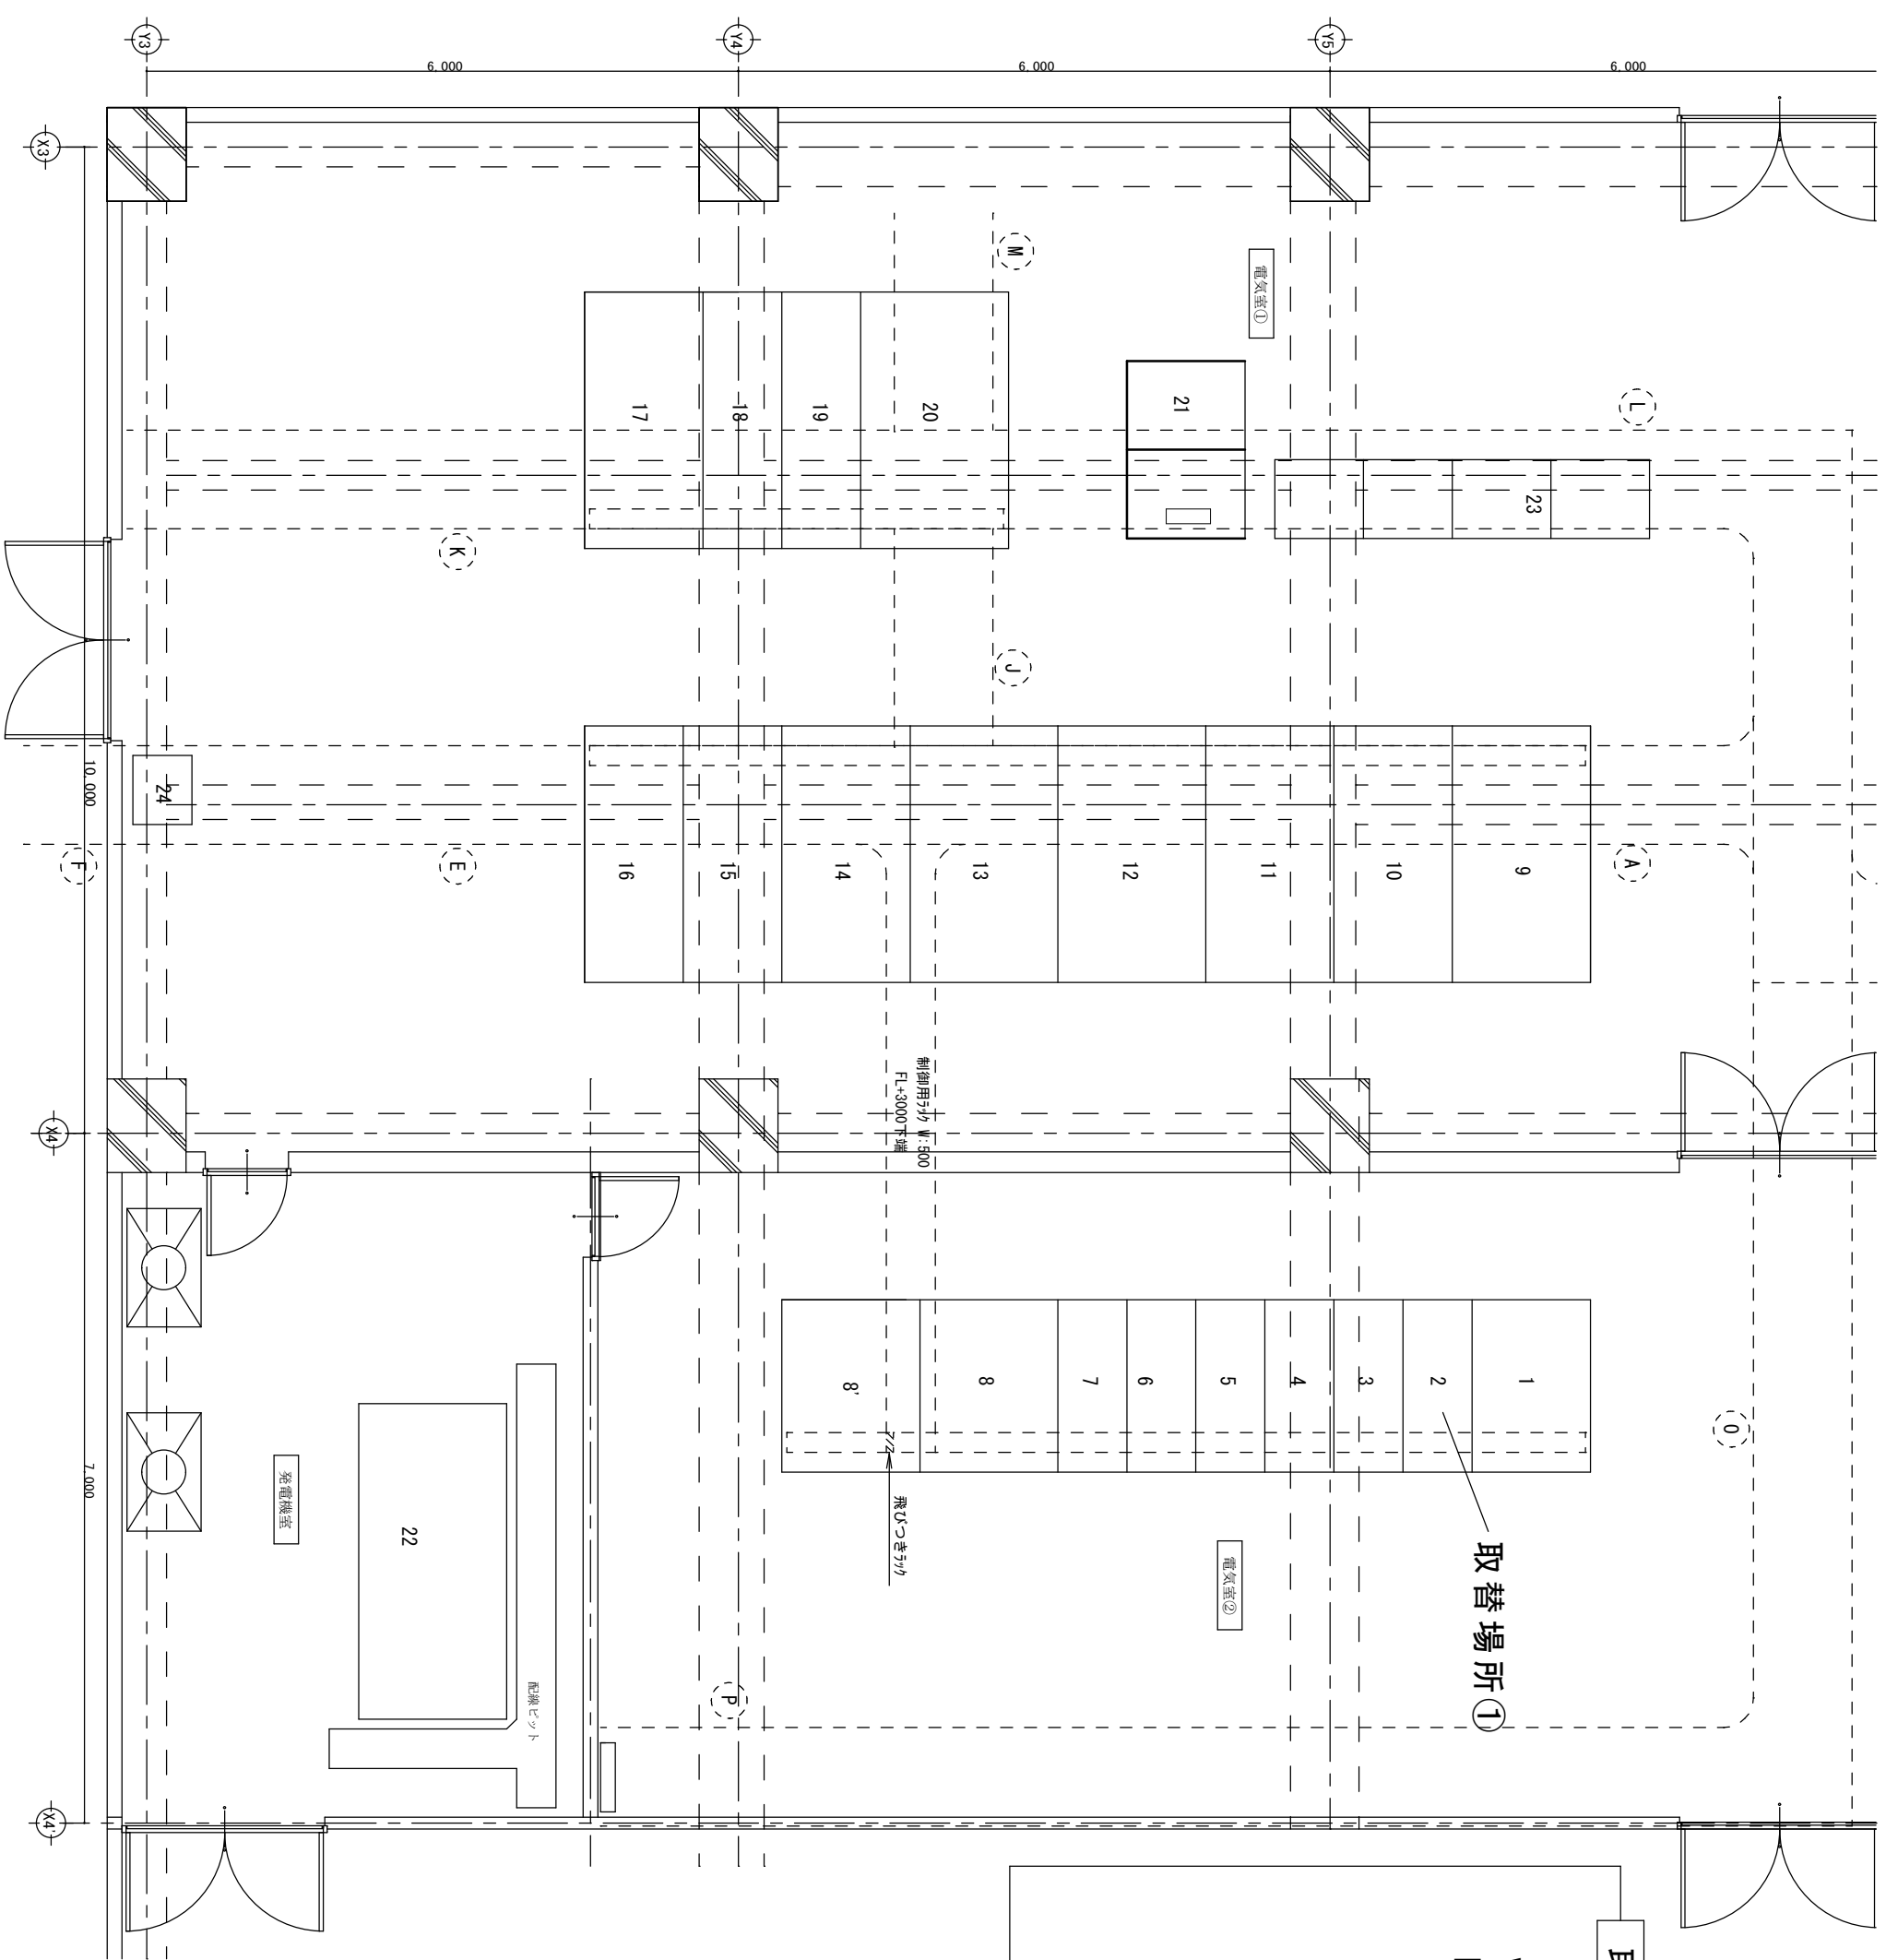

取替場所①

撤去内容


VT-R 40VA /6600/110V
KE6-100F (1991年製)
(撤去品番)

改修内容一覧




- | | |
|-------------------------------|----|
| 1. VT RP-612N 6600/110V 100VA | 2台 |
| 2. PF PL-G 3.6/7.2KV T1A 40KA | 4台 |
| 3. EF EF-10 10A | 2台 |
| 4. 台車 D2-PT2-6RP62-S1-F0 | 1台 |
| 5. ハラジング HN2-RT2-CWS1-TC0 | 1台 |
| 6. 改造部材 (ワグハット・ホルト類・補修塗料等) | 1式 |

工 事 名	平 治 市 庁 舎 受 電 計 器 用 変 圧 器 取 替 委 託			No. 2 / 3
	図 面 名	地 階 電 気 室 平 面 図		
宇 治 市 役 所 総 務 ・ 市 民 協 働 部				縮 尺 1 / 1

凡 例	記号	名 称	記号	名 称
DS	⊕	断路器	DS	過電流継電器
VCB	⊙	電圧計切換スイッチ	OV	過電圧継電器
VS	▽	真空遮断器	UV	不足電圧継電器
LSBS	EF	試験用端子	OVG	地絡過電圧継電器
LA	f	包接ヒューズ	DS	地絡過電流継電器
PCT		電力需給用計測用変成器	DS	地絡過電流継電器
TR		変圧器	Th	ダイヤル温度計
SC		遮相用コンデンサー	Var	圧力検出装置
SR		直列リフトラ		無効電力制御継電器
CT		変流器		
DC		放電コイル		
PF		電力ヒューズ		
CT		計測用変圧器		
ZCT		零相変流器		
MCB		配線用遮断器		
MC		電磁接触器		
G		交流発電機		
DE		ダイオードエンジン		
EX		励磁機		
AVR		自動電圧調整器		

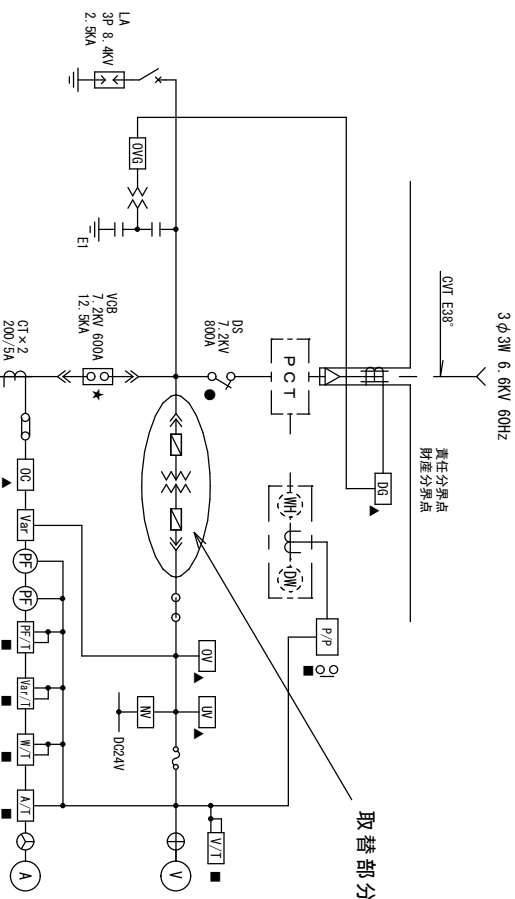

(注) 1. 中央監視装置の管理項目を下記シリアルにて表します。
★印：操作・状態表示を行う
●印：状態表示を行う
▲印：故障表示を行う
■印：計測表示を行う
2. 保護継電器は全て静止形を使用します。

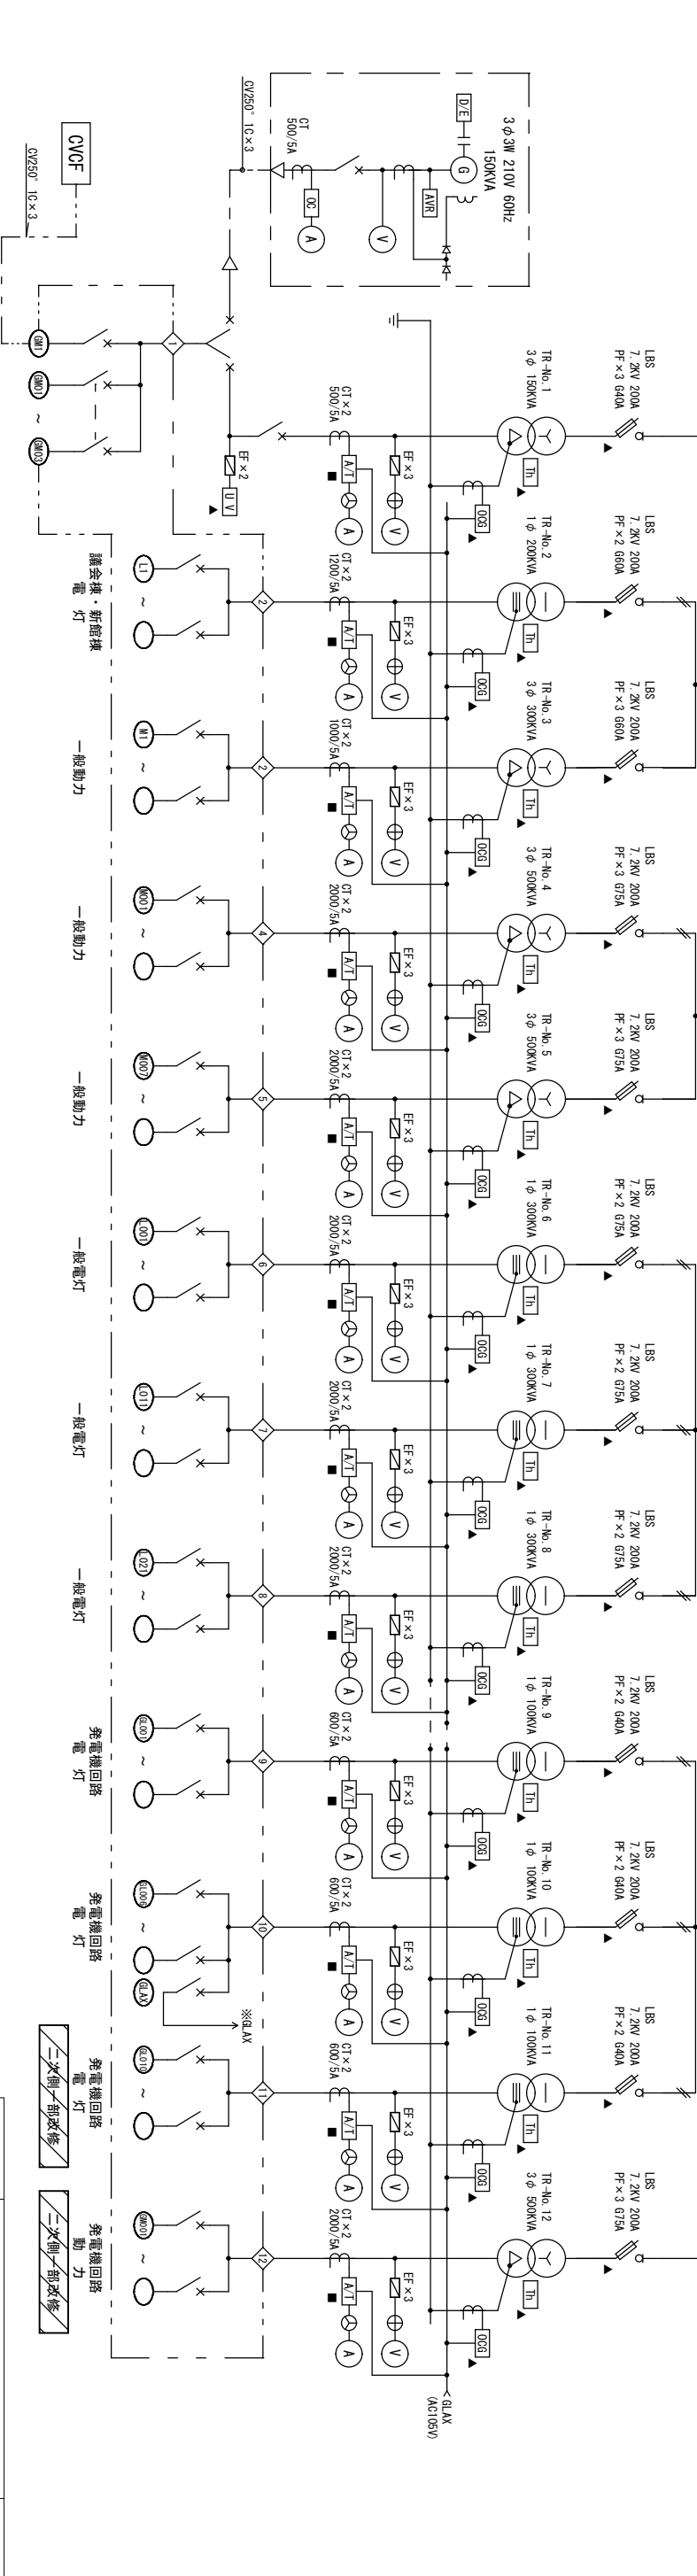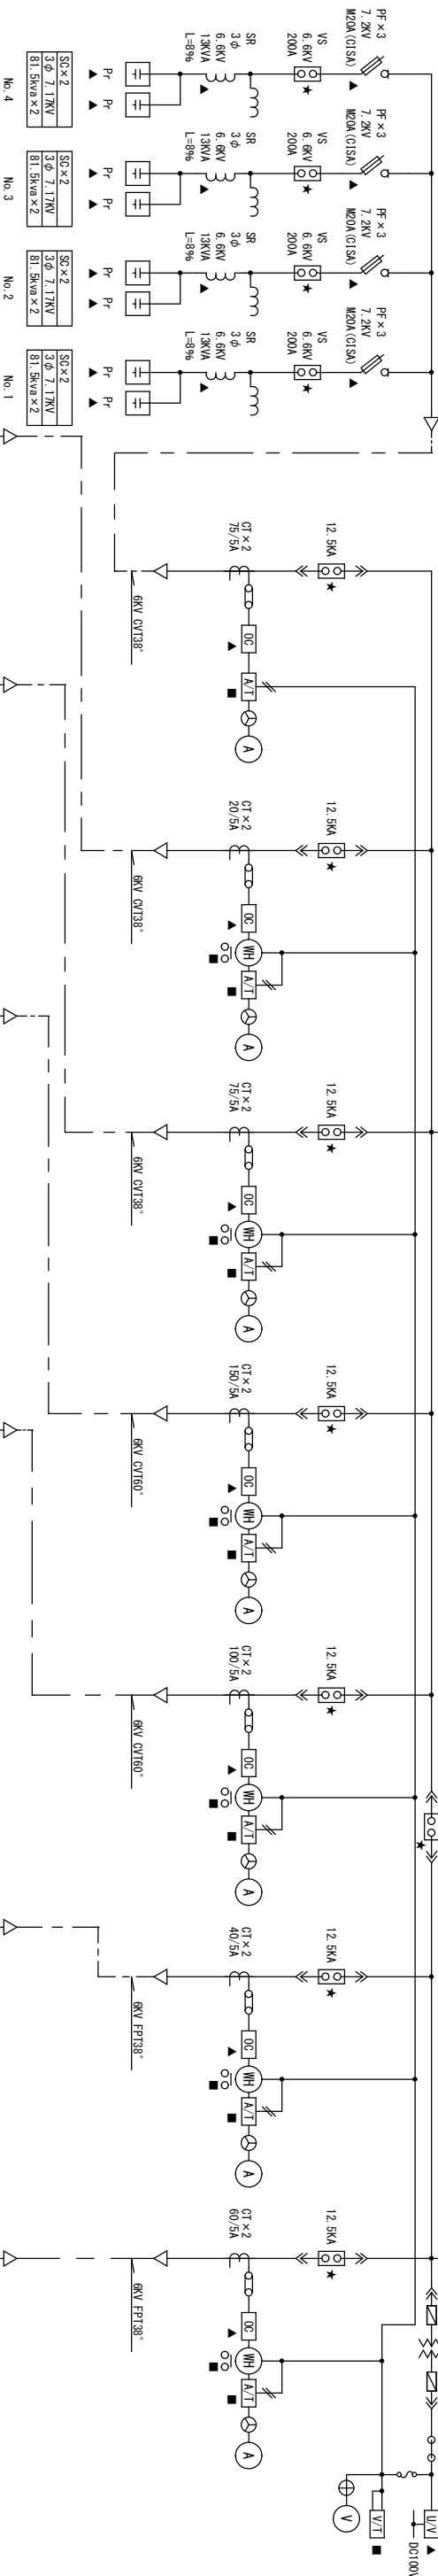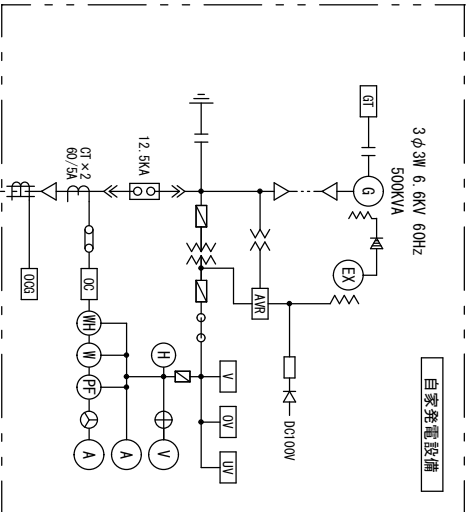

工事名	宇治市庁舎受電計器用変圧器ほか取替委託	No. 3
図面名	受電設備 単線結線図	3
宇治市役所総務・市民協働部		1/1