

位置図

S=1:2500



A, A-1~3工区
 (改良)新設 DIP-GK-S種-E φ200 L=1.4m
 (改良)新設 DIP-GK-S種-E φ150 L=239.0m
 (改良)新設 DIP-GK-S種-E φ75 L=26.4m
 (改良)新設 DIP-K~I種-E φ150 L=0.2m
 (改良)新設 DIP-K~I種-E φ75 L=0.6m
 (改良)新設 HIVP φ50 L=9.9m
 (改良)撤去 CIP φ200 L=233.2m
 (改良)撤去 DIP φ75 L=24.1m
 (改良)撤去 HIVP φ75 L=3.3m




B, B-1~6工区
 (改良)新設 DIP-GK-S種-E φ150 L=190.3m
 (改良)新設 DIP-GK-S種-E φ75 L=44.0m
 (改良)新設 DIP-K~I種-E φ150 L=0.2m
 (改良)撤去 CIP φ200 L=188.1m
 (改良)撤去 DIP φ75 L=43.8m
 (改良)撤去 HIVP φ50 L=29.8m

令和 8 年度		
工 事 名	木幡御蔵山 配水管改良工事	
工事場所	宇治市 木幡御蔵山 地内	
図面種類	位置図	
縮 尺	図示	
工 期	令和 年 月 日 ~ 令和 年 月 日	
図面番号	1	7
宇治市上下水道部		




平面図(1)

S=1:250

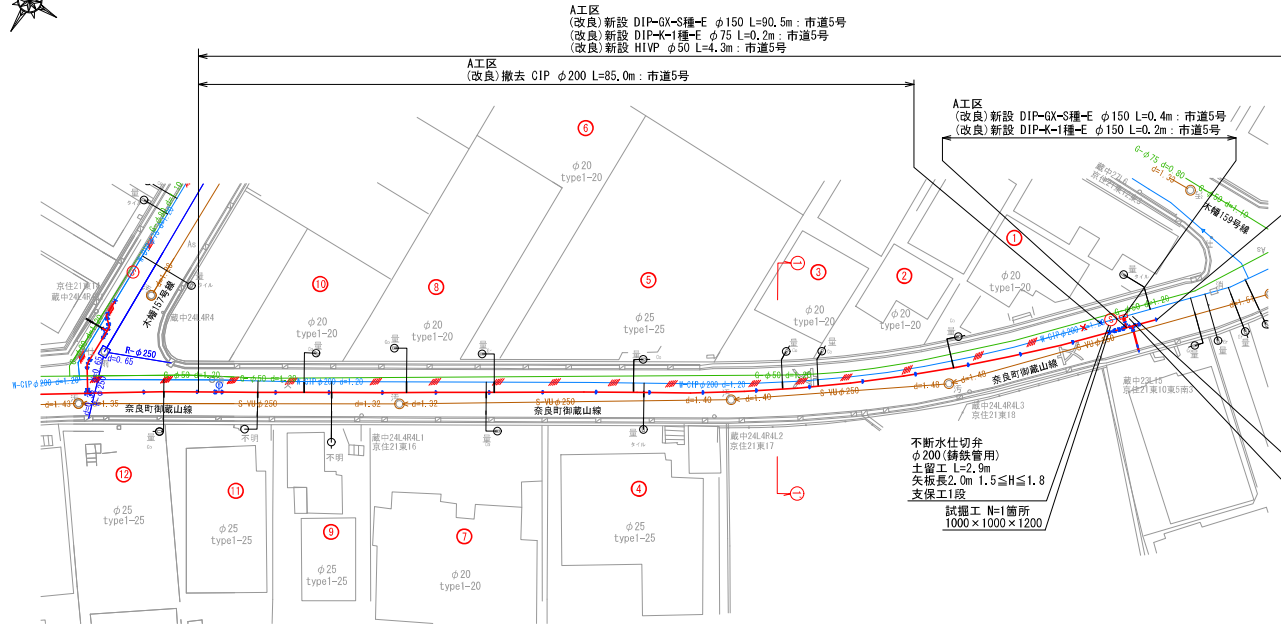

横断面図(1)

S=1:100

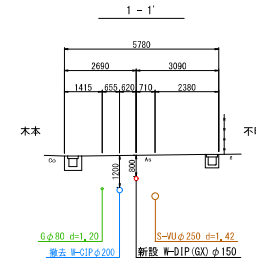

位置図

S=1:2,500



凡例 給水管情報	
整理番号	① (鉛管改良箇所) ② (撤去箇所)
水栓番号	K○○○○
表札名	○○○○
1次側口径	φ○○
施工外(ノ)ノ口径	type○○○○ (注)
土間復旧工	土間復旧工
量水器B○X取替工	B○X取替工

(注) type 1・・・外つなぎ
type 2・・・1次側改修(ノまで)
type 3・・・1,2次側改修
type 4・・・外つなぎ, 2次側改修


凡例 給水管の記号	
メーター	○
甲止水栓	×
メーター止水栓止	—

凡例 既設地下埋設物件	
上水道管 W	—
下水道管 S	—
雨水道管 R	—
ガス管 G	—

凡例 既設水道管撤去の記号	
撤去管記号	////
残置管記号	XXXX

配管詳細図(1)


S=1:100

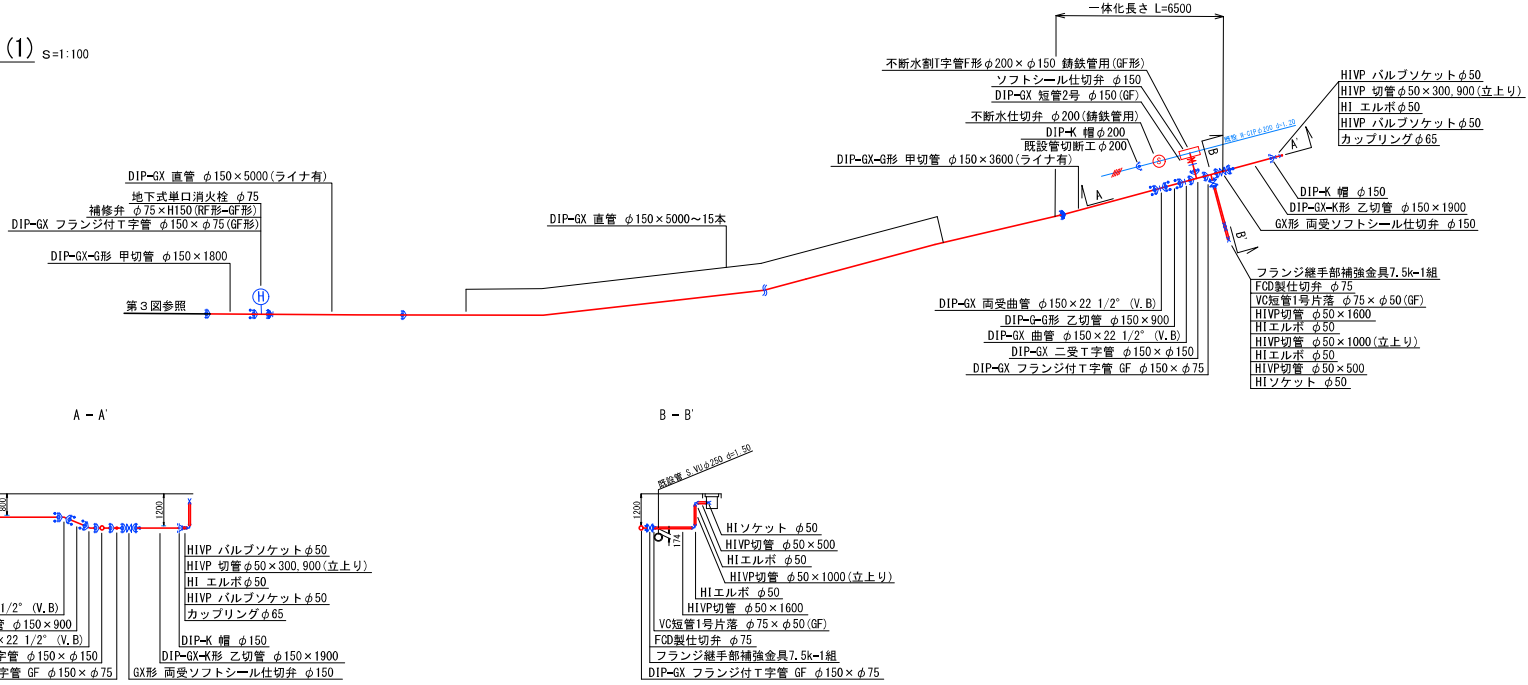


令和 8 年度	
工事名	木幡御蔵山 配水管改良工事
工事場所	宇治市 木幡御蔵山 地内
図面種類	平面図(1)・配管詳細図(1)・横断面図(1)
縮尺	図示
工期	令和 年 月 日 ~ 令和 年 月 日
図面番号	2 7
宇治市上下水道部	




平面図(2) S=1:250

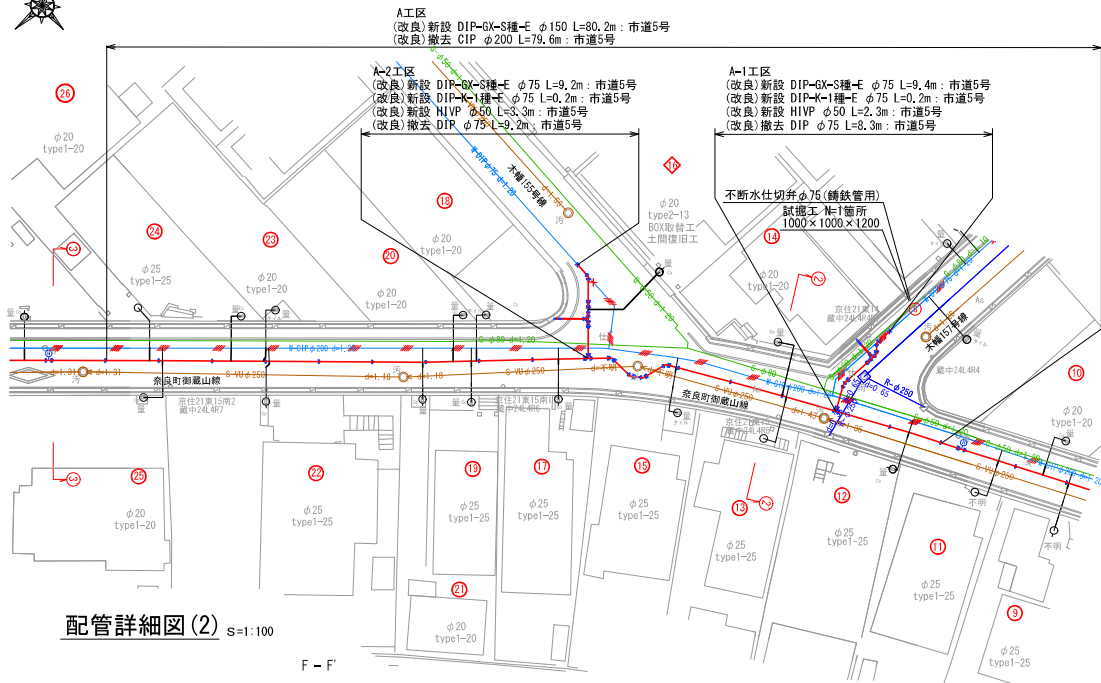


配管詳細図(2) S=1:100

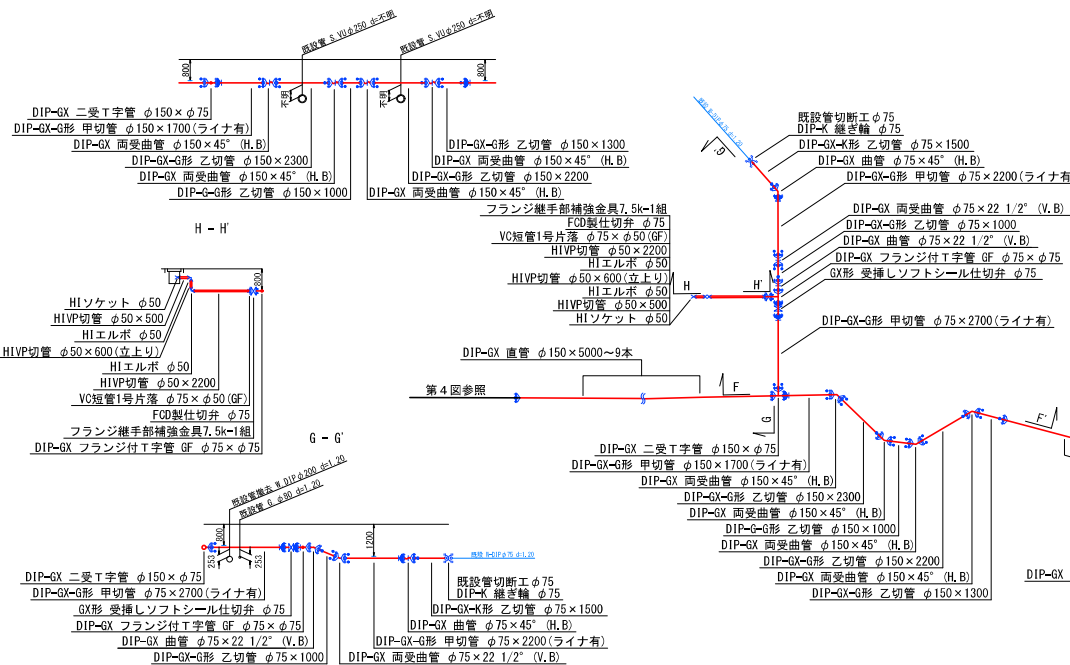

横断面図(2) S=1:100

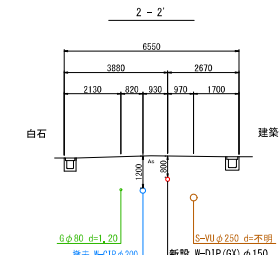

位置図 S=1:2,500

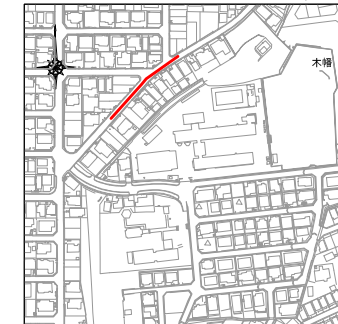

凡例 給水管情報	
整理番号	① (鉛管改良箇所) ② (撤去箇所)
水栓番号	K○○○○
表札名	○○○○
1次側口径	φ○○
施工タ/メーカー口径	type○○-○○ (注)
土間復旧工	土間復旧工
量水器B/O取替工	B/O取替工
注) type 1・・・外つなぎ type 2・・・1次側改修(1-2まで) type 3・・・1,2次側改修 type 4・・・外つなぎ,2次側改修	

凡例 給水管の記号	
メーター	○
甲止水栓	×
メーター止水栓止	□

凡例 既設地下埋設物件	
上水道管 W	—
下水道管 S	—
雨水道管 R	—
ガス管 G	—

凡例 既設水道管撤去の記号	
撤去管記号	////
残置管記号	XXXX

令和 8 年度	
工事名	木幡御蔵山 配水管改良工事
工事場所	宇治市 木幡御蔵山 地内
図面種類	平面図(2)・配管詳細図(2)・横断面図(2)
縮尺	図示
工期	令和 年 月 日 ~ 令和 年 月 日
図面番号	3 7
宇治市上下水道部	




平面図(3)

S=1:250

A工区
(改良)新設 DIP-GX-S種-E φ200 L=1.4m:市道3号
(改良)新設 DIP-GX-S種-E φ150 L=12.9m:市道3号
(改良)撤去 DIP φ200 L=14.6m:市道3号
(改良)撤去 DIP φ75 L=0.4m:市道3号
(改良)撤去 DIP φ75 L=3.3m:市道3号


A工区
(改良)新設 DIP-GX-S種-E φ150 L=55.0m:市道5号
(改良)撤去 DIP φ200 L=54.0m:市道5号

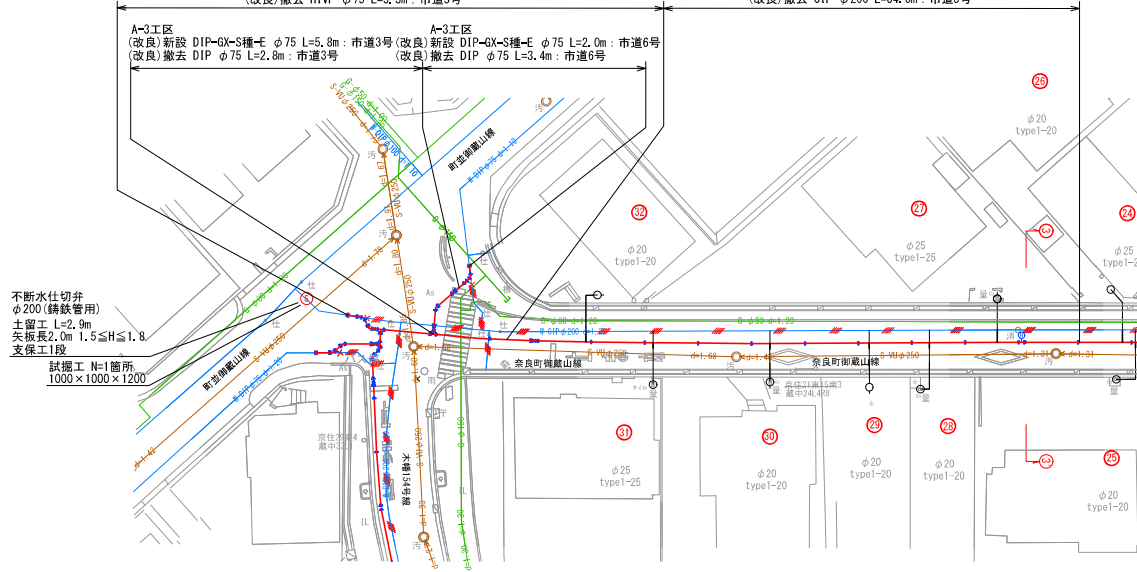

不断水仕切弁
φ200(鉄鉄管用)
土留工 L=2.9m
矢板長2.0m 1.5≦H≦1.8
支保工1段
試掘工 N=1箇所
1000×1000×1200


横断面図(3)

S=1:100

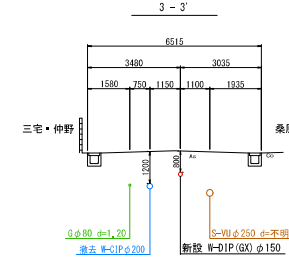

位置図

S=1:2,500

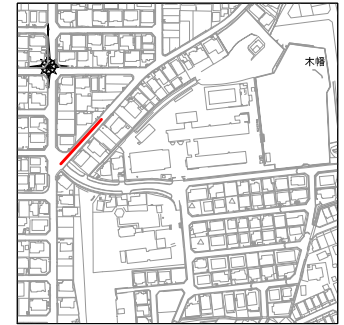

凡例 給水管情報

整理番号	① (鉛管改良箇所) (撤去箇所)
水栓番号	K○○○○
表札名	○○○○
1次側口径	φ○○
施工時(ノ)ノ口径	type○○-○○ 注)
土間復旧工	土間復旧工
量水器BOX取替工	BOX取替工

注) type 1・・・外つなぎ
type 2・・・1次側改修(ノ-ノまで)
type 3・・・1,2次側改修
type 4・・・外つなぎ,2次側改修

凡例 給水管の記号

メーター	—○—
甲止水栓	—×—
メーター止水栓止	—□—

凡例 既設地下埋設物件


上水道管 W	—
下水道管 S	—
雨水道管 R	—
ガス管 G	—

凡例 既設水道管撤去の記号

撤去管記号	—
残置管記号	—

配管詳細図(3)

S=1:100

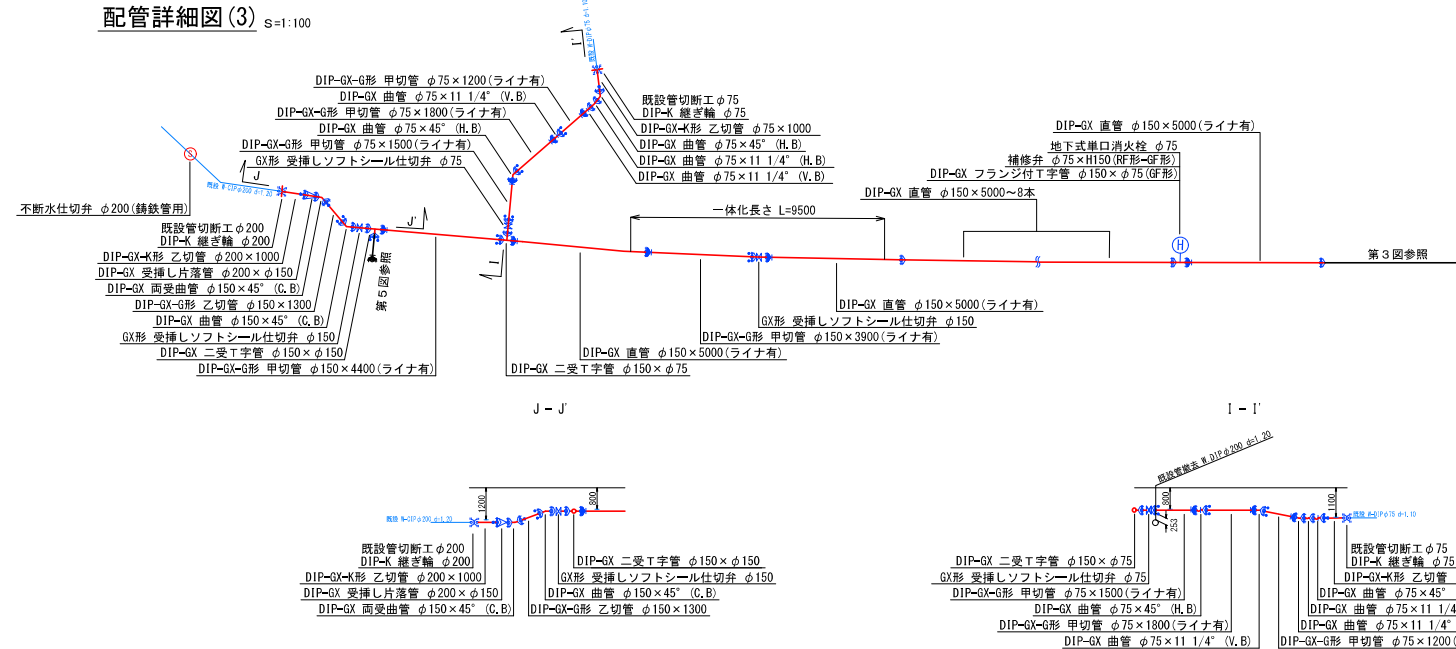


J-J'

I-I'


令和 8 年度	
工事名	木幡御蔵山 配水管改良工事
工事場所	宇治市 木幡御蔵山 地内
図面種類	平面図(3)・配管詳細図(3) ・横断面図(3)
縮尺	図示
工期	令和 年 月 日 ~ 令和 年 月 日
図面番号	4 7
宇治市上下水道部	




平面図(4) S=1:250

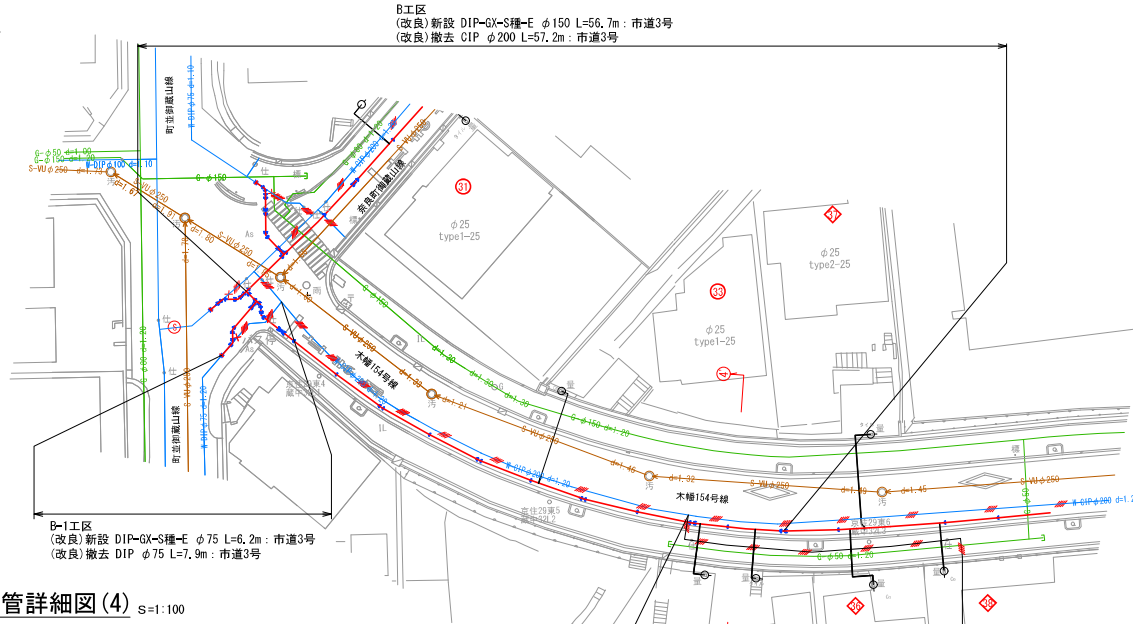


配管詳細図(4) S=1:100

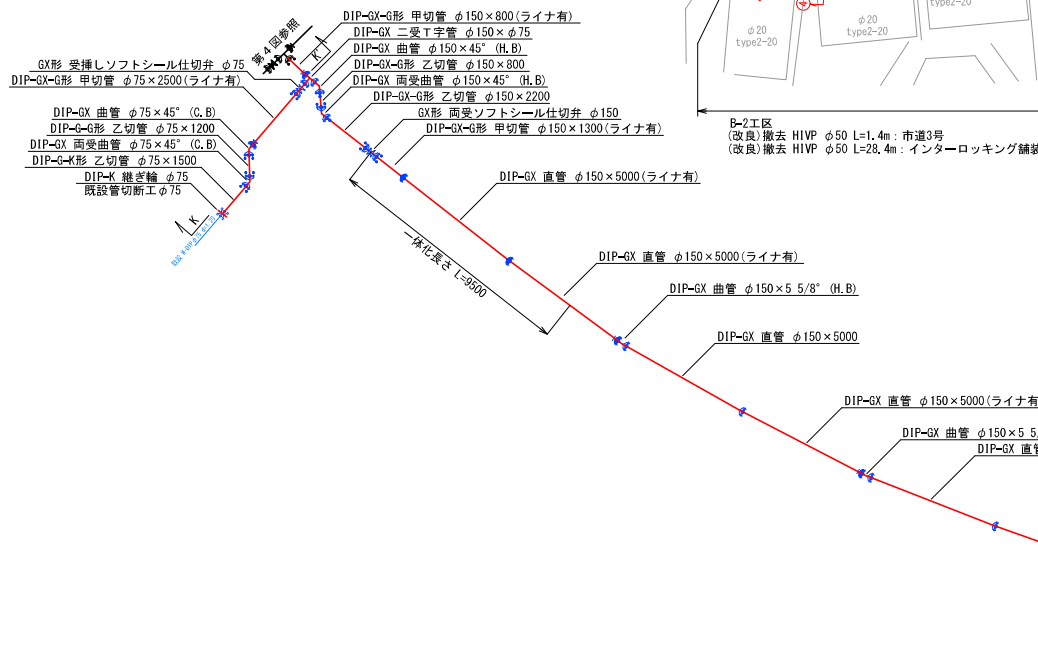

横断面図(4) S=1:100

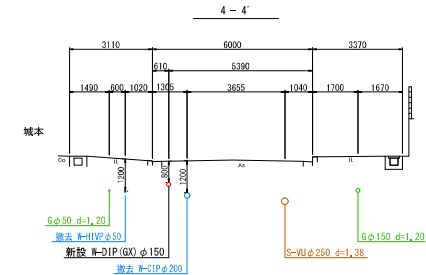

位置図 S=1:2,500

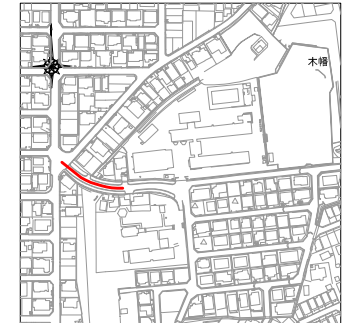


凡例 給水管情報	
整理番号	① (鉛管改良箇所) (撤去箇所)
水栓番号	K○○○○
表札名	○○○○
1次側口径	φ○○
施工/メーター口径	type○○○ (注)
土間復旧工	土間復旧工
量水器BOX取替工	BOX取替工
(注) type 1・・・外つなぎ type 2・・・1次側改修 (メーターまで) type 3・・・1,2次側改修 type 4・・・外つなぎ, 2次側改修	

凡例 給水管の記号	
メーター	○
甲止水栓	×
メーター止水栓止	┌┐


凡例 既設地下埋設物件	
上水道管 W	—
下水道管 S	—
雨水道管 R	—
ガス管 G	—

凡例 既設水道管撤去の記号	
撤去管記号	////
残置管記号	XXXX

令和 8 年度	
工事名	木幡御蔵山 配水管改良工事
工事場所	宇治市 木幡御蔵山 地内
図面種類	平面図(4)・配管詳細図(4)・横断面図(4)
縮尺	図示
工期	令和 年 月 日 ~ 令和 年 月 日
図面番号	5 7
宇治市上下水道部	

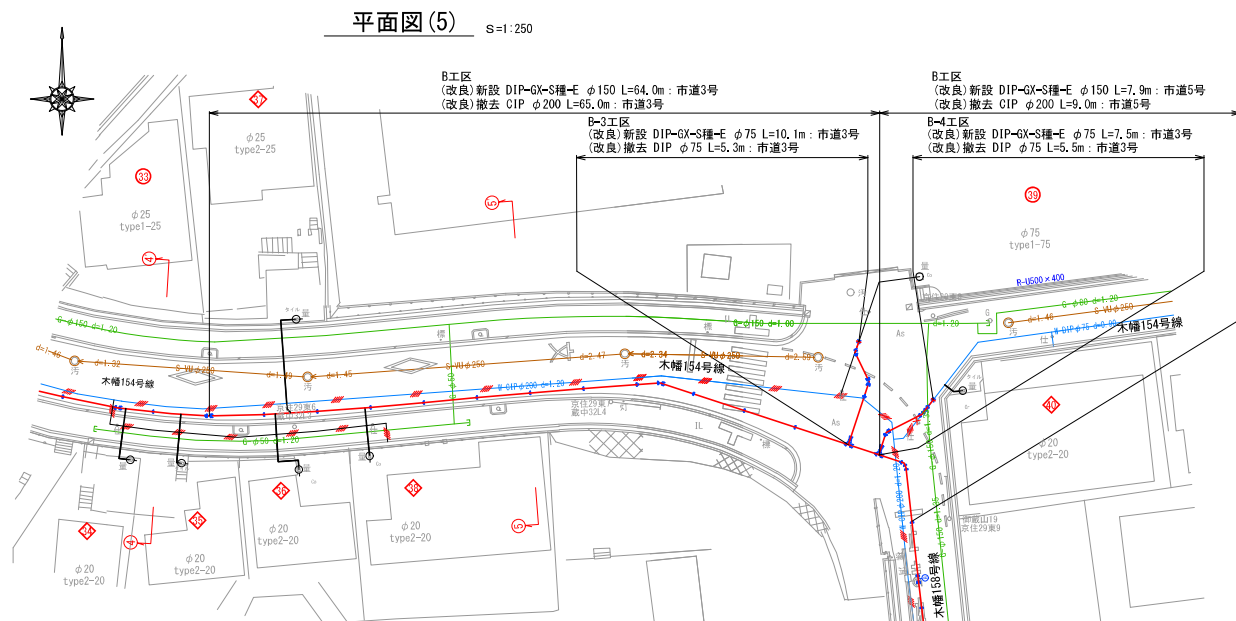


配管詳細図 (5) S=1:100

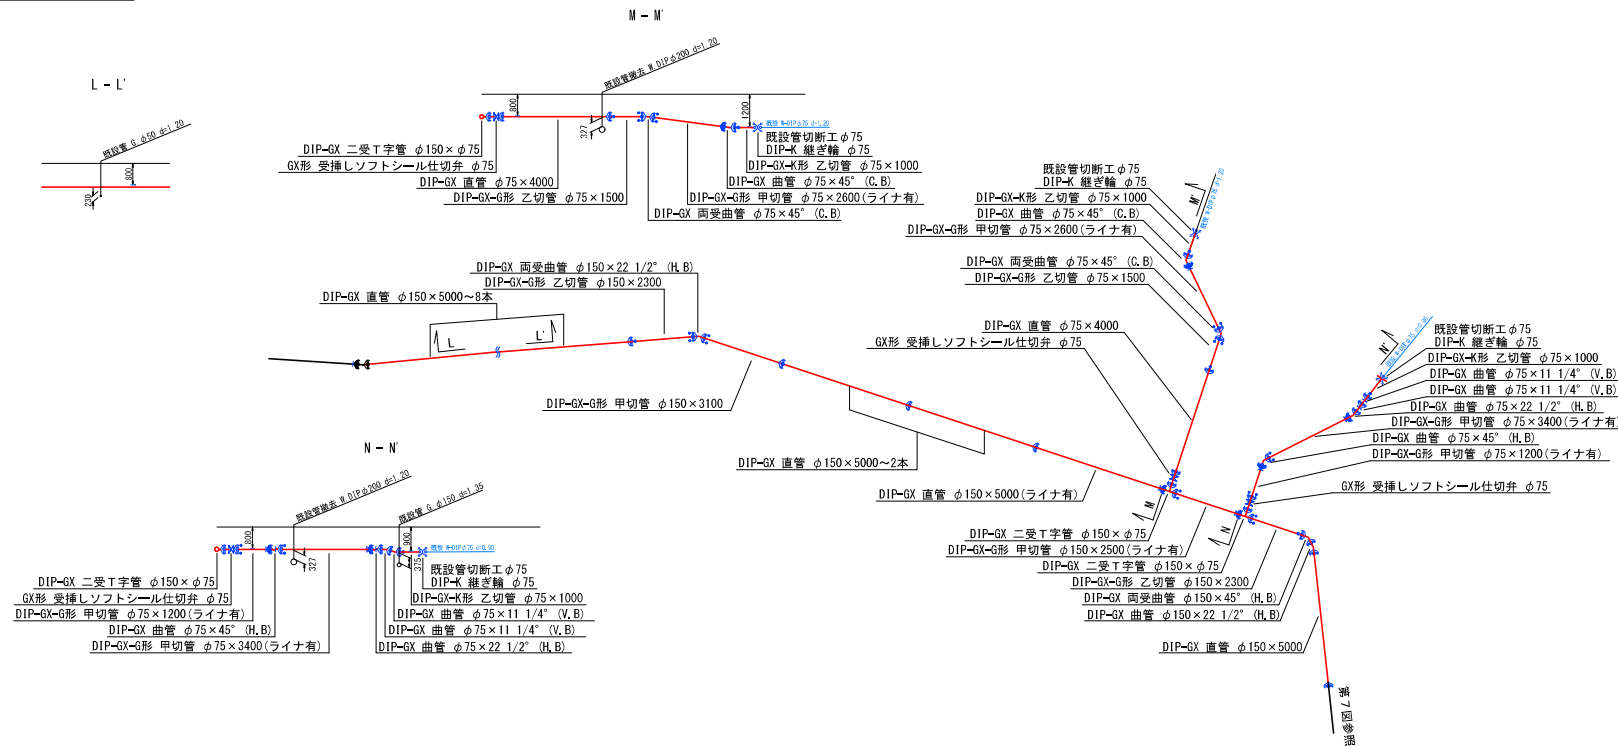

横断面図 (5) S=1:100

位置図 S=1:2,500

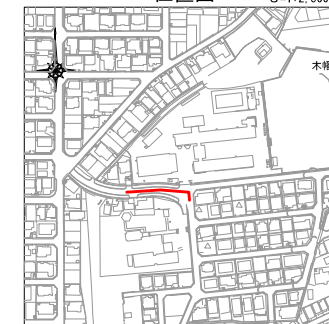



凡例 給水管情報	
整理番号	① (鉛管改良箇所 〇 撤去箇所 〇)
水栓番号	K〇〇〇〇
表札名	〇〇 〇〇
1次側口径	φ〇〇
施工(ノ) ーノ=口径	type〇-〇〇 注)
土間復旧工	土間復旧工
量水器B〇X取替工	B〇X取替工
注) type 1・・・外つなぎ type 2・・・1次側改修(ノ-ノまで) type 3・・・1,2次側改修 type 4・・・外つなぎ,2次側改修	

凡例 給水管の記号	
メーター	—○—
甲止水栓	—×—
メーター止水栓止	—□—


凡例 既設地下埋設物件	
上水道管 W	—
下水道管 S	—
雨水道管 R	—
ガス管 G	—

凡例 既設水道管撤去の記号	
撤去管記号	—//—
残置管記号	—XXXX—


令和 8 年度	
工事名	木幡御蔵山 配水管改良工事
工事場所	宇治市 木幡御蔵山 地内
図面種類	平面図 (5) ・ 配管詳細図 (5) ・ 横断面図 (5)
縮尺	図示
工期	令和 年 月 日 ~ 令和 年 月 日
図面番号	6 7
宇治市上下水道部	

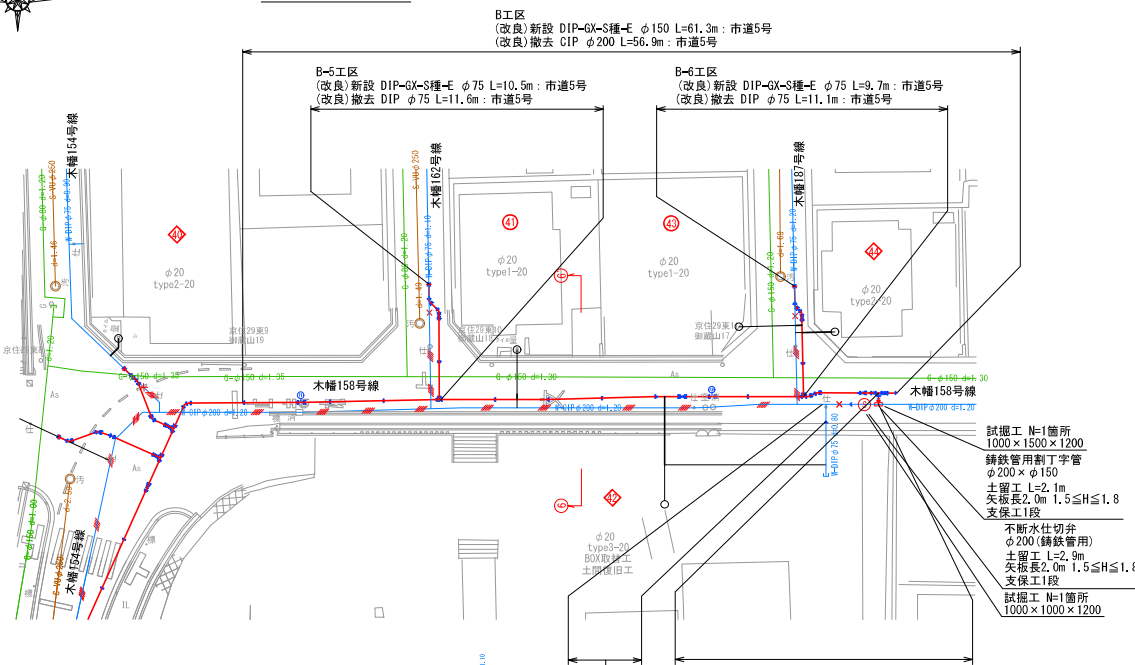 

配管詳細図(6) S=1:100

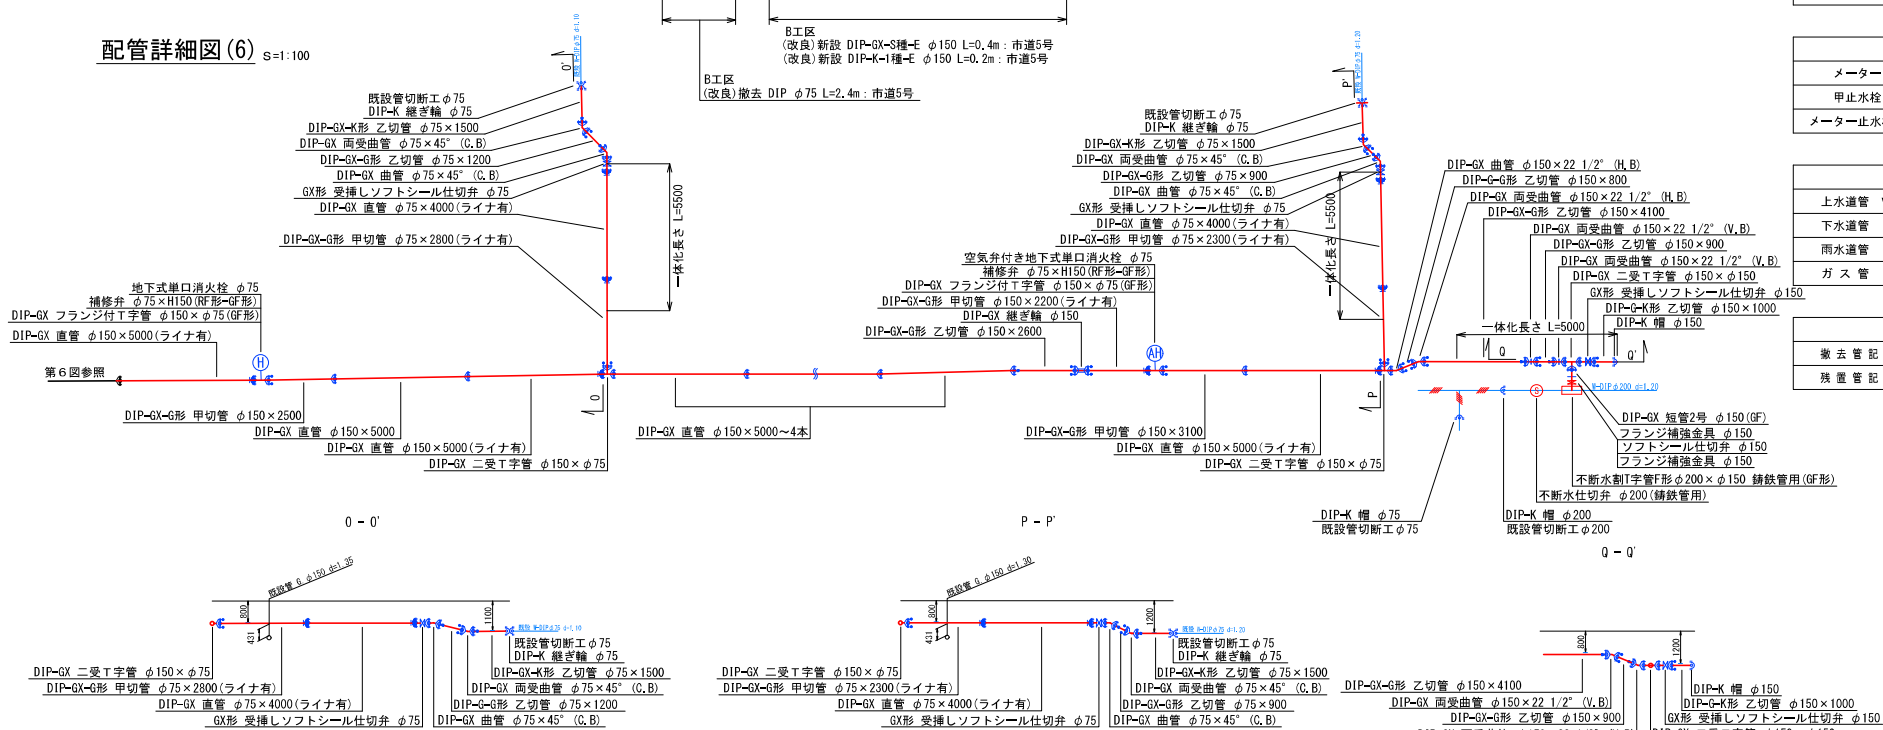

横断面図(6) S=1:100

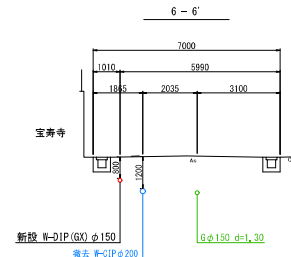

位置図 S=1:2,500



凡例 給水管情報	
整理番号	(鉛管改良箇所) (撤去箇所) ① ②
水栓番号	○○○○
表札名	○○ ○○
1次側口径	φ○○
施工 メ → メ 口径	type○-○○ 注)
土間埋旧工	土間埋旧工
量水器B×X取替工	B×X取替工

注) type 1・・・外つなぎ
 type 2・・・1次側改修(→まで)
 type 3・・・1.2次側改修
 type 4・・・外つなぎ, 2次側改修

凡例 給水管の記号	
メーター	
甲止水栓	
メーター止水栓止	

凡例 既設地下埋設物件	
上水道管 W	
下水道管 S	
雨水道管 R	
ガス管 G	

凡例 既設水道管撤去の記号	
撤去管記号	
残置管記号	

令和 8 年度	
工 事 名	木幡御蔵山 配水管改良工事
工事場所	宇治市 木幡御蔵山 地内
図面種類	平面図 (6) ・ 配管詳細図 (6) ・ 横断面図 (6)
縮 尺	図示
工 期	令和 年 月 日 ~ 令和 年 月 日
図面番号	7 7

宇 治 市 上 下 水 道 部