 



位置図 S=1/2500



新設 DIP-GX φ250	L=210.9m
新設 DIP-GX φ150	L=2.0m
新設 DIP-GX φ100	L=0.8m
新設 DIP-GX φ75	L=8.9m
新設 DIP-K φ150	L=2.8m
新設 HVP φ75	L=4.3m
新設 弁栓類	N=7基
新設 不断水弁	N=1箇所
新設 不断水分岐	N=1箇所
新設 給水管	N=3箇所
撤去 DIP φ150	L=253.1m
撤去 DIP φ75	L=9.0m
撤去 HVP φ50	L=21.0m

令和8年度	
工 事 名	伊勢田町西退田ほか（その2） 配水管改良工事
工事場所	半田市 伊勢田町西退田 地内ほか
図面種類	位置図
縮 尺	図 示
工 期	令和8年 月 日～令和8年 月 日
図面番号	1 6
半田市上下水道部	

平面図 (1) S=1/250

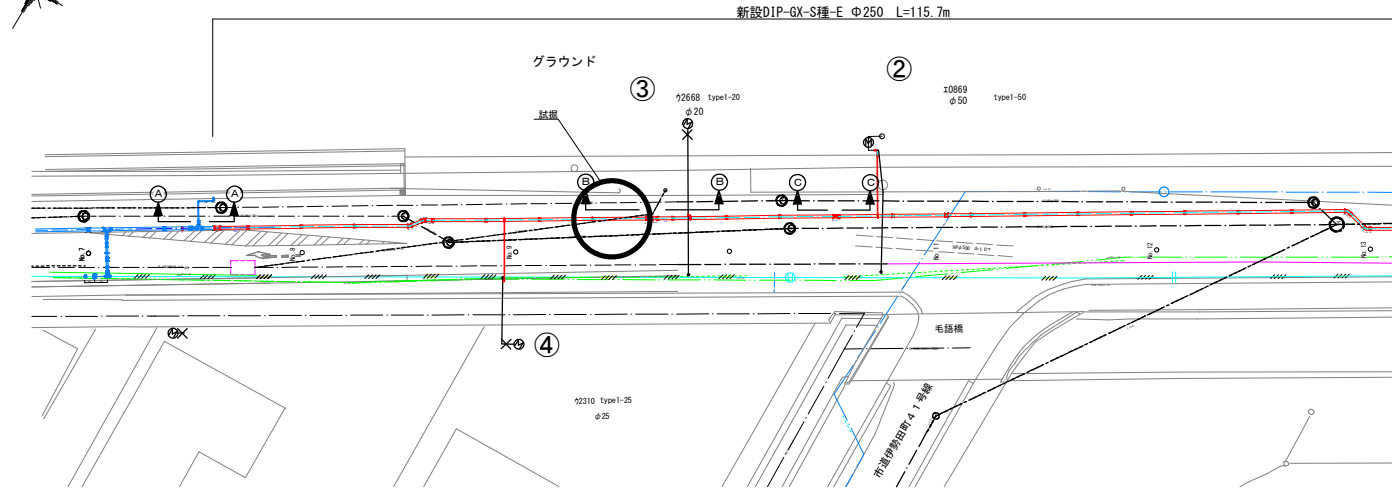


位置図



凡例	
	ライナ
	G-Link

既施工区間

配管詳細図 (1) S=1/100

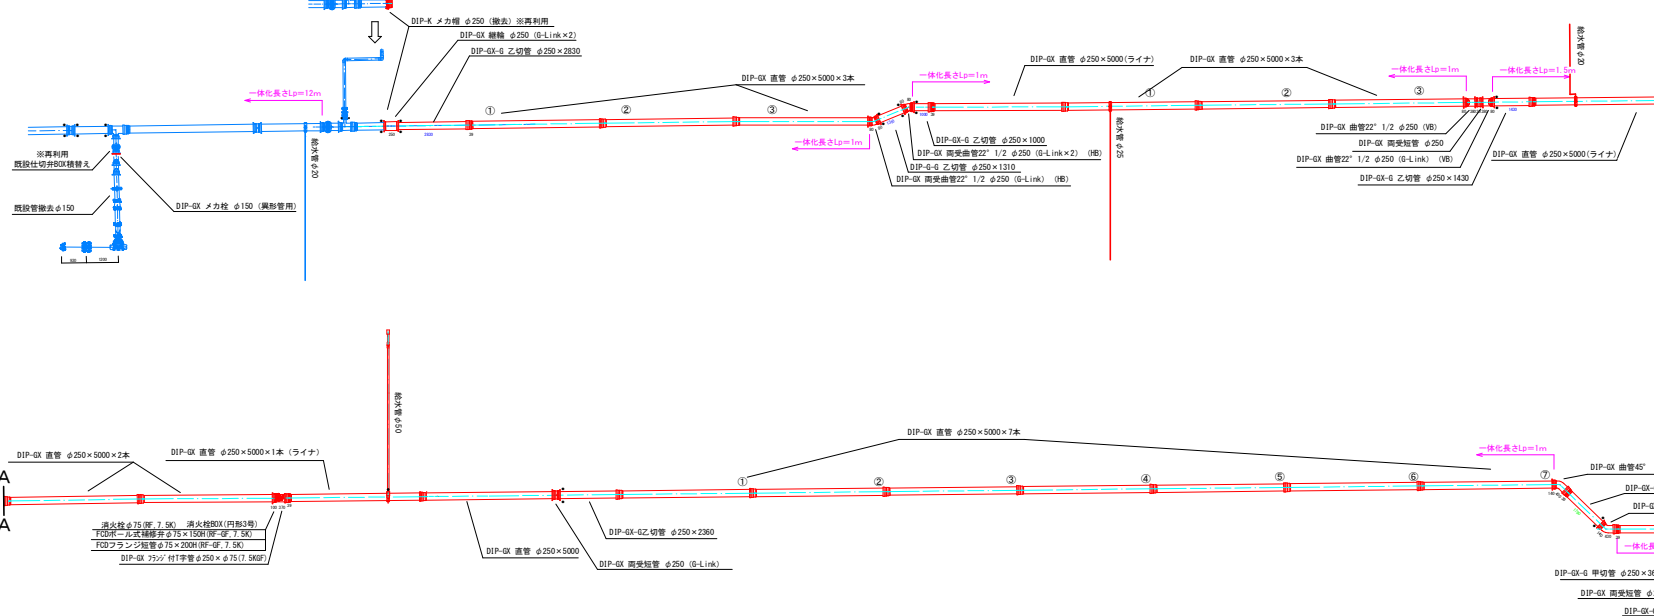


凡例 給水管情報	
整理番号	① (鉛管改良箇所) (撤去箇所)
水栓番号	K〇〇〇〇
表札名	〇〇 〇〇
1次側口径	φ〇〇
施工タイプ・メーター口径	type〇-〇〇 (注)
土間復旧工	土間復旧工
量水器B〇X取替工	B〇X取替工
注) type 1・・・外つなぎ type 2・・・1次側改修(メーターまで) type 3・・・1,2次側改修 type 4・・・外つなぎ,2次側改修	

凡例 給水管の記号	
メーター	
甲止水栓	
メーター止水栓止	


令和8年度	
工事名	伊勢田町西退田ほか(その2) 配水管改良工事
工事場所	半田市 伊勢田町西退田 地内ほか
図面種類	平面図1 配管詳細図1
縮尺	図示
工期	令和8年 月 日～令和8年 月 日
図面番号	2 6
半田市上下水道部	

横断図 S=1/100

 
A - A 断面




B - B 断面

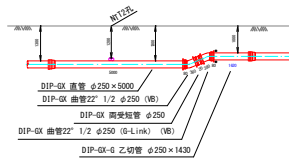


C - C 断面

 


E - E 断面

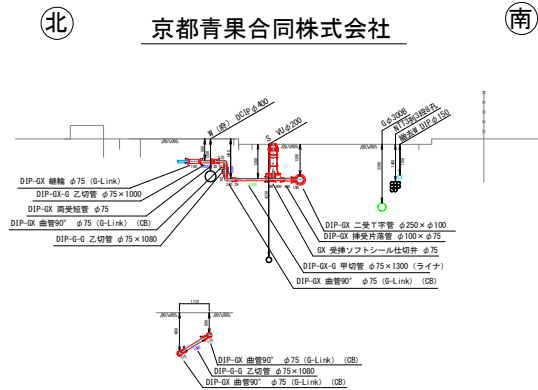


H - H 断面

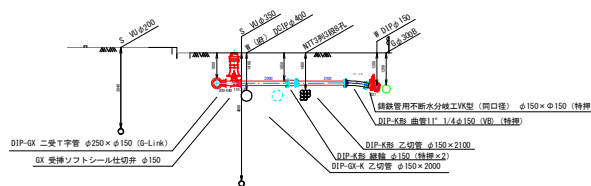


F - F 断面

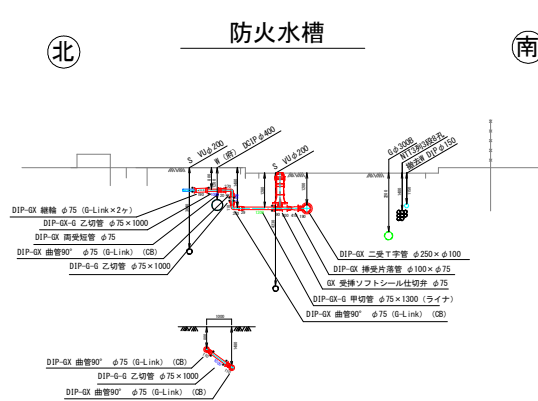

I - I 断面

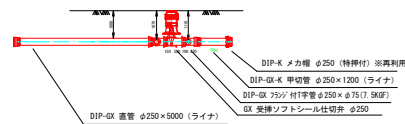

G - G 断面

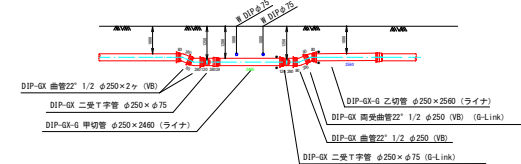


京都青果合同株式会社


防火水槽

令和8年度		
工事名	伊勢田町西退田ほか (その2) 配水管改良工事	
工事場所	半田市 伊勢田町西退田 地内ほか	
図面種類	横断面	
縮尺	図示	
工期	令和8年 月 日～令和8年 月 日	
図面番号	4	6
半田市上下水道部		


撤去図 (1) S=1/250

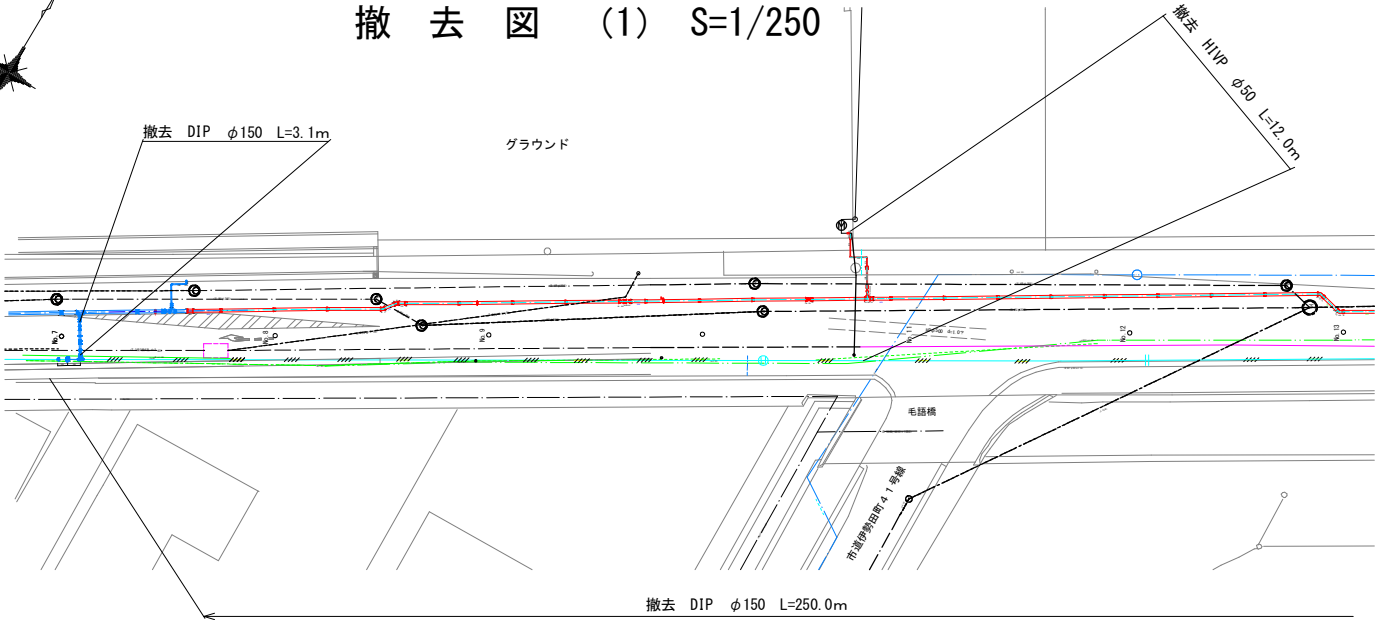

位置図

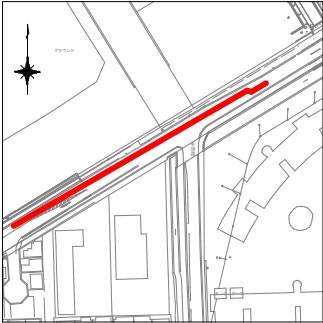

撤去図 (2) S=1/250

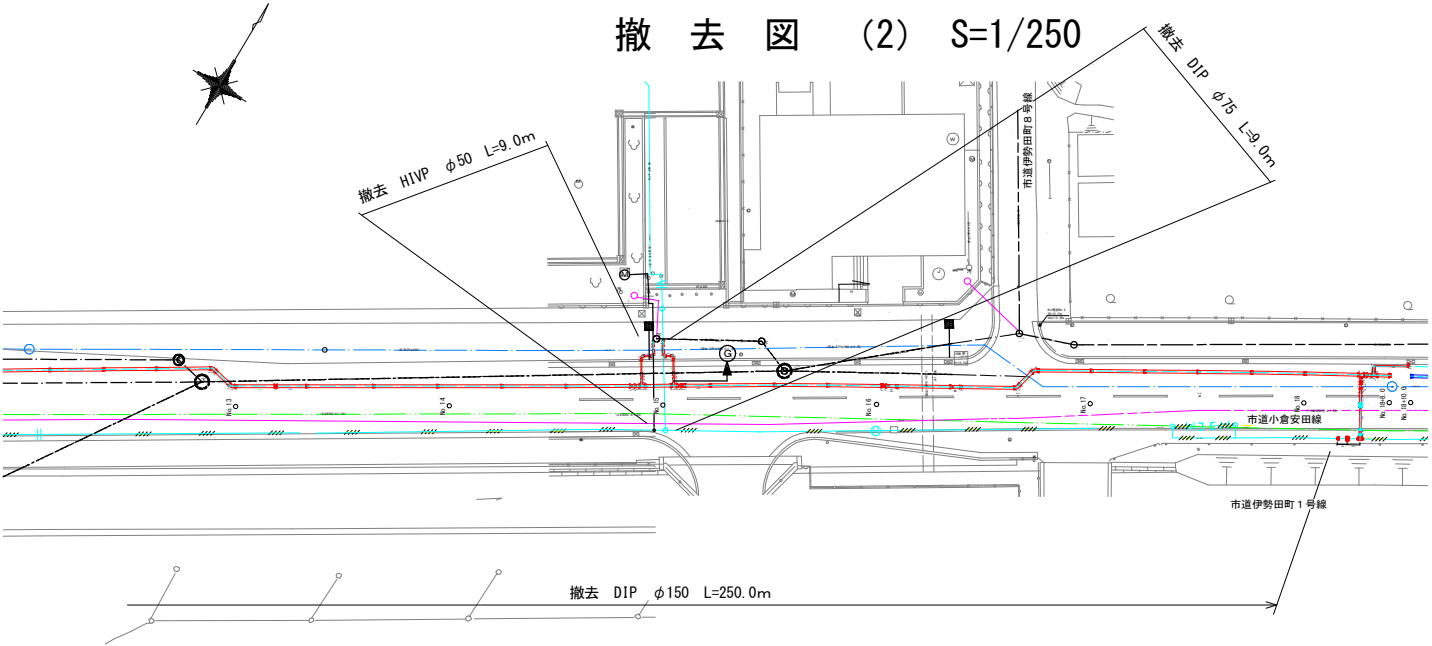


撤去 DIP φ150 L=253.1m
撤去 DIP φ75 L=9.0m
撤去 HVP φ50 L=21.0m

令和8年度		
工事名	伊勢田町西退田ほか（その2） 配水管改良工事	
工事場所	半田市 伊勢田町西退田 地内ほか	
図面種類	撤去図1.2	
縮尺	図示	
工期	令和8年 月 日～令和8年 月 日	
図面番号	5	6
半田市上下水道部		

給水管標準図(φ50) type1

外つなぎ

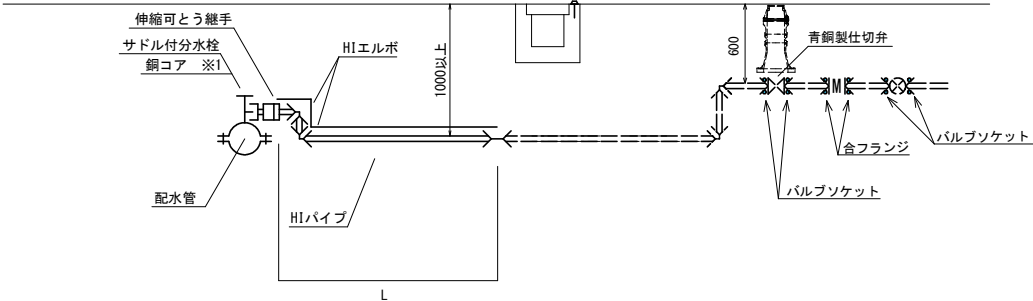

特記事項

- ※1 銅コアは密着型を使用すること（铸铁管の場合のみ）。
- ※2 電線は分水栓から10cm離れた位置から既設部分まで布設する。

材料表（1箇所当たり）

タイプ	1 次 側												
	サドル付分水栓(個)	銅コア(個)	伸縮可撓継手(個)	HIP(m)	HIL(個)	HIS(個)	バルブソケット(個)	青銅製仕切弁(個) 及び仕切弁BOX	HIユニオン(個)	合フランジ	メータ	電線 (m)	表示ビーン(個)
	φ 50	φ 50	φ 50	φ 50	φ 50	φ 50	φ 50	φ 50	φ 50	φ 50			
type1-50	1	1	1	L	2	1						L	

(参考図)

令和8年度	
工 事 名	伊勢田町西退田ほか（その2） 配水管改良工事
工事場所	平治市 伊勢田町西退田 地内ほか
図面種類	撤去図1.2
縮 尺	図 示
工 期	令和8年 月 日～令和8年 月 日
図面番号	6 6
平 治 市 上 下 水 道 部	