


位置図 S=1:2500


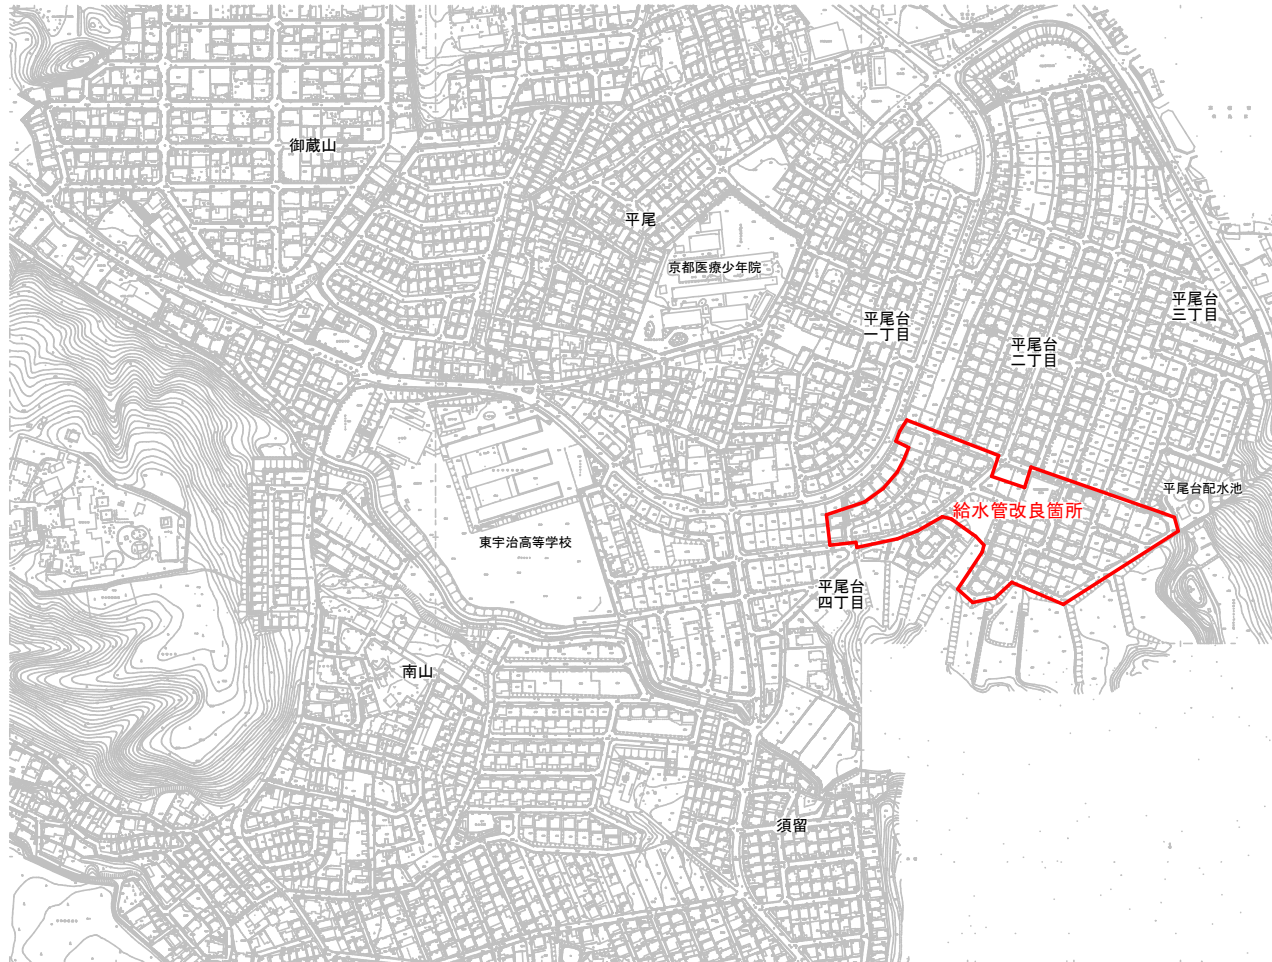


令和 7 年度		
工事名	平尾台(その2) 給水管改良工事	
工事場所	平尾台四丁目地内	
図面種類	位置図	
縮 尺	1:2500	
工 期	令和 年 月 日～令和 年 月 日	
図面番号	1	7
宇治市上下水道部		

平面図(1)

S=1:250

位置図 S=1:2,500

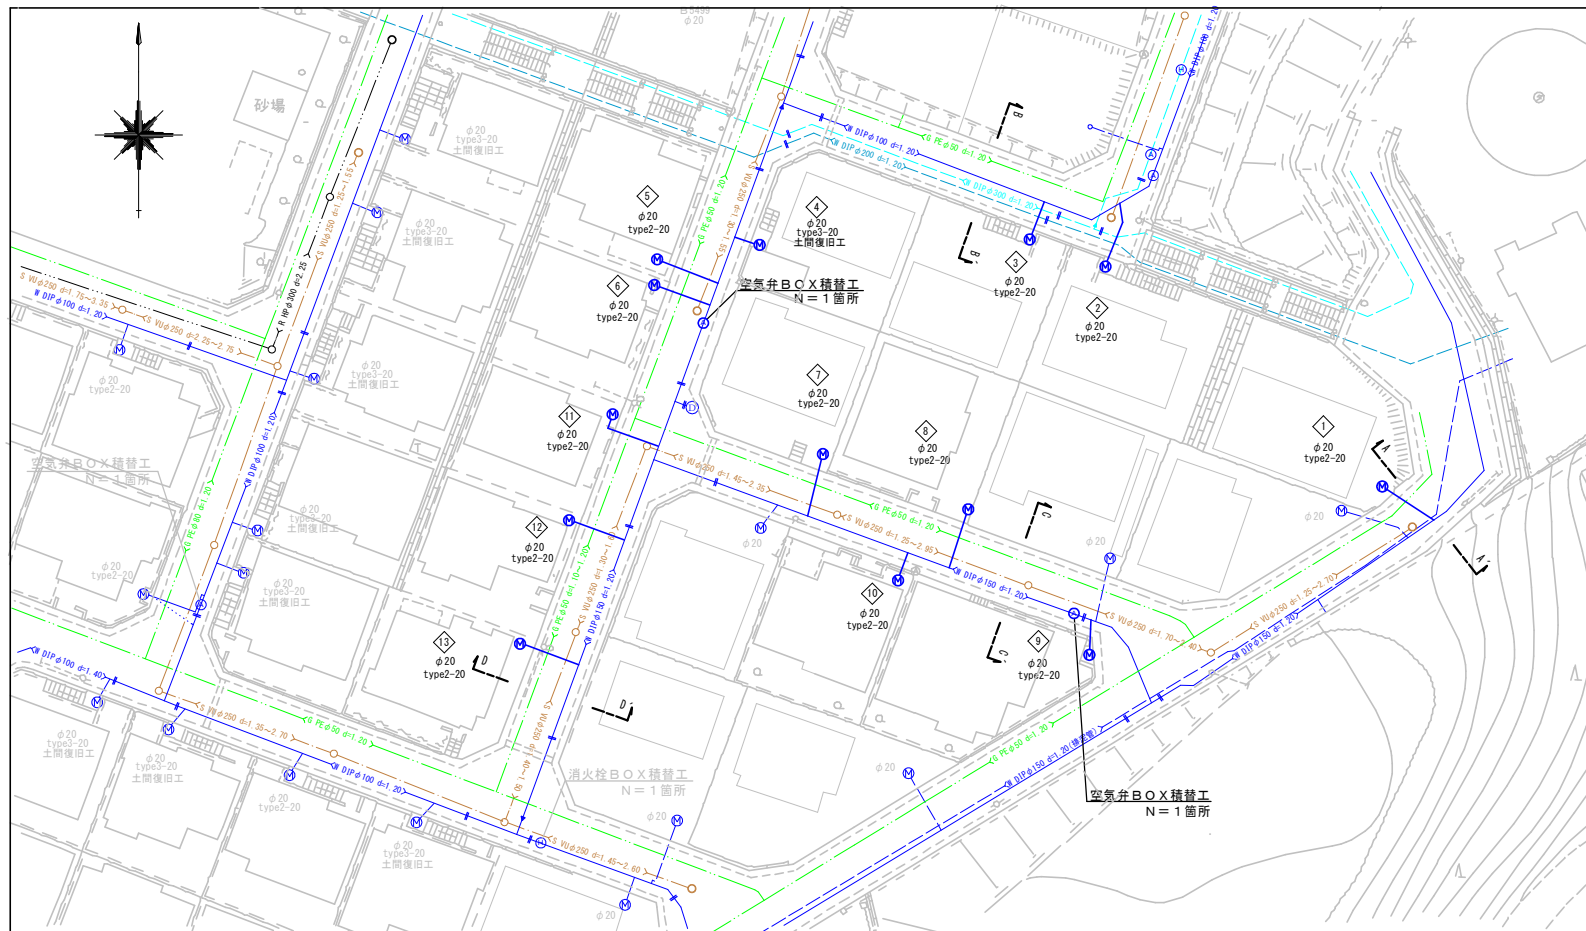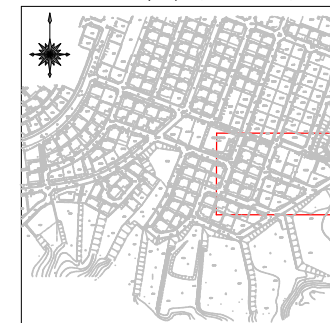


凡例 給水管情報	
整理番号	(鉛管改良箇所) 1 (撤去箇所) 1
水栓番号	A○○○○
表札名	○○ ○○
1次側口径	φ○○
施工タイプ・メーター口径	type○- ○○ 注)
土間復旧工	土間復旧工
量水器BOX取替工	BOX取替工
注) type1・・・外つなぎ type2・・・1次側改修 (メーターまで) type3・・・1.2次側改修 type4・・・外つなぎ, 2次側改修	

凡例 給水管の記号	
メーター	
甲止水栓	
メーター止水栓止	

凡例 既設地下埋設物件	
電話線 T	
電力線 E	
上水道管 W	
下水道管 S	
ガス管 G	
雨水管 R	

横断面図

S=1:100

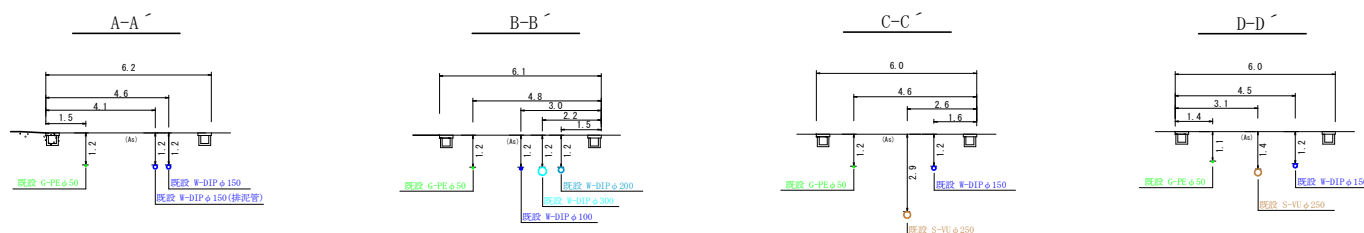


令和 7 年度	
工事名	平尾台(その2) 給水管改良工事
工事場所	平尾台四丁目地内
図面種類	平面図(1) 横断面図
縮尺	1:250, 1:100
工期	令和 年 月 日 ~ 令和 年 月 日
図面番号	2 7
宇治市上下水道部	

平面図(2)

S=1:250

位置図 S=1:2,500

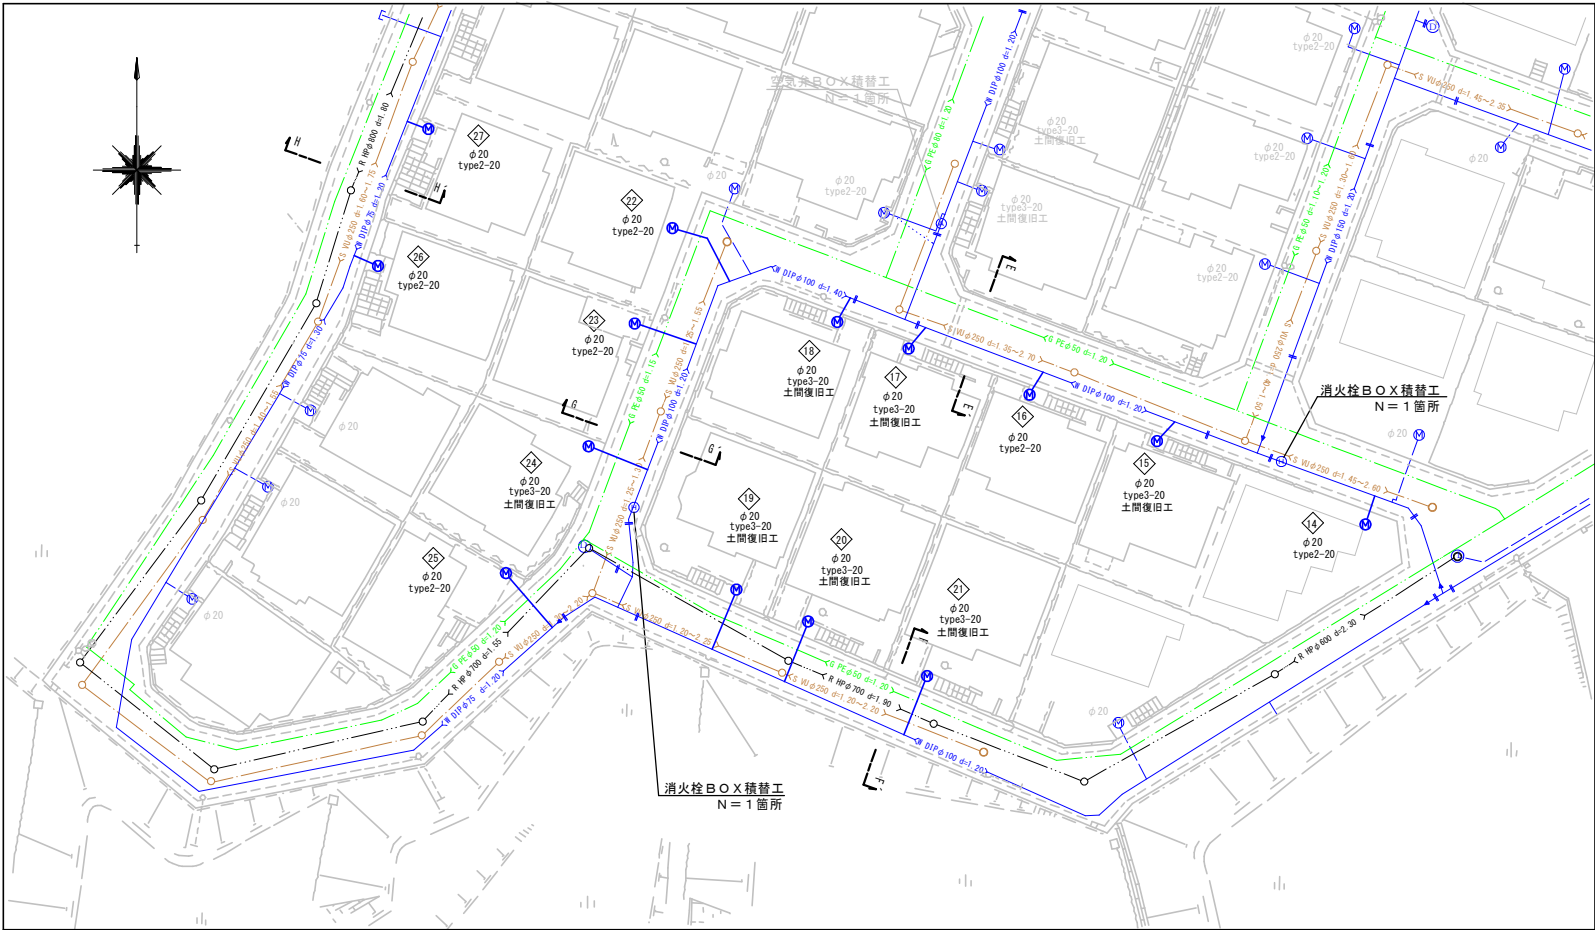


凡例 給水管情報	
整理番号	(鉛管改良箇所) (撤去箇所)
水栓番号	A○○○○
表札名	○○ ○○
1次側口径	φ○○
施工タイプ-メーター口径	type○- ○○ 注)
土間復旧工	土間復旧工
量水器BOX取替工	BOX取替工
注) type1・・・外つなぎ type2・・・1次側改修(メーターまで) type3・・・1,2次側改修 type4・・・外つなぎ,2次側改修	

凡例 給水管の記号	
メーター	○
甲止水栓	×
メーター止水栓止	┌

凡例 既設地下埋設物件	
電 話 線 T	— — — — —
電 力 線 E	— — — — —
上水道管 W	— — — — —
下水道管 S	— — — — —
ガ ス 管 G	— — — — —
雨 水 管 R	— — — — —

横断面図

S=1:100


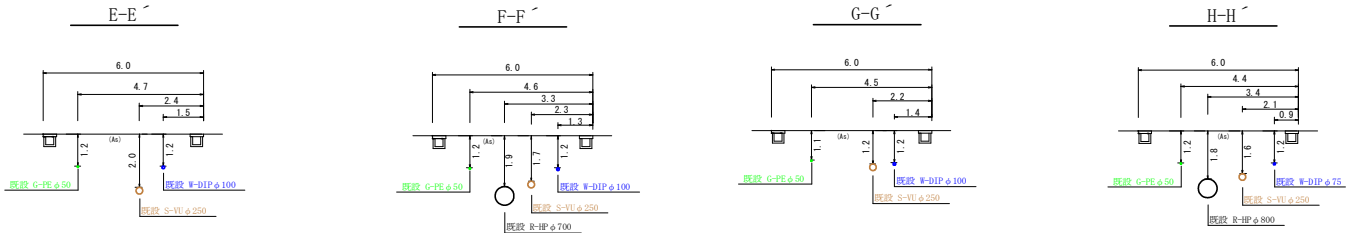


令和 7 年度	
工 事 名	平尾台(その2) 給水管改良工事
工事場所	平尾台四丁目地内
図面種類	平面図(2) 横断面図
縮 尺	1:250, 1:100
工 期	令和 年 月 日~令和 年 月 日
図面番号	3 7
宇治市上下水道部	

平面図(3)

S=1:250

位置図 S=1:2,500

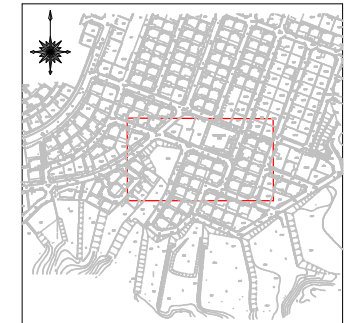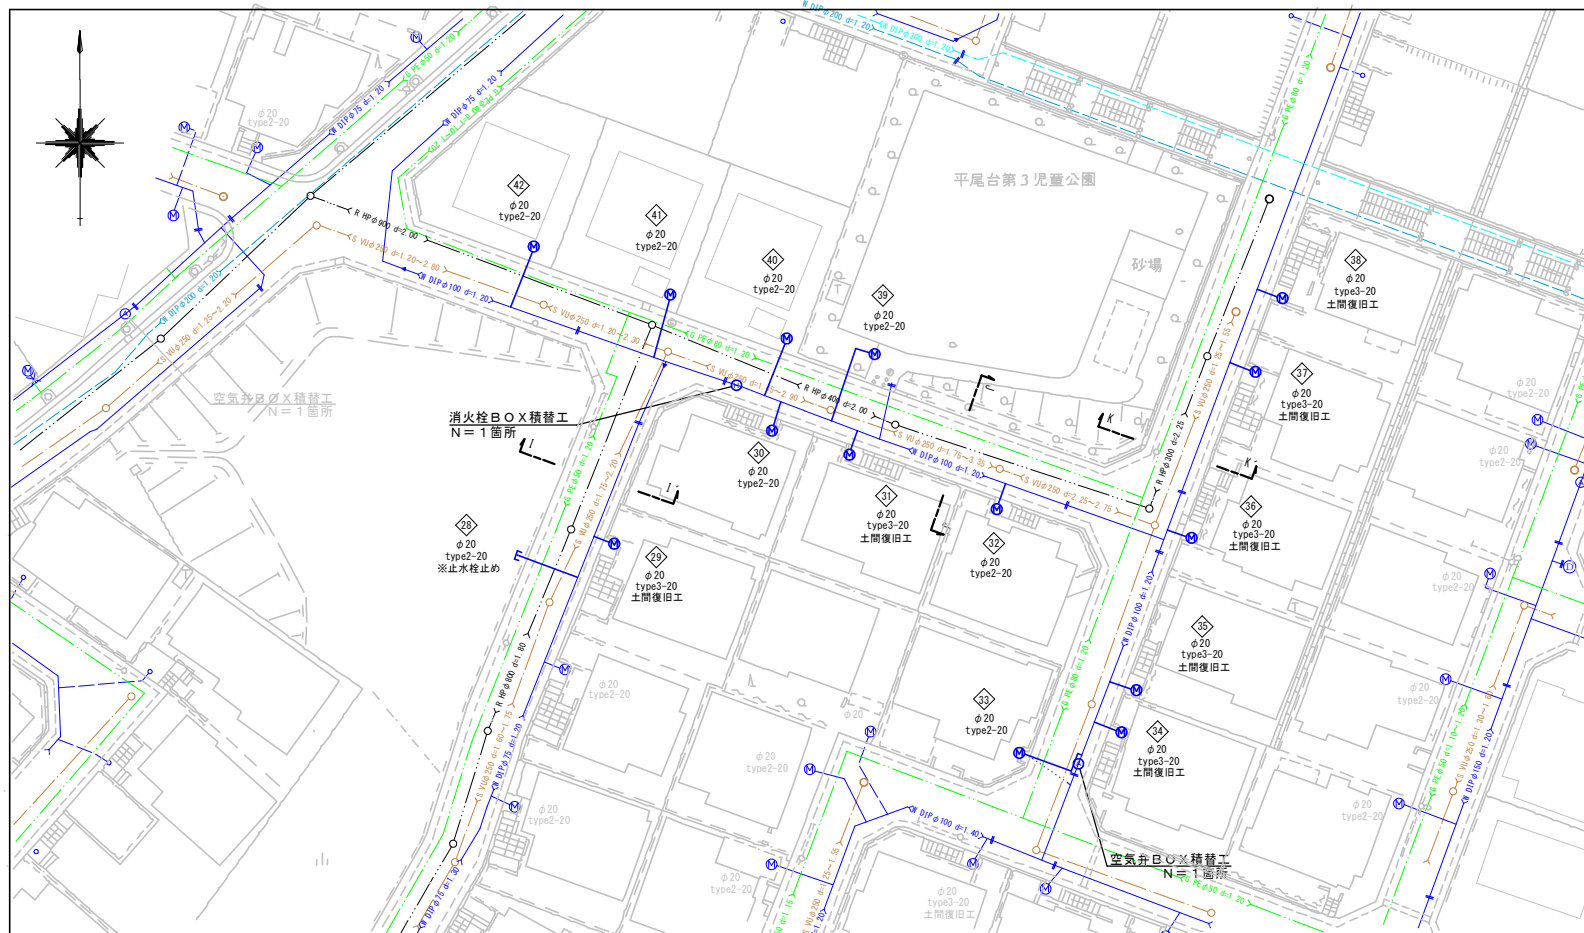




凡例 給水管情報	
整理番号	(鉛管改良箇所 ①) (撤去箇所 ①)
水栓番号	A○○○○
表札名	○○ ○○
1次側口径	φ○○
施工タイプ-メーター口径	type○- ○○ 注)
土間復旧工	土間復旧工
量水器BOX取替工	BOX取替工
注) type1・・・外つなぎ type2・・・1次側改修 (メーターまで) type3・・・1,2次側改修 type4・・・外つなぎ, 2次側改修	

凡例 給水管の記号	
メーター	○
甲止水栓	×
メーター止水栓止	└┘

凡例 既設地下埋設物件	
電話線 T	— — — — —
電力線 E	— — — — —
上水道管 W	— — — — —
下水道管 S	— — — — —
ガス管 G	— — — — —
雨水管 R	— — — — —

横断面図

S=1:100

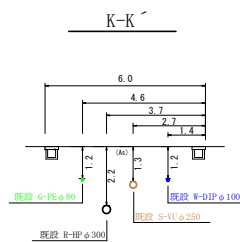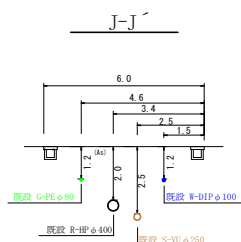
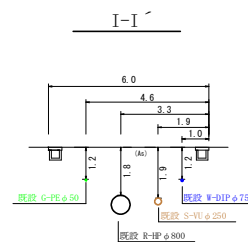


令和 7 年度	
工事名	平尾台(その2) 給水管改良工事
工事場所	平尾台四丁目地内
図面種類	平面図(3) 横断面図
縮尺	1:250, 1:100
工期	令和 年 月 日 ~ 令和 年 月 日
図面番号	4 7
宇治市上下水道部	

平面図(4)

S=1:250

位置図 S=1:2,500

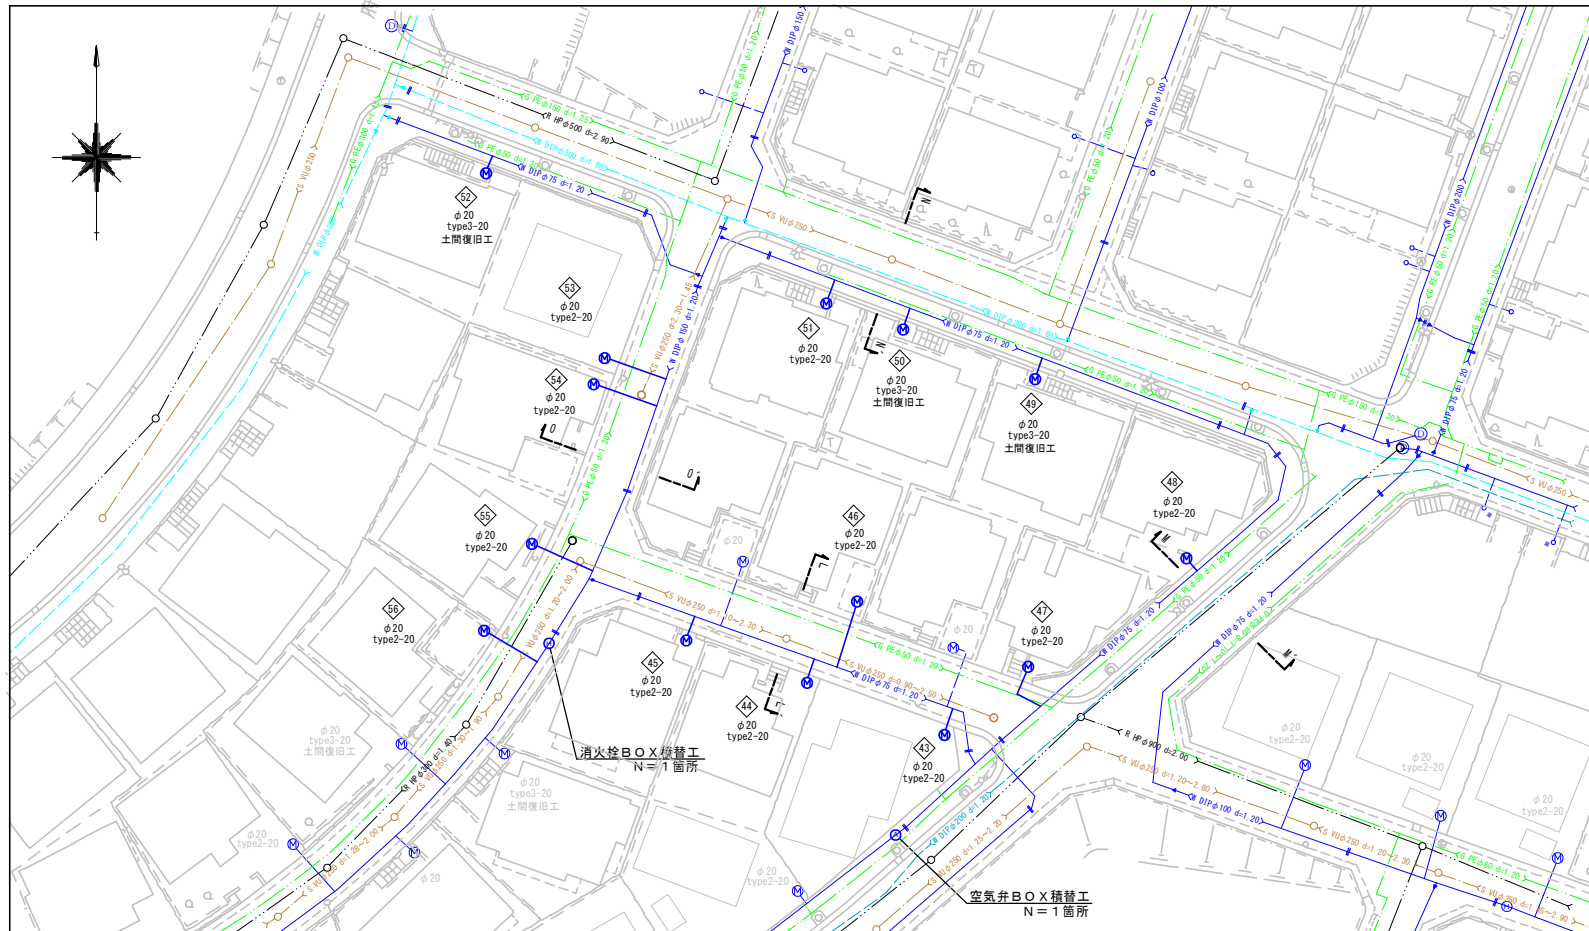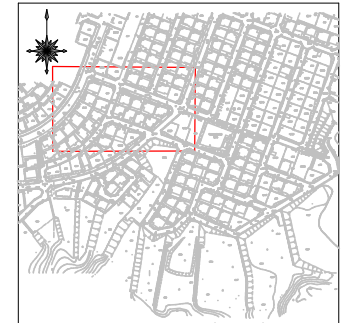


凡例 給水管情報	
整理番号	① (鉛管改良箇所) (撤去箇所) ①
水栓番号	A○○○○
表札名	○○○○
1次側口径	φ○○
施工タイプ-メーター口径	type○-○○(注)
土間復旧工	土間復旧工
量水器BOX取替工	BOX取替工
注) type1・・・外つなぎ type2・・・1次側改修(メーターまで) type3・・・1,2次側改修 type4・・・外つなぎ,2次側改修	

凡例 給水管の記号	
メーター	○
甲止水栓	×
メーター止水栓止	]

凡例 既設地下埋設物件	
電話線 T	----
電力線 E	----
上水道管 W	----
下水道管 S	----
ガス管 G	----
雨水管 R	----

横断面図


S=1:100

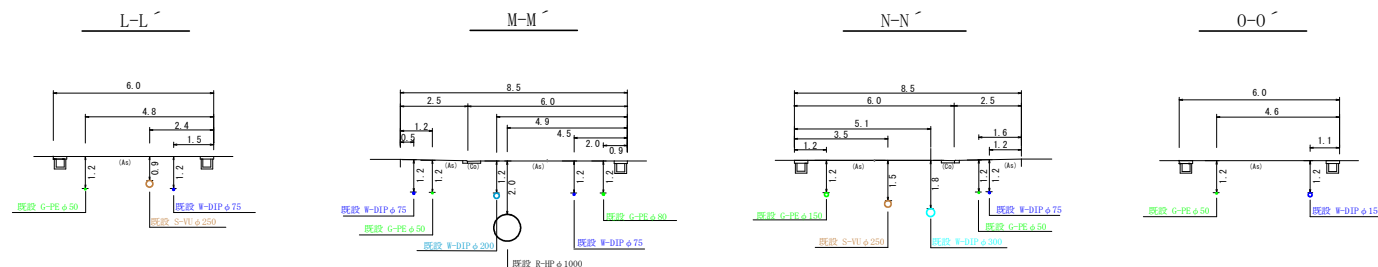

令和 7 年度	
工事名	平尾台(その2) 給水管改良工事
工事場所	平尾台四丁目地内
図面種類	平面図(4) 横断面図
縮尺	1:250, 1:100
工期	令和 年 月 日 ~ 令和 年 月 日
図面番号	5 7
宇治市上下水道部	

平面図(5)

S=1:250

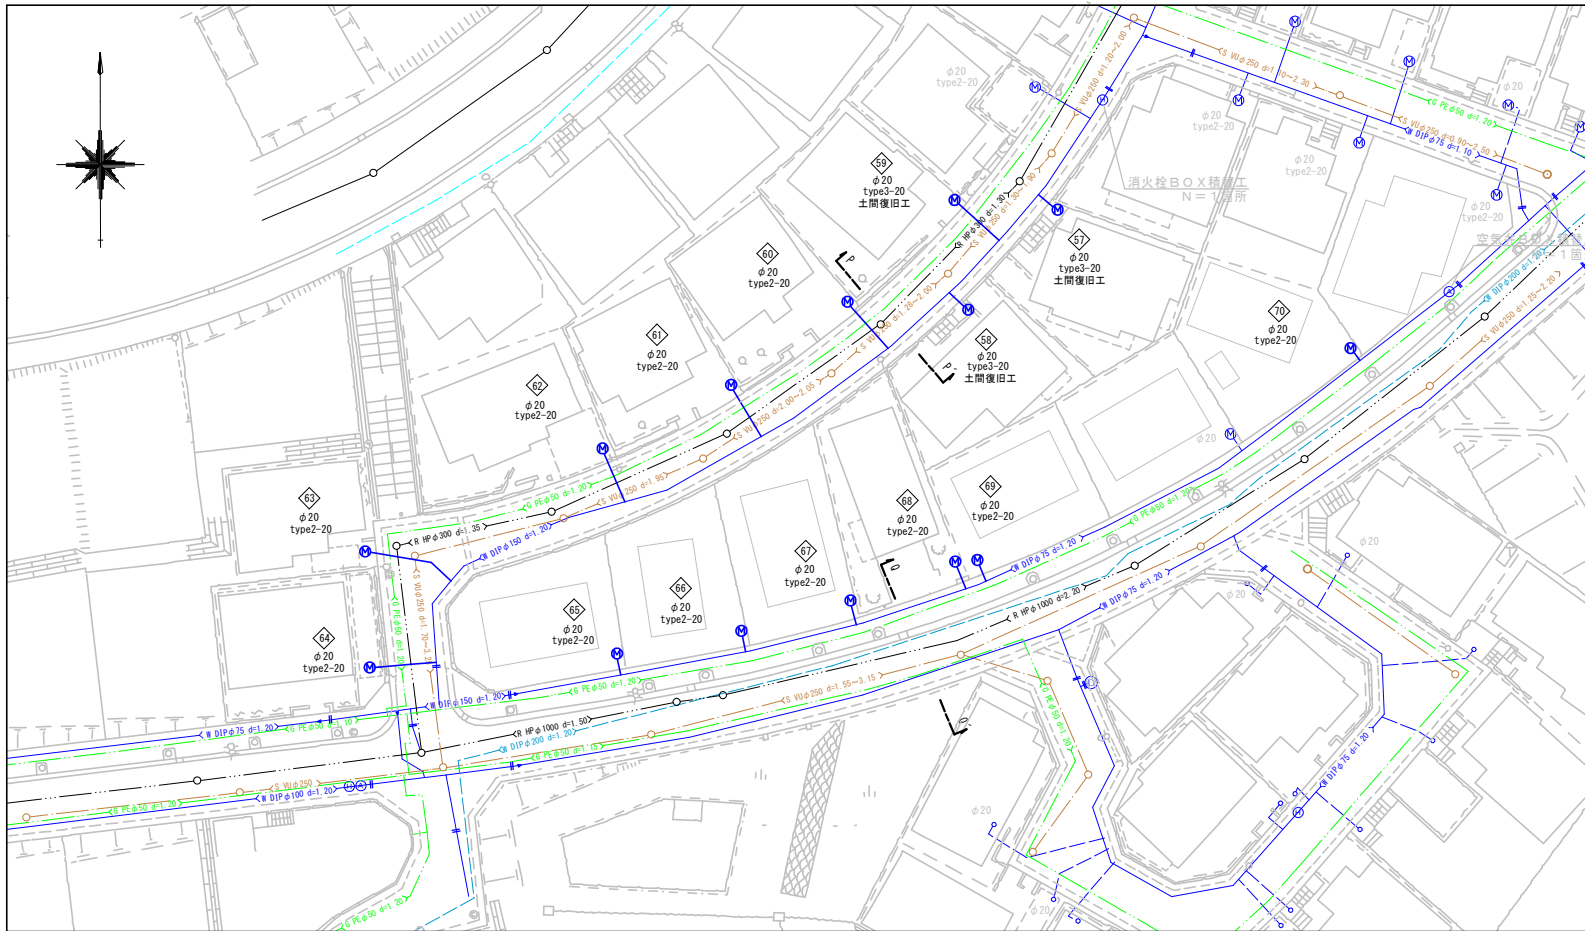

位置図 S=1:2,500



凡例 給水管情報

整理番号	① (鉛管改良箇所 ①) (撤去箇所 ①)
水栓番号	A○○○○
表札名	○○○○
1次側口径	φ○○
施工タイプ-メーター口径	type○-○○ 注)
土間復旧工	土間復旧工
量水器BOX取替工	BOX取替工

注) type1・・・外つなぎ
type2・・・1次側改修 (メーターまで)
type3・・・1, 2次側改修
type4・・・外つなぎ, 2次側改修

凡例 給水管の記号


メーター	○
甲止水栓	×
メーター止水栓止	└┘

凡例 既設地下埋設物件

電話線 T	———
電力線 E	———
上水道管 W	———
下水道管 S	———
ガス管 G	———
雨水管 R	———

横断面図

S=1:100

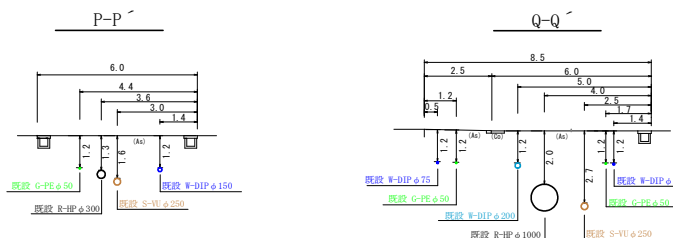


令和 7 年度

工事名	平尾台(その2) 給水管改良工事
工事場所	平尾台四丁目地内
図面種類	平面図(5) 横断面図
縮尺	1:250, 1:100
工期	令和 年 月 日～令和 年 月 日
図面番号	6 7

宇治市上下水道部

給水管標準図


type2 1次側改修（ポリエチレン二層管）

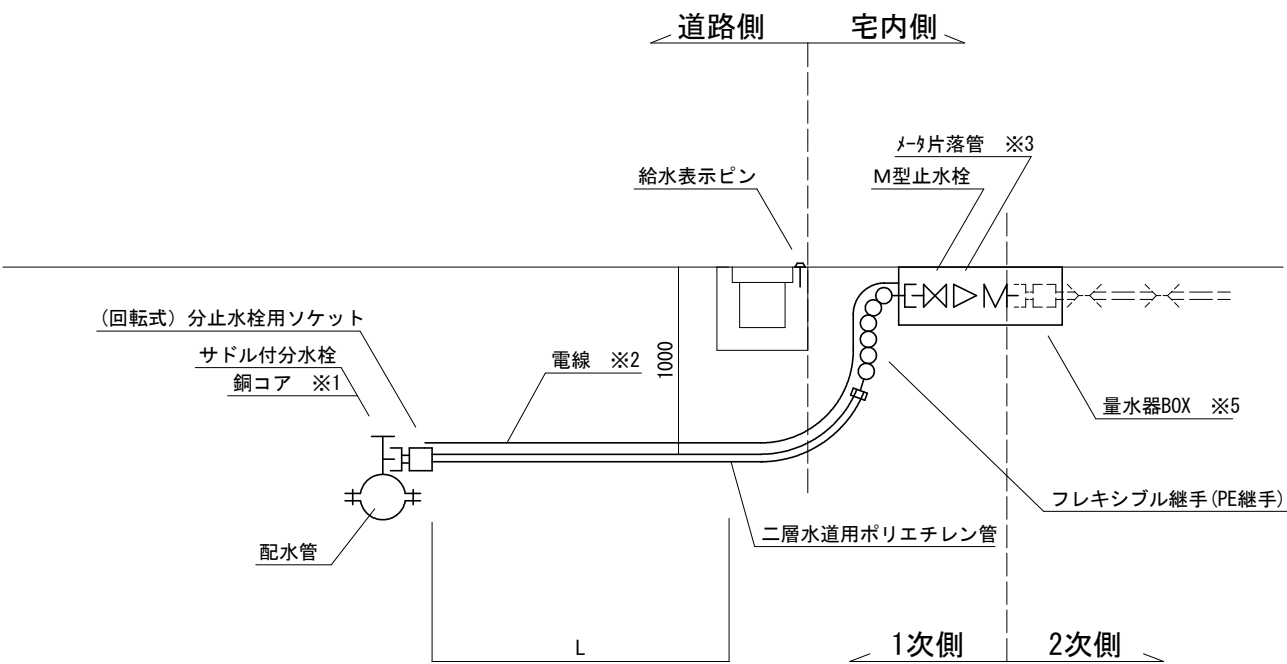

材料表（1箇所当たり）

タイプ	1 次 側														2 次 側											
	サドル付分水栓 (個)		銅コア (個)		(回転式) 分止水栓用ソケット (個)		二層水道用ポリエチレン管 (m)		フレキシブル継手 (PE継手 0.6m (個))		M型止水栓 (個)		メータ片落管 (個)		電線 (m)	表示ピン (個)	量水器BOX (個)	伸縮継手 (個)			HIP (m)			HIS (個)		
	φ20	φ25	φ20	φ25	φ20	φ25	φ20	φ25	φ20	φ25	φ20	φ25	φ20×φ13					φ13	φ20	φ25	φ13	φ20	φ25	φ13	φ20	φ25
type2-13	1		1		1		L+1.4		1		1		1		L+2.0	1	(1)									
type2-20	1		1		1		L+1.4		1		1				L+2.0	1	(1)									
type2-25		1		1		1		L+1.4		1		1			L+2.0	1	(1)									

type3 全改修（ポリエチレン二層管）

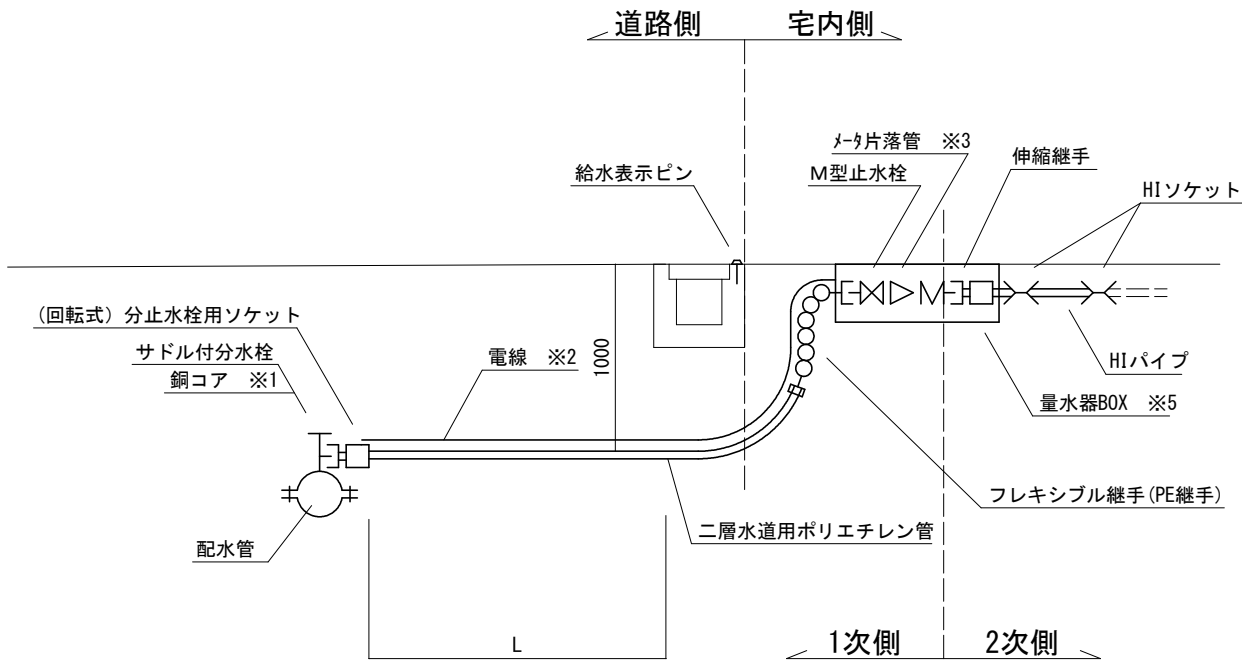

材料表（1箇所当たり）

タイプ	1 次 側													2 次 側												
	サドル付分水栓 (個)		銅17 (個)		(回転式) 分止水栓用ソケット (個)		二層水道用ポリエチレン管 (m)		フレキシブル継手 (PE継手) 0.6m (個)		M型止水栓 (個)		メータ片落管 (個)		電線 (m)	表示ピン (個)	量水器BOX (個)	伸縮継手 (個)			HIP (m)		HIS (個)			
	φ20	φ25	φ20	φ25	φ20	φ25	φ20	φ25	φ20	φ25	φ20	φ25	φ20×φ13	φ20	φ25				φ13	φ20	φ25	φ13	φ20	φ25		
type3-13	1		1		1		L+1.4		1		1		1		L+2.0	1	(1)		φ13	φ20	φ25		0.3		2	
type3-20	1		1		1		L+1.4		1		1				L+2.0	1	(1)			1			0.3		2	
type3-25		1		1		1	L+1.4		1		1				L+2.0	1	(1)		(1)		1			0.3		2

特記事項

- ※1 銅コアは密着型を使用すること（铸铁管の場合のみ）。
- ※2 電線は分水栓から10cm離れた位置からM型止水栓まで布設する。
- ※3 メータ片落管はメータ口径φ13の場合のみ使用する。
- ※4 メータの取り付け位置は道路境界より宅内側1.0m以内とする。
- ※5 量水器BOXは必要に応じて、設置又は取替えること。
- ※6 二層水道用ポリエチレン管は最少曲げ半径を超えないよう布設すること。超える場合は金属継手を使用して調整すること。

令和 7 年度		
工 事 名	平尾台(その2) 給水管改良工事	
工事場所	平尾台四丁目地内	
図面種類	給水管標準図	
縮 尺	FREE	
工 期	令和 年 月 日～令和 年 月 日	
図面番号	7	7
宇治市上下水道部		