 



位置図 S=1/2500




新設	DIP-GX	φ 250	L=133.3m
新設	DIP-GX	φ 200	L=0.4m
新設	DIP-GX	φ 150	L=19.0m
新設	DIP-GX	φ 100	L=14.2m
新設	DIP-GX	φ 75	L=6.2m
新設	DIP-K	φ 150	L=1.8m
新設	DIP-K	φ 100	L=1.2m
新設	DIP-K	φ 75	L=0.1m
新設	HIVP	φ 75	L=4.4m
新設	HIVP	φ 50	L=1.7m
新設	弁栓類		N=13基
新設	給水管		N=6箇所
撤去	DIP	φ 150	L=146.4m
撤去	DIP	φ 100	L=5.0m
撤去	DIP	φ 75	L=2.1m

令和7年度	
工事名	伊勢田町西退田ほか配水管改良工事
工事場所	宇治市 伊勢田町西退田 地内ほか
図面種類	図 示
縮 尺	図 示
工 期	令和 年 月 日～令和 年 月 日
図面番号	1 4
宇治市上下水道部	

平面図 S=1/250

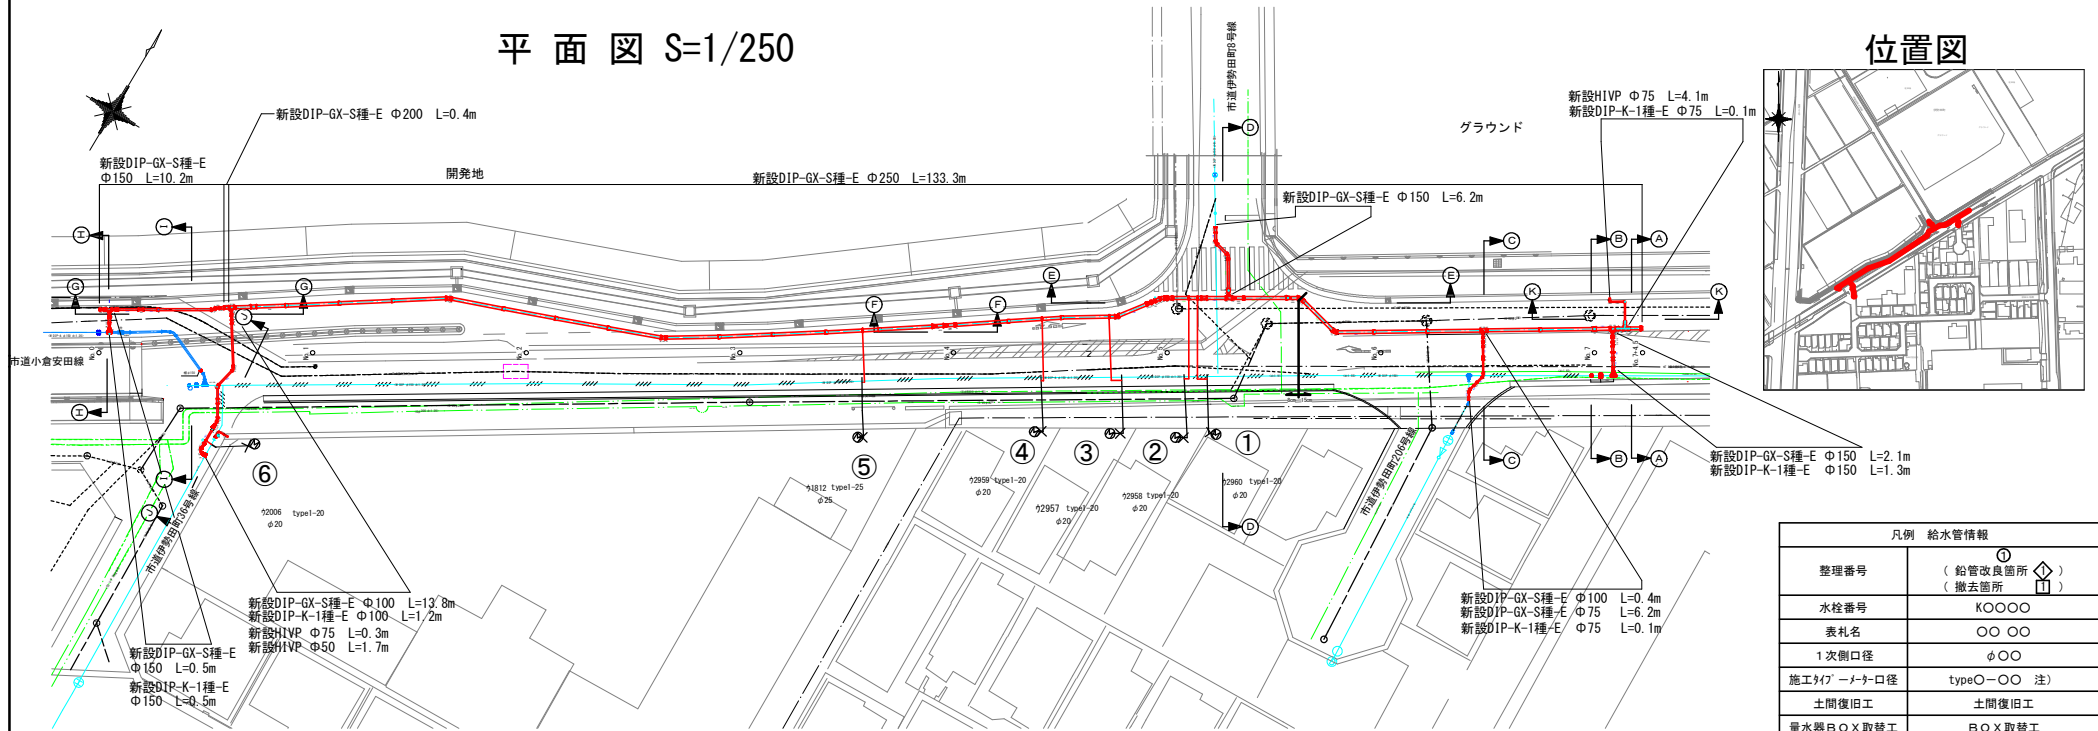


位置図

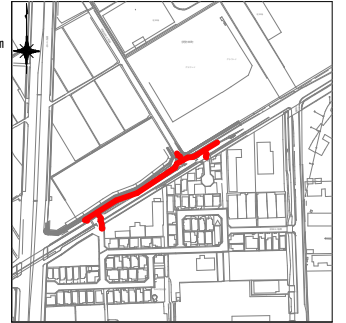

凡例 給水管情報	
整理番号	① (給管改良箇所) (撤去箇所)
水栓番号	K○○○○
表札名	○○○○
1次側口径	φ○○
施工タイプ・メータ口径	type○-○○ 注)
土間復旧工	土間復旧工
量水器BOX取替工	BOX取替工
注) type 1・・・外つなぎ type 2・・・1次側改修(メータまで) type 3・・・1,2次側改修 type 4・・・外つなぎ,2次側改修	

凡例 給水管の記号	
メーター	○
甲止水栓	×
メーター止水栓止	┌


撤去図 S=1/250

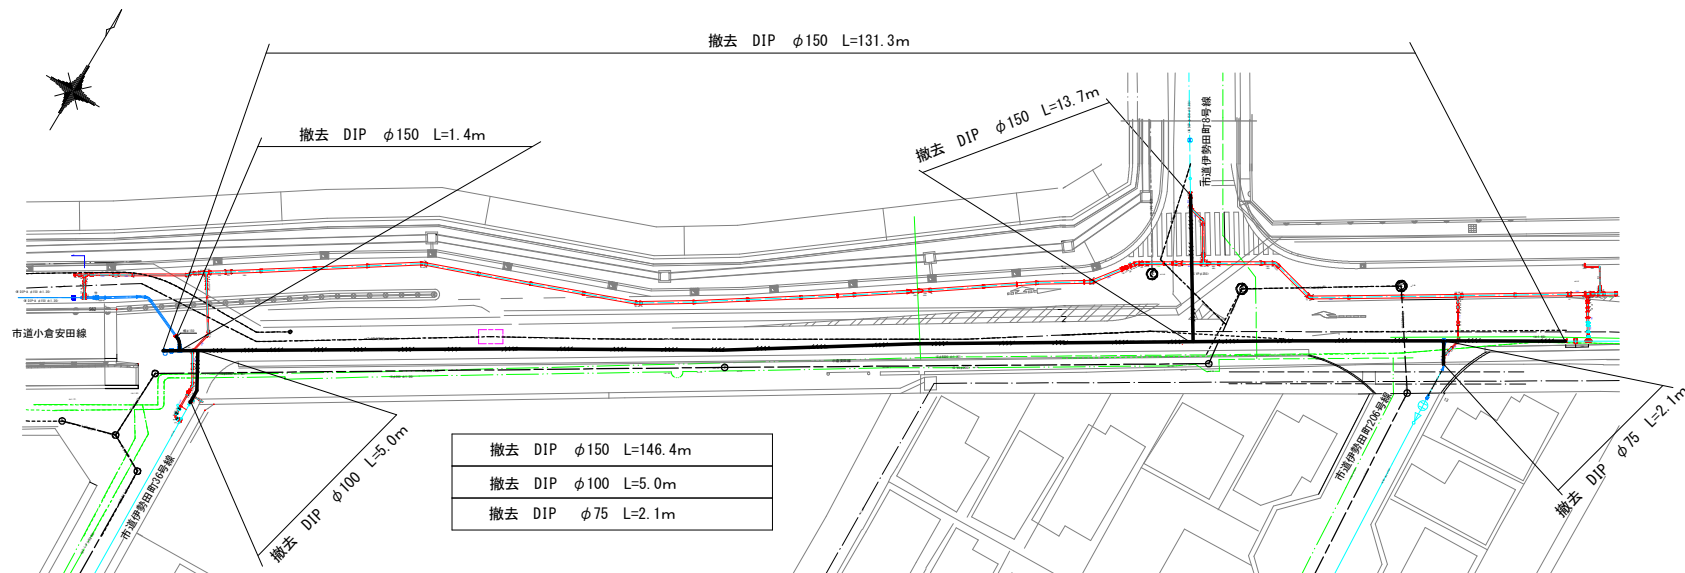


令和7年度	
工事名	伊勢田町西廻田ほか配水管改良工事
工事場所	宇治市 伊勢田町西廻田 地内ほか
図面種類	図示
縮尺	図示
工期	令和 年 月 日～令和 年 月 日
図面番号	2 4
宇治市上下水道部	

横断図 S=1/100

C - C 断面

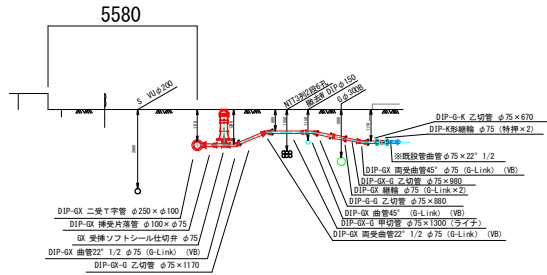


B - B 断面

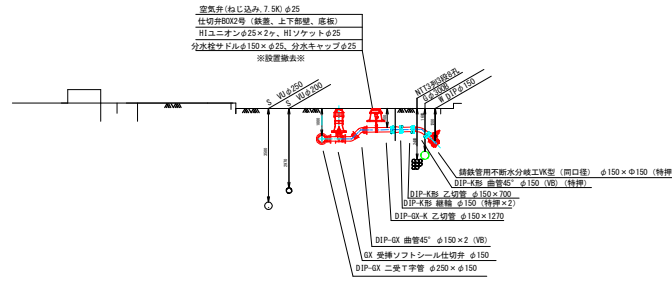


A - A 断面


ドレン管

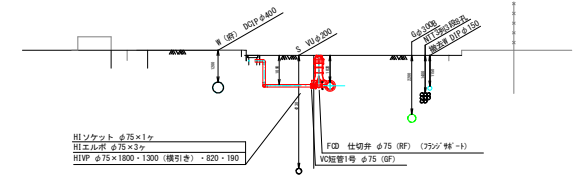


J - J 断面

 


F - F 断面

 


I - I 断面

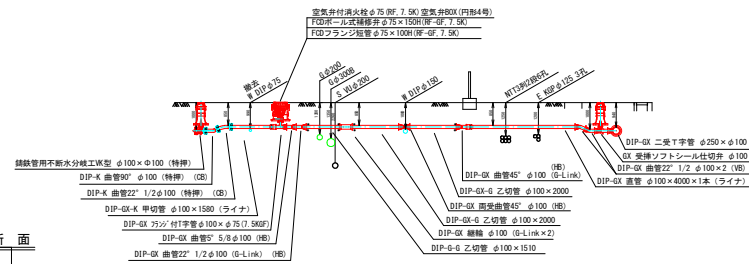


D - D 断面

 


K - K 断面

 

H - H 断面

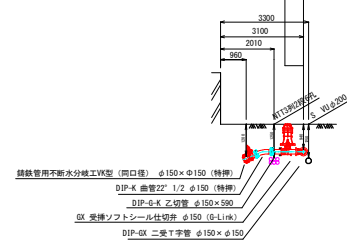


G - G 断面

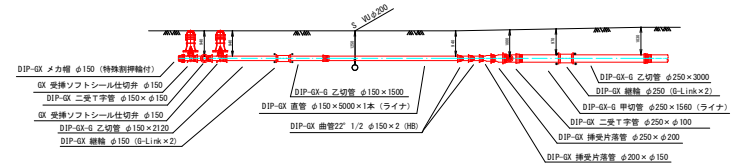


舗装断面図 S=1/10


既設舗装厚t=10cm

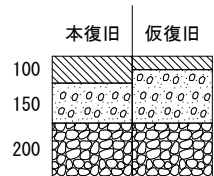


既設舗装厚t=15cm

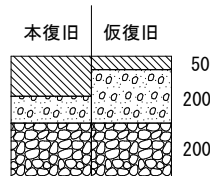

凡 例

 

E - E 断面

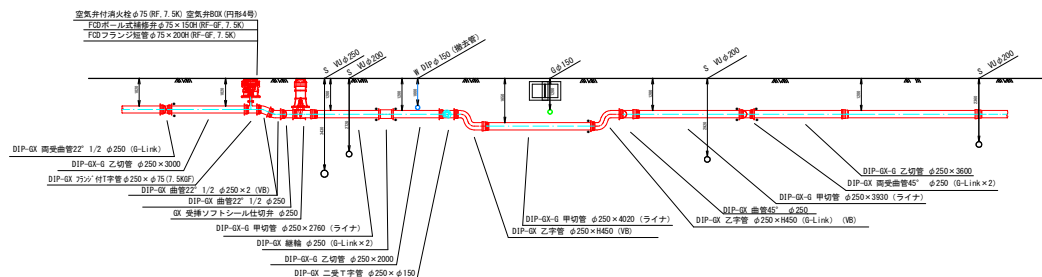

令和7年度	
工 事 名	伊勢田町西道田ほか配水管改良工事
工事場所	宇治市 伊勢田町西道田 地内ほか
図面種類	図 示
縮 尺	図 示
工 期	令和 年 月 日~令和 年 月 日
図面番号	3 4
宇治市上下水道部	

配管詳細図 S=1/100

