


位置図

S=1:2,500



令和7年度		
工事名	府道宇治淀線電線共同溝工事に伴う配水管移設工事（その2）	
工事場所	宇治市宇治妙楽寺内ほか	
図面種類	位置図	
縮尺	図示	
工期		
図面番号	1	4
宇治市上下水道部		



配管平面図 S=1/100

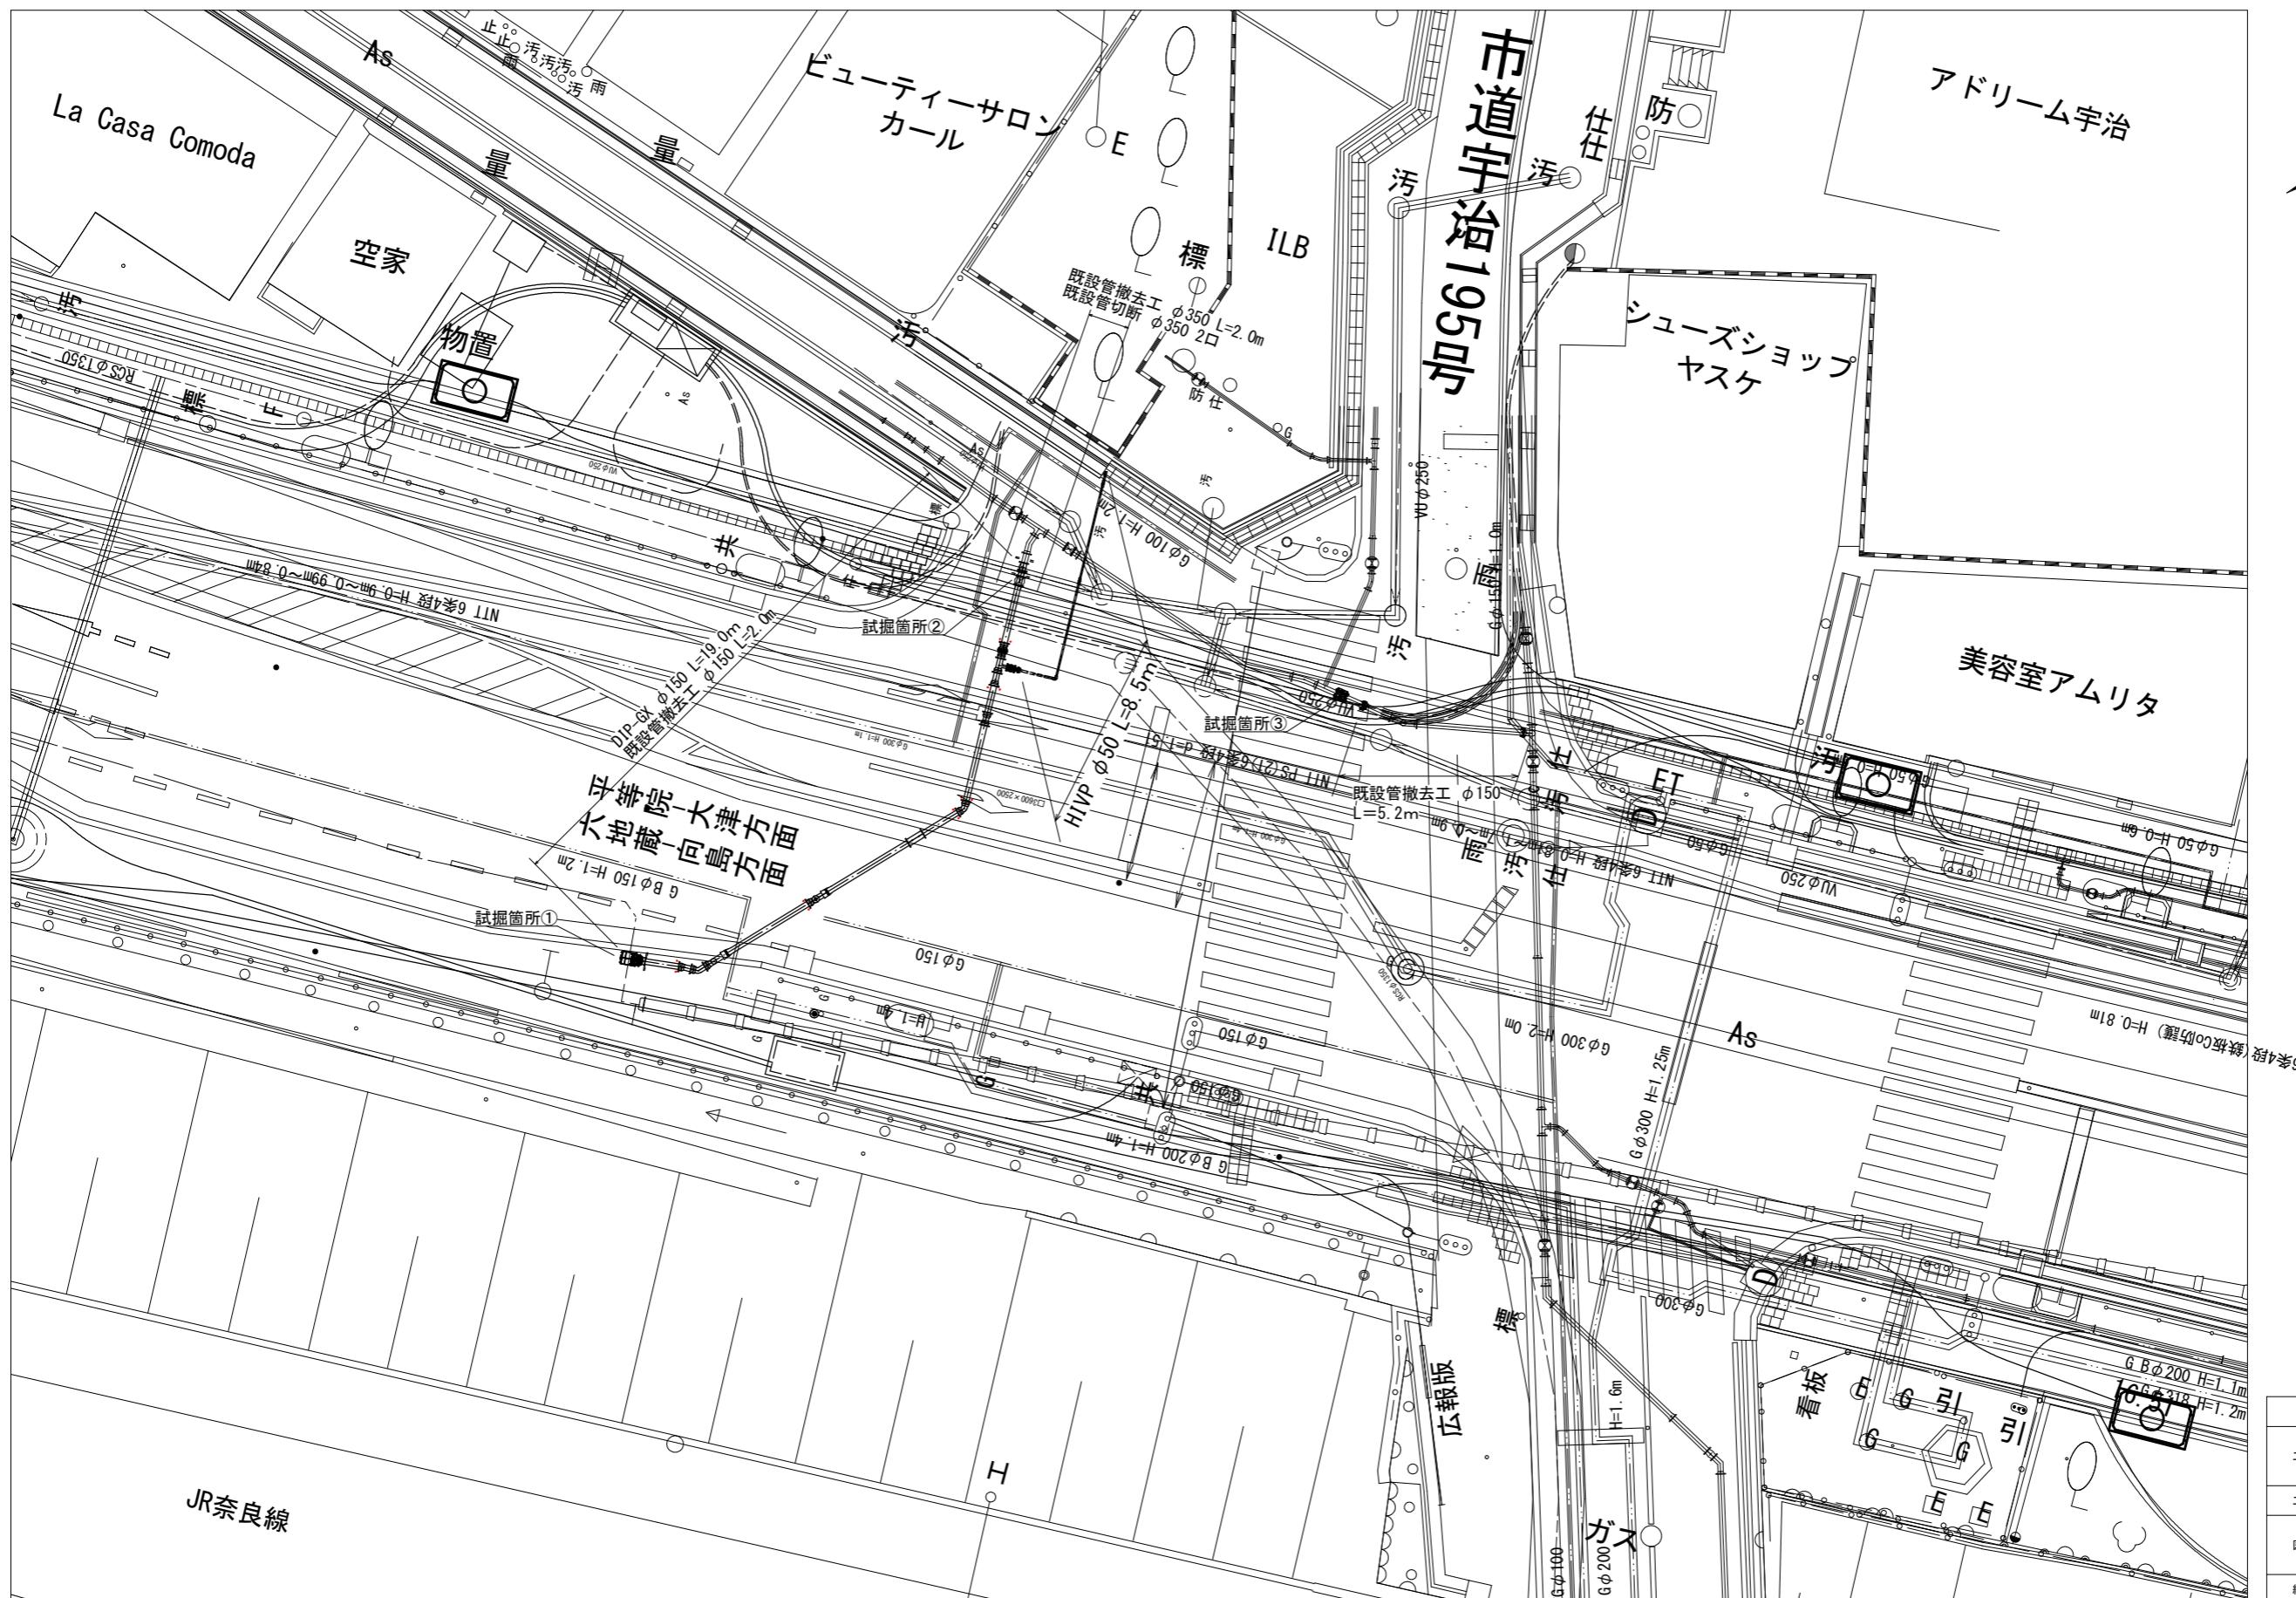

令和7年度	
工事名	府道宇治淀線電線共同溝工事に伴う 配水管移設工事(その2)
工事場所	宇治市宇治妙楽地内ほか
図面種類	配管平面図
縮尺	図示
工期	
図面番号	2 4


配水管詳細図 S=1/50

配水管平面図

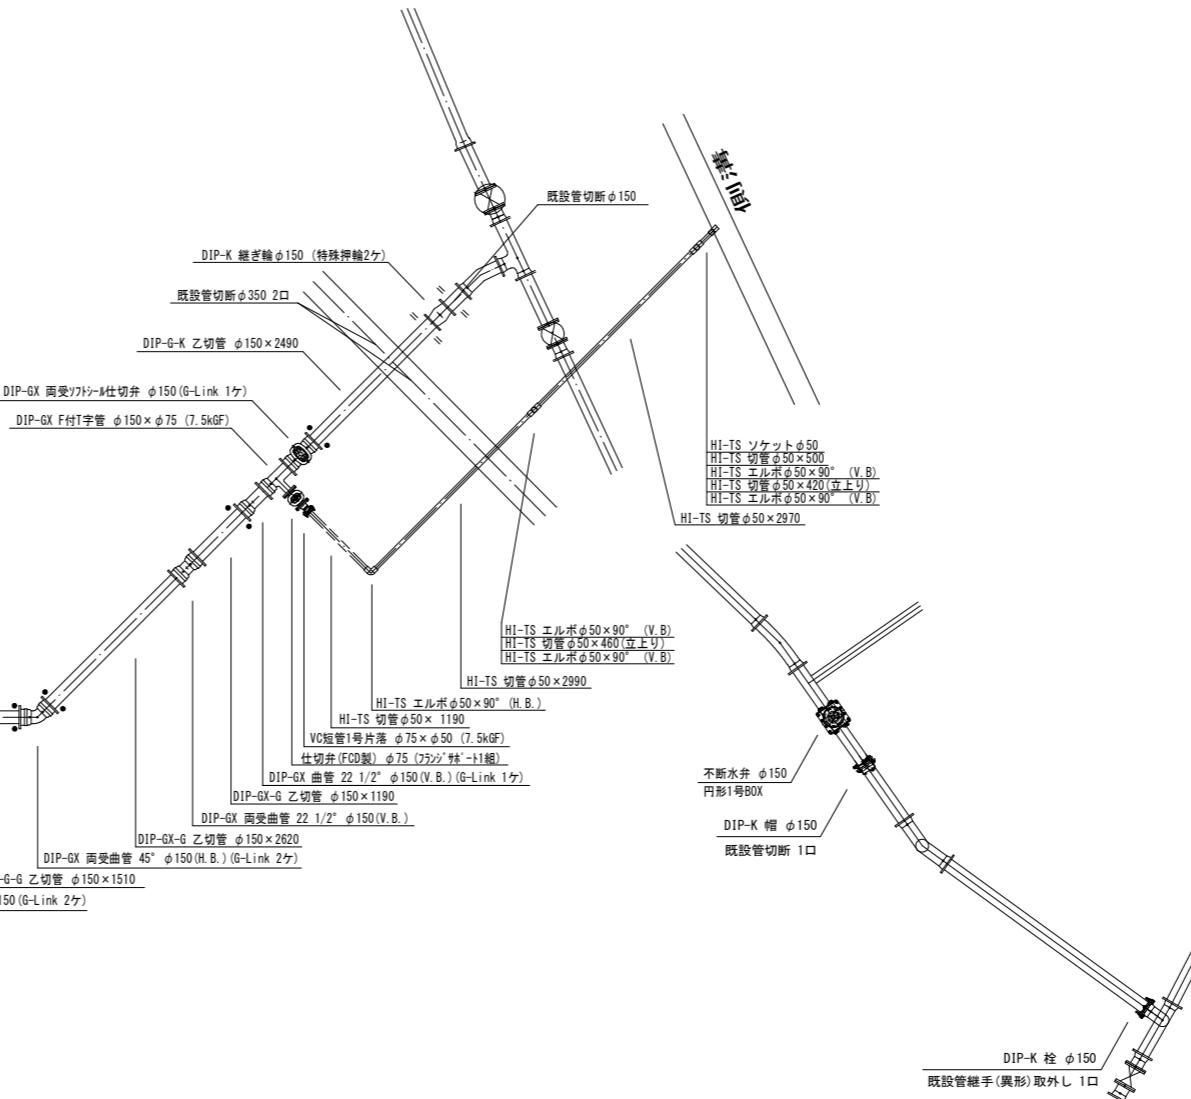
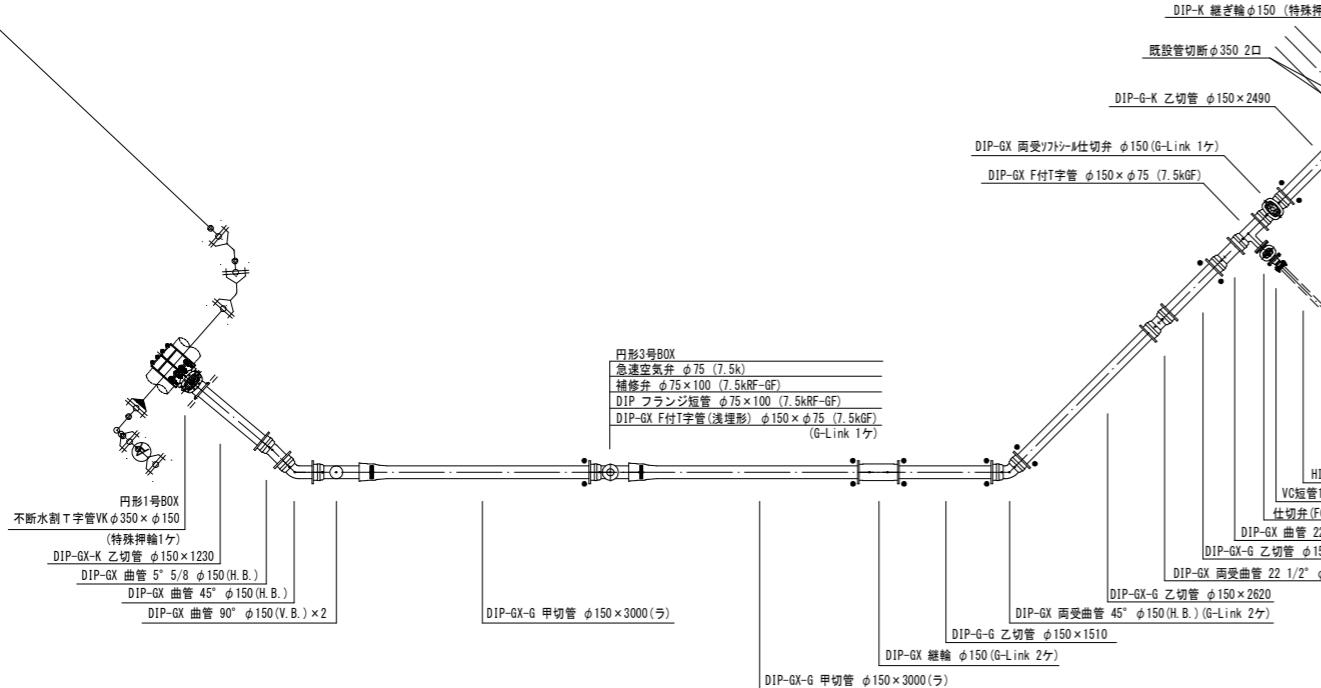


不断水弁断面図

凡 例

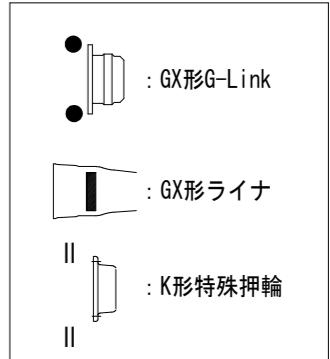

配水管断面图

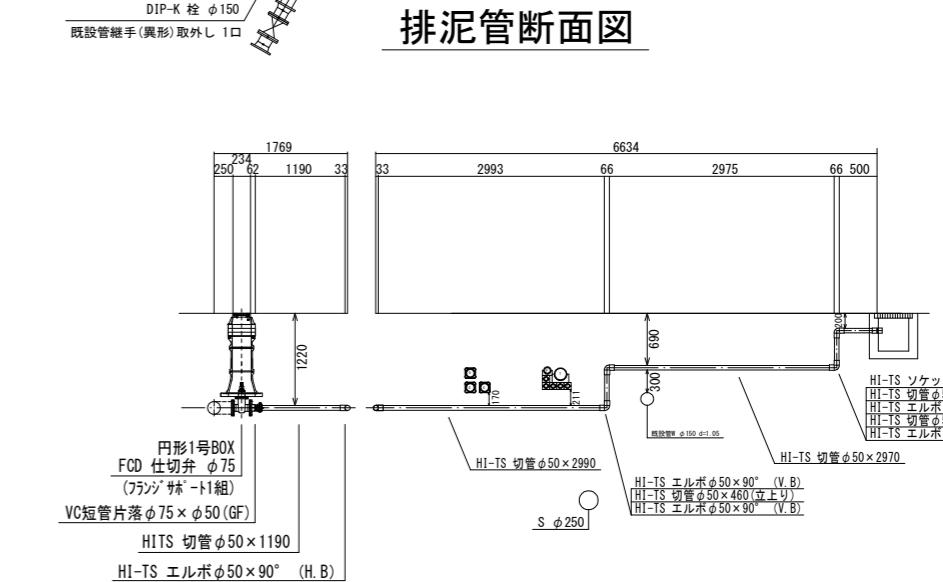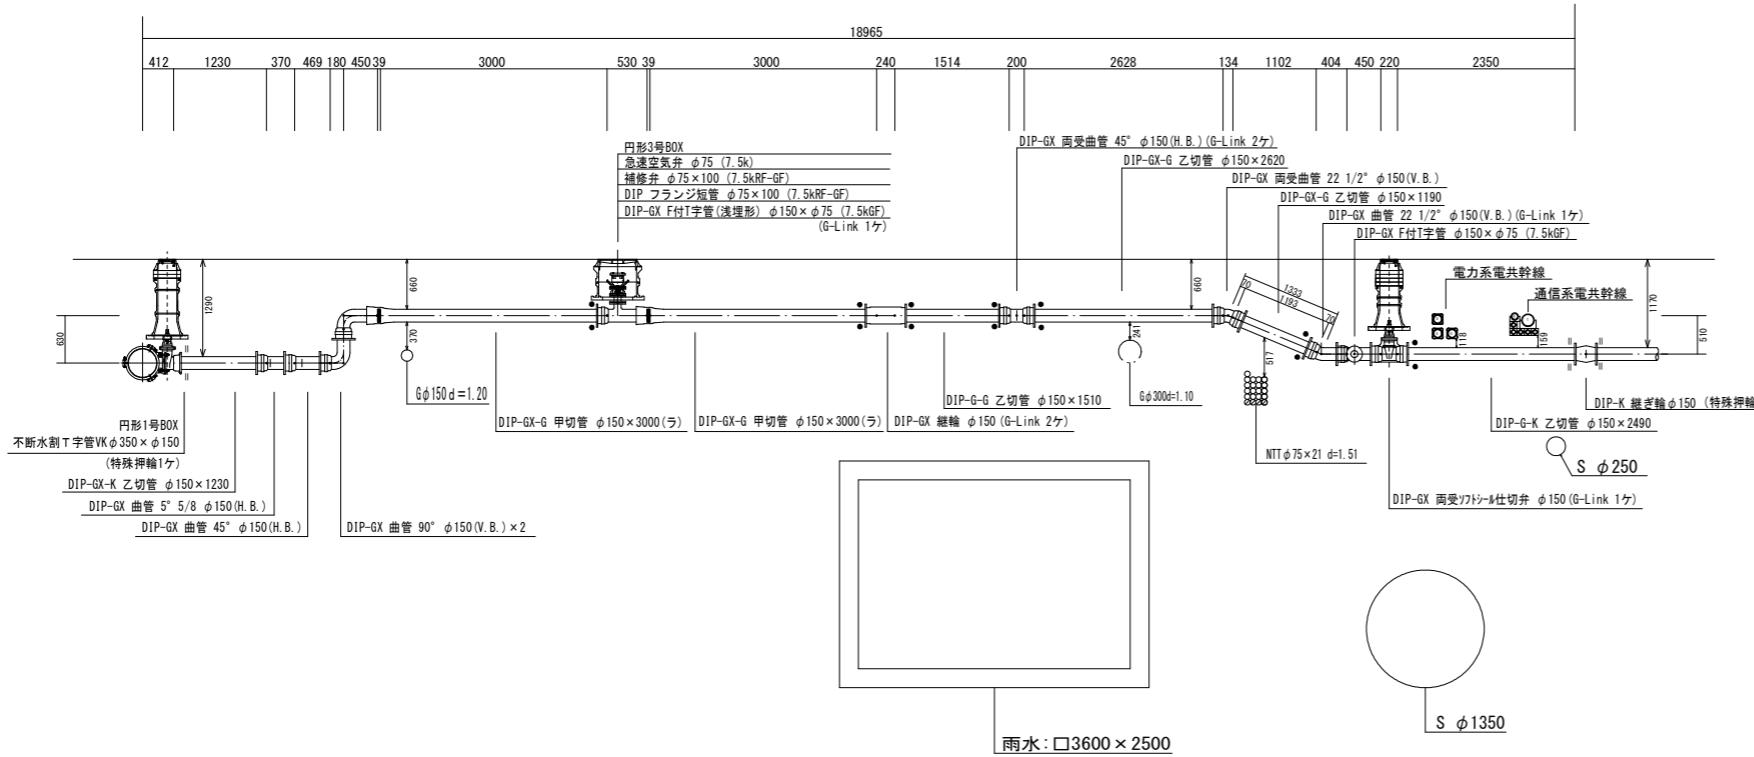

排泥管断面図

令和7年度		
工事名	府道宇治淀線電線共同清工事に伴う 配水管移設工事（その2）	
工事場所	宇治市宇治妙楽寺地内ほか	
図面種類	配水管詳細図	
縮尺	図示	
工期		
図面番号	3	4

仕切弁BOX等 ブロック数量一覧表

ブロック数量表
(GX両受ソフトシール仕切弁 $\phi 150$)

土被り : d	1170
ボックス高 : h	940
円形1号鉄蓋	1
円形1号K10	
円形1号K30	
円形1号K50	4
円形1号A150	1
円形1号B100	1
円形1号B200	
円形1号B300	
円形1号C300	1
円形1号CA150	
円形1号CA300	
円形1号底版	1

ブロック数量表
(FCD仕切弁 $\phi 75$)

土被り : d	1220
ボックス高 : h	1090
円形1号鉄蓋	1
円形1号K10	
円形1号K30	
円形1号K50	3
円形1号A150	1
円形1号B100	
円形1号B200	
円形1号B300	
円形1号C300	1
円形1号CA150	
円形1号CA300	
円形1号底版	1

フランジT字管～補修弁数量表 (空気弁)
(急速空気弁 $\phi 75$)

土被り : d	660
フランジT字管 GF形 (従来型)	
フランジT字管 GF形 (浅埋型)	1
フランジ短管 RF形-GF形 H100	
フランジ短管 RF形-GF形 H150	
フランジ短管 RF形-GF形 H250	
フランジ短管 RF形-GF形 H300	
フランジ短管 RF形-GF形 H400	
フランジ短管 RF形-GF形 H500	
補修弁H100	1
補修弁H150	

ブロック数量表
(不断水割T字管VKΦ350×150)

土被り : d	1290
ボックス高 : h	940
円形1号鉄蓋	1
円形1号K50:n1	4
円形1号A150	1
円形1号B100:n2	1
円形1号B200:n3	
円形1号B300:n4	
円形1号C300	1
円形1号CA150	
円形1号CA300	
円形1号底版P	1

ブロック数量表
(不断水弁 $\phi 150$)

土被り : d	1170
ボックス高 : h	840
円形1号鉄蓋	1
円形1号K50:n1	4
円形1号A150	1
円形1号B100:n2	
円形1号B200:n3	
円形1号B300:n4	
円形1号C300	1
円形1号CA150	
円形1号CA300	
円形1号底版P	1

令和7年度	
工事名	府道宇治淀線共同溝工事に伴う 配水管移設工事 (その2)
工事場所	宇治市宇治妙楽寺内ほか
図面種類	仕切弁BOX等 ブロック数量表
縮 尺	NON SCALE
工 期	
図面番号	4
	4
宇治市上下水道部	