


B 1階平面図 1/300

宇治市役所総務・市民協働部

日付	縮尺	宇治市庁舎各務電機用蓄電池取替業務	設計 番号	訂正
	1/300	B 1階平面図	1/4	

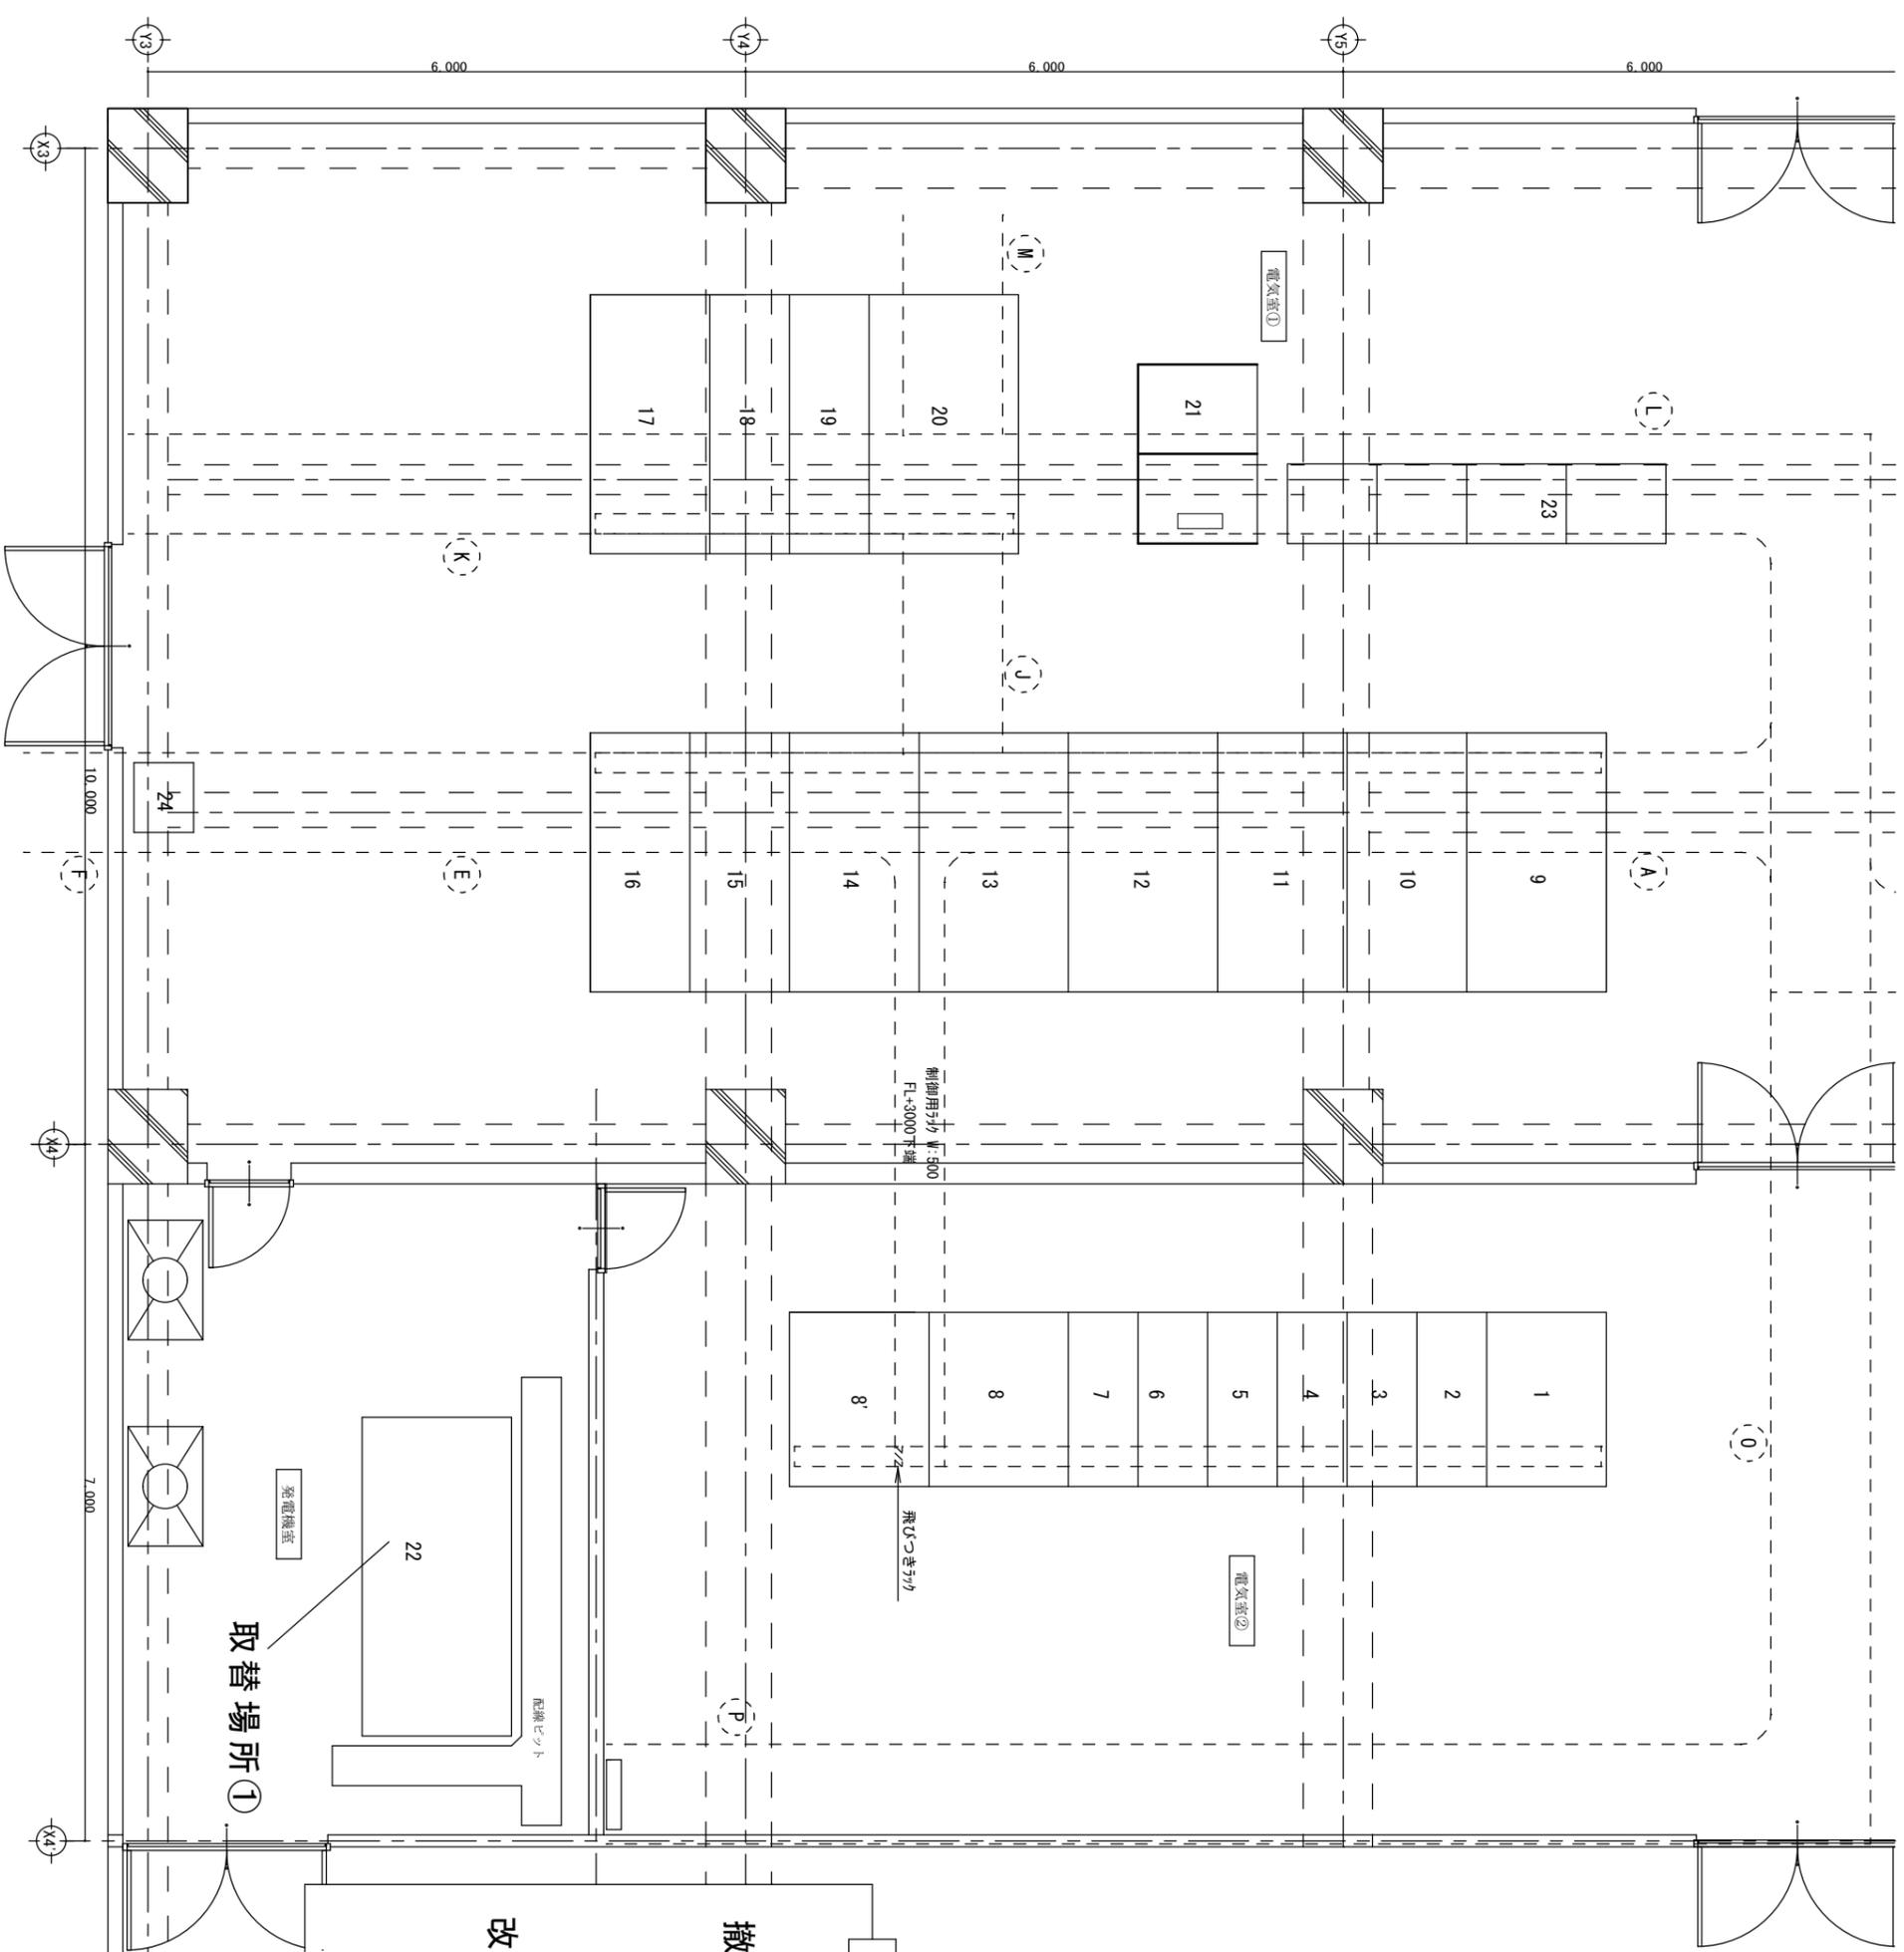

**取替場所①**

**撤去内容**

撤去品番 形名 : HS-200E × 12 1組

定格 : 120Ah/1HR 24V

製造年月 2010年8月

処分費を含む

**据置鉛蓄電池**

**改修品番 触媒栓付ベント式ペースト式**

形名 : HS-200E × 12 1組

定格 : 120Ah/1HR 24V

工事名	宇治市庁舎各発電機用蓄電池取替業務	No.	2 / 4
図面名	地階発電機室 平面図	縮尺	1/1
宇治市役所総務・市民協働部			



X3

10,000

X4

13,000

X5

Y3

6,000

Y2

8,000

Y1

**取替場所①**


撤去内容  
触媒付鉛蓄電池  
据置鉛蓄電池  
1組  
形名：HS-400E × 12  
定格：240Ah/1HR 24V  
製造年月 2010年8月  
処分費を含む

形名：HS-30-6E × 4個 (12t<sub>h</sub>)  
定格：18Ah/1HR 24V  
製造年月 2010年8月  
処分費を含む

**取替場所①**

新設内容  
触媒付鉛蓄電池  
据置鉛蓄電池  
1組  
形名：HS-400E × 12 【始動用】  
定格：240Ah/1HR 24V

形名：HS-30-6E × 4個 (12t<sub>h</sub>) 【制御用】  
定格：18Ah/1HR 24V

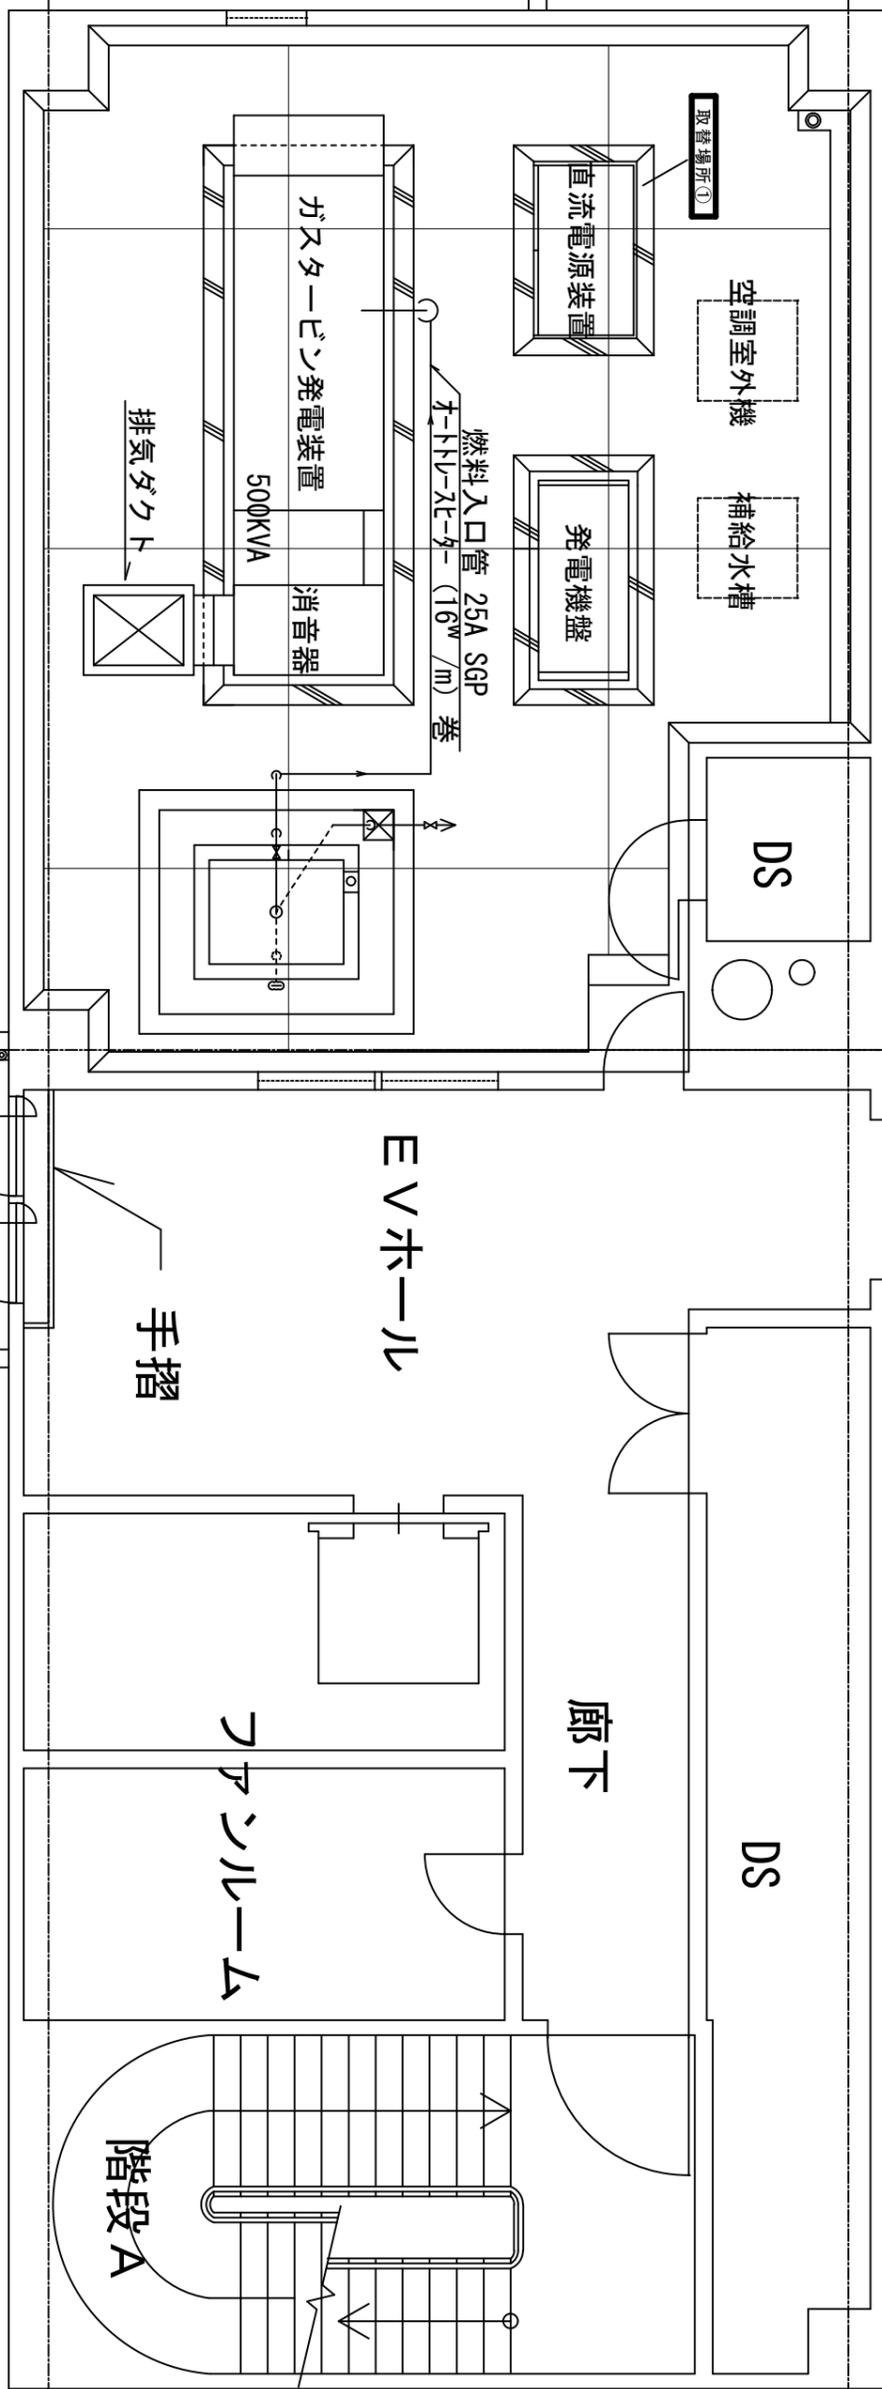

# 屋外機置場

工事名	宇治市庁舎各楽電機用蓄電池取替業務	No.	4 / 4
図面名	屋上階屋外機置場 平面図	縮尺	1/50
宇治市役所総務・市民協働部			