



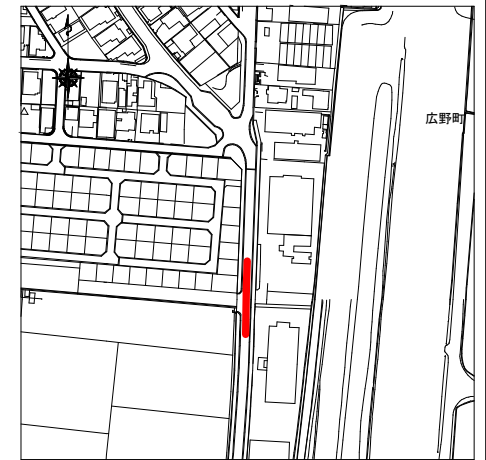

位置図 S=1:2,500

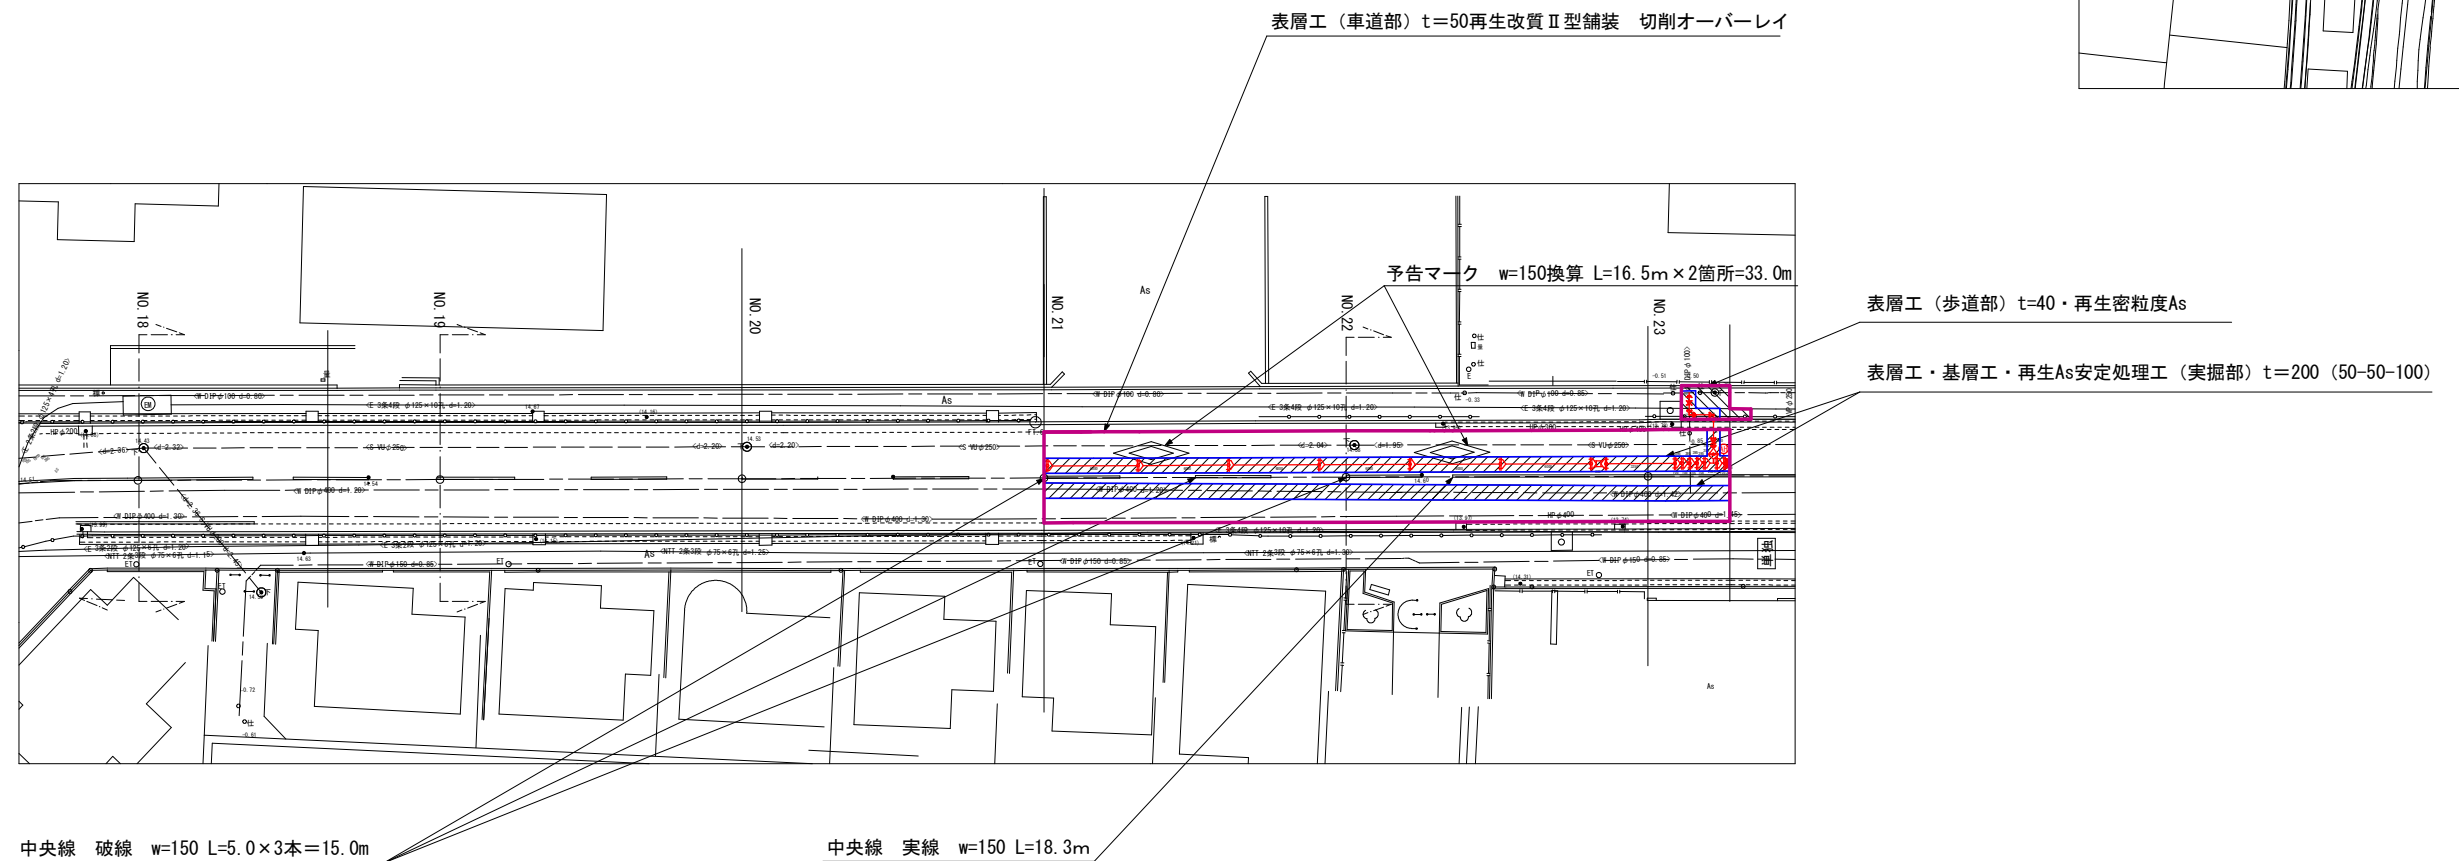

平面図(1) S=1:250



表層工（車道部）



表層工・基層工・再生As安定処理工（実掘部）



表層工（歩道部）




夜間工事


令和 7 年度		
工 事 名	大久保名木線(大久保町工区) 舗装本復旧工事	
工事場所	宇治市大久保町成手地内ほか	
図面種類	平面図(1)	
縮 尺	図 示	
工 期	令和 年 月 日～令和 年 月 日	
図面番号	1	6
宇 治 市 上 下 水 道 部 配 水 課		



位置図 S=1:2,500

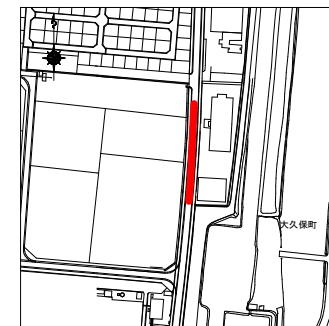

平面図 (2) S=1:250

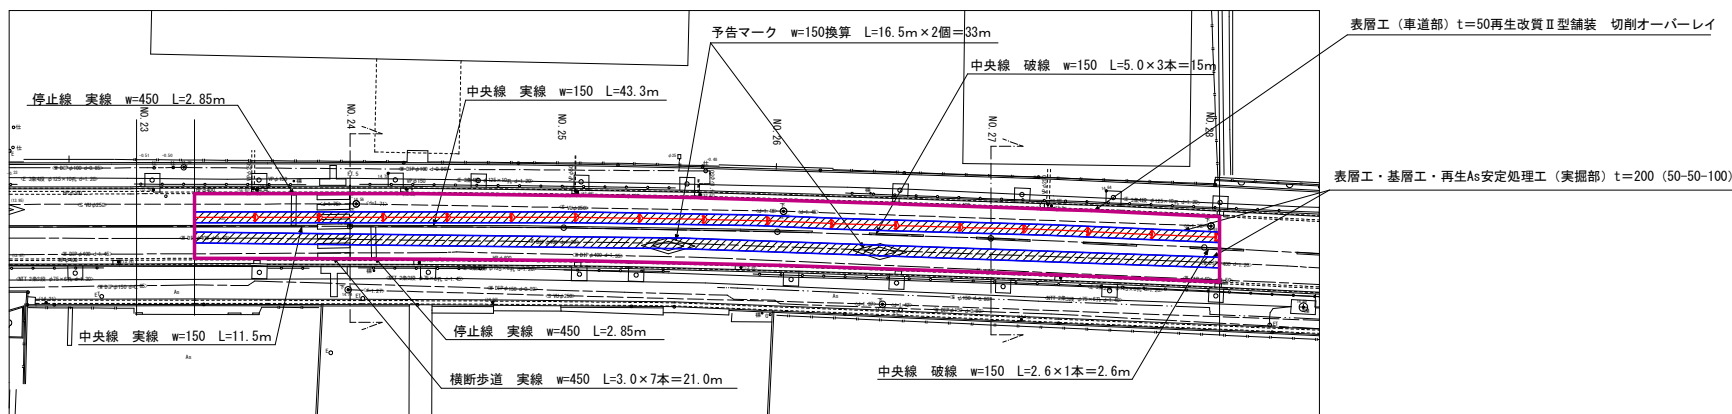

表層工 (車道部)



表層工・基層工・再生As安定処理工 (実掘部)




夜間工事


令和 7年度		
工 事 名	大久保名木線 (大久保町工区) 舗装本復旧工事	
工事場所	宇治市大久保町成手地内ほか	
図面種類	平面図 (2)	
縮 尺	図 示	
工 期	令和 年 月 日～令和 年 月 日	
図面番号	2	6
宇 治 市 上 下 水 道 部 配 水 課		



位置図 S=1:2,500

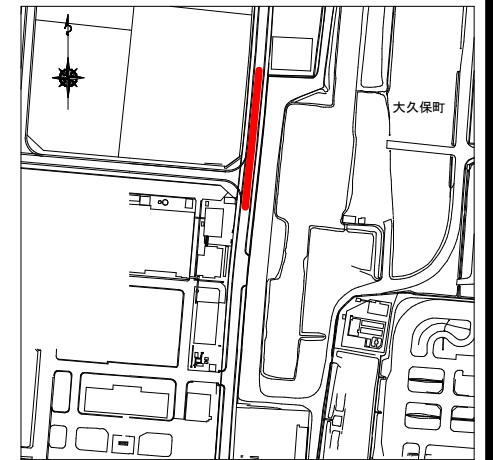

平面図 (3) S=1:250

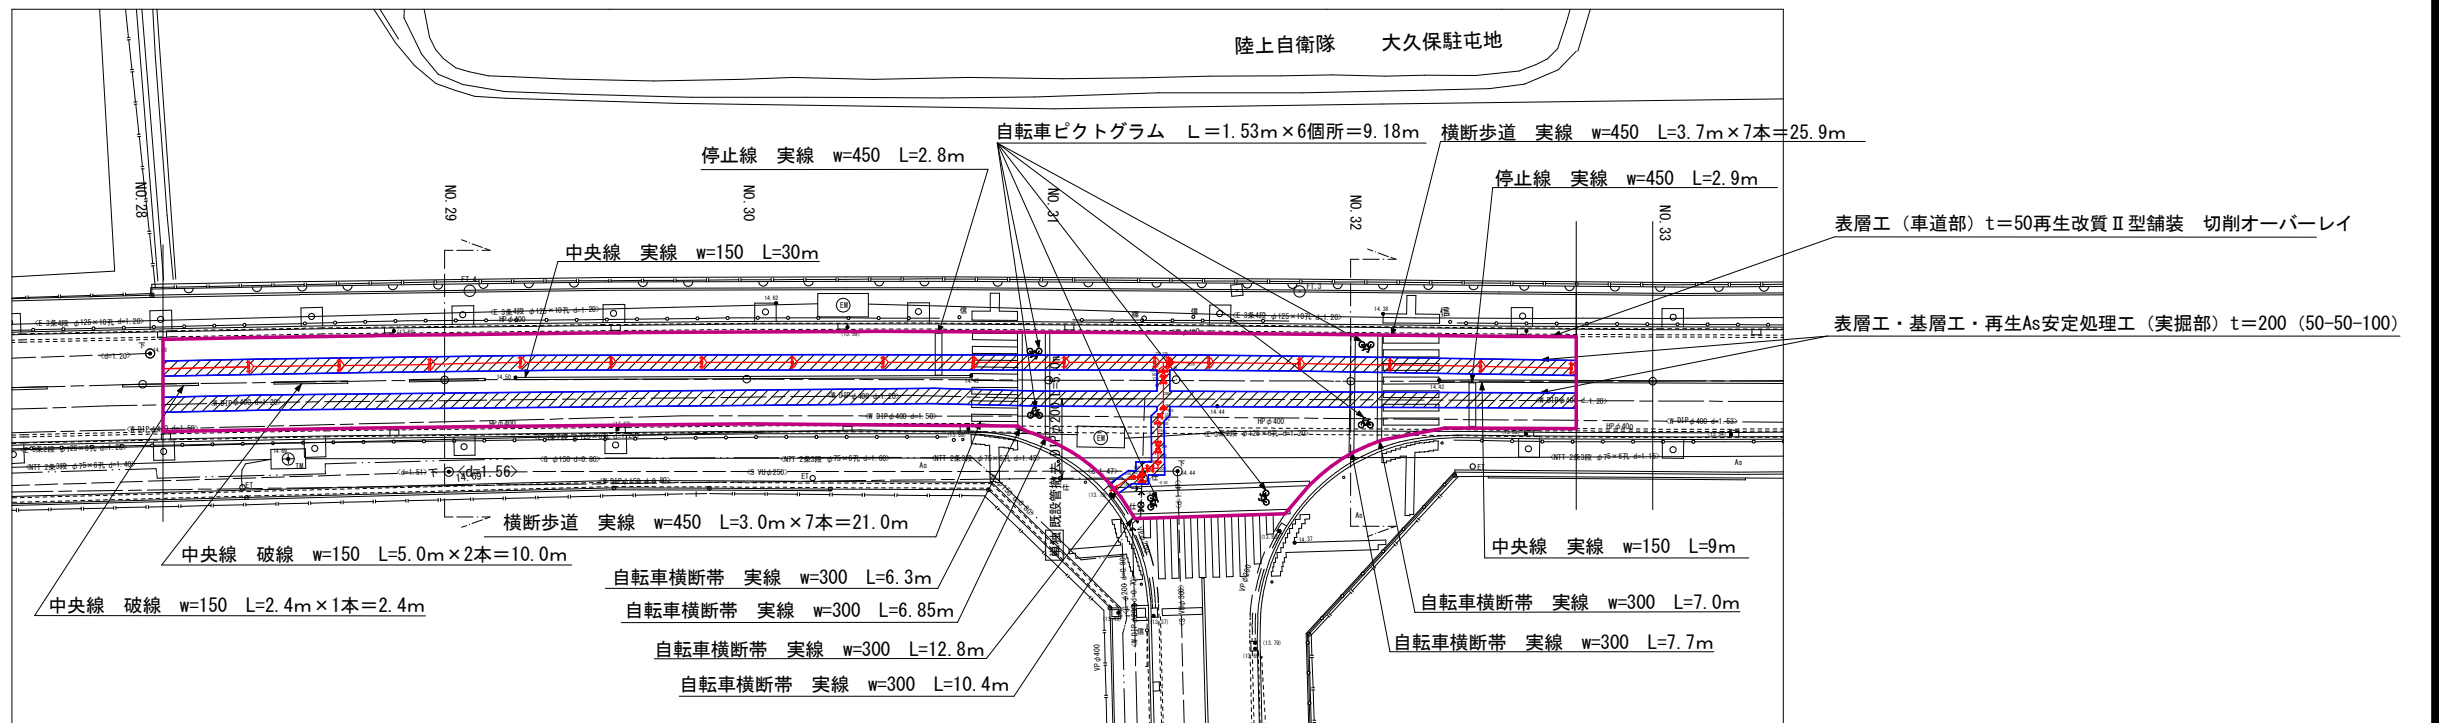

表層工 (車道部) t=50再生改質II型舗装 切削オーバーレイ
表層工・基層工・再生As安定処理工 (実掘部) t=200 (50-50-100)

表層工 (車道部)



表層工・基層工・再生As安定処理工 (実掘部)




夜間工事


令和 7 年度		
工 事 名	大久保名木緑 (大久保町工区) 舗装本復旧工事	
工事場所	宇治市大久保町成手地内ほか	
図面種類	平面図 (3)	
縮 尺	図 示	
工 期	令和 年 月 日～令和 年 月 日	
図面番号	3	6
宇 治 市 上 下 水 道 部 配 水 課		



位置図 S=1:2,500

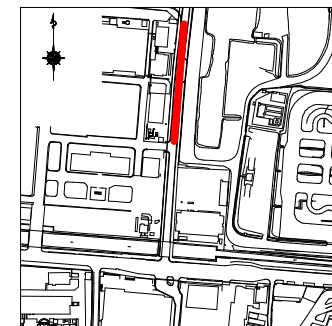

平面図(4) S=1:250

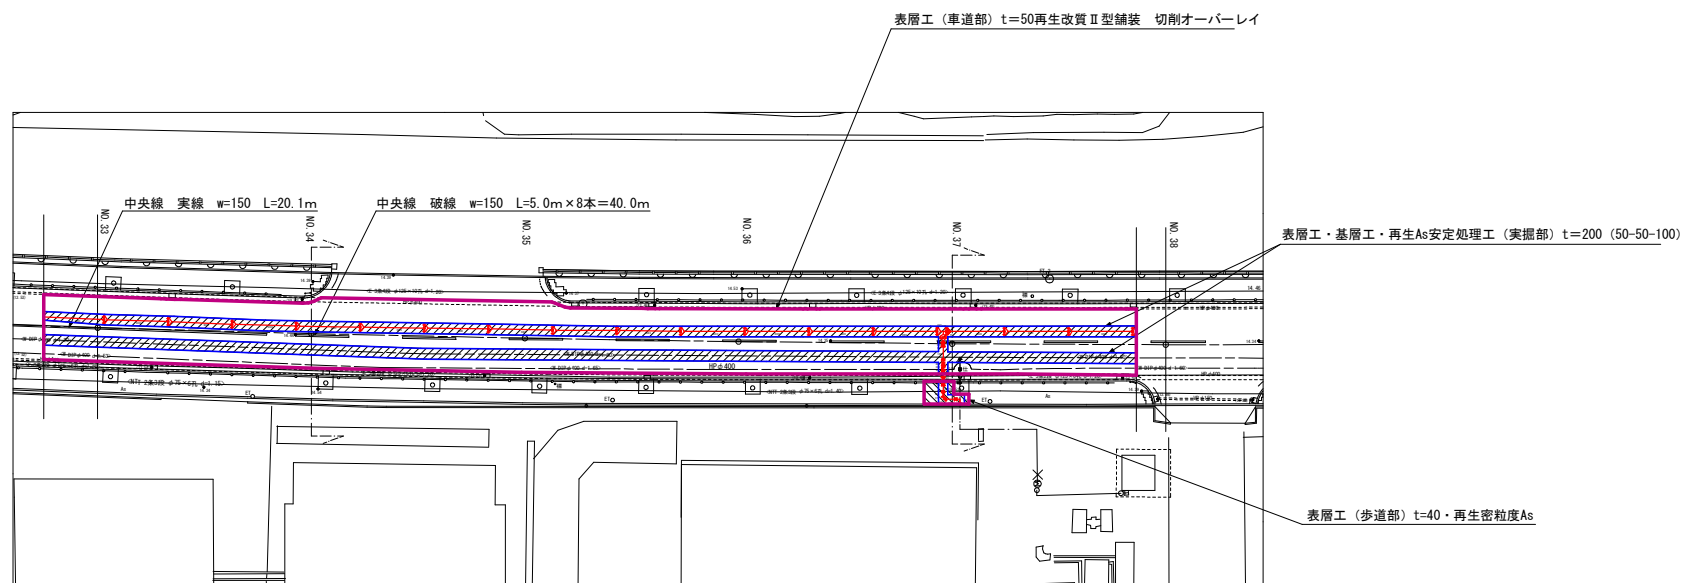

表層工(車道部)



表層工・基層工・再生As安定処理工(実掘部)



表層工(歩道部)




夜間工事


令和7年度	
工事名	大久保名木緑(大久保町工区) 舗装本復旧工事
工事場所	宇治市大久保町成手地内ほか
図面種類	平面図(4)
縮尺	図示
工期	令和 年 月 日～令和 年 月 日
図面番号	4 6
宇治市上下水道部配水課	



位置図 S=1:2,500

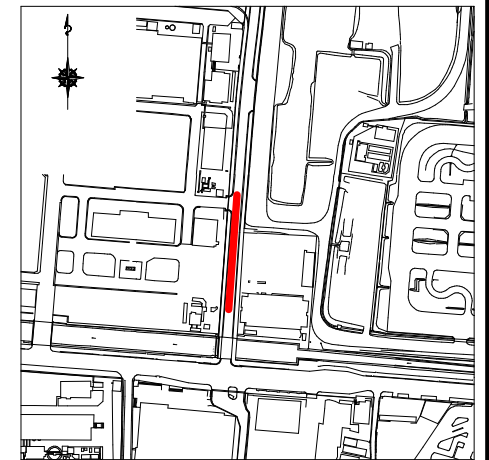

平面図 (5) S=1:250

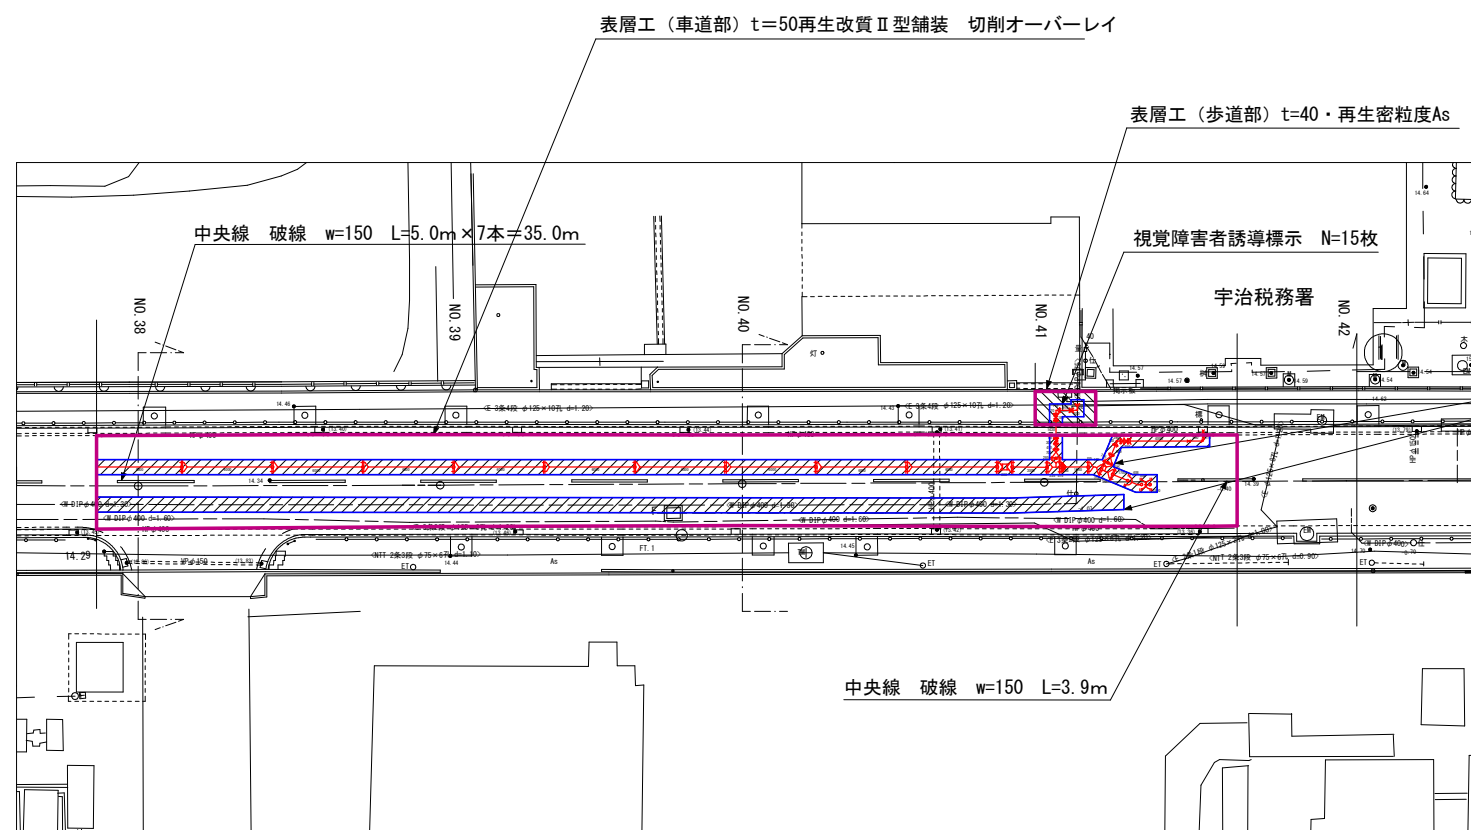


凡例 既設地下埋設物件	
電話線 T	
電力線 E	
上水道管 W	
雨水管 R	
汚水管 S	
ガス管 G	
排水道管 府W	

表層工 (車道部)



 表層工・基層工・再生As安定処理工 (実掘部)



表層工 (歩道部)



夜間工事

令和 7 年度		
工事名	大久保名木緑 (大久保町工区) 舗装本復旧工事	
工事場所	宇治市大久保町成手地内ほか	
図面種類	平面図 (5)	
縮尺	図示	
工期	令和 年 月 日～令和 年 月 日	
図面番号	5	6
宇治市上下水道部配水課		



数量表

車道部舗装	舗装版切断工			t=50	L=43m
	切削オーバーレイ工		表層（再生改質Ⅱ型舗装）	t=50	A=2,590m ²
	舗装打替工（実掘部）		仮表層（再生粗粒度As）	t=50	A=840m ²
			基層（再生粗粒度As）	t=50	
			上層路盤（再生As安定処理）	t=100	
区画線工	白色	w=450実線	再生改質Ⅱ型		L=79.3m
	白色	w=150実線	再生改質Ⅱ型		L=132.2m
	白色	w=150破線	再生改質Ⅱ型		L=123.9m
	白色	w=300実線	再生改質Ⅱ型		L=51.0m
	白色	w=150換算（予告マーク）	再生改質Ⅱ型	4箇所	L=66m
	白色	w=150換算（自転車マーク）	再生改質Ⅱ型	6箇所	L=9.2m
歩道部舗装	舗装版切断工			t=40	L=15m
	舗装打替工		表層（再生密粒度As）	t=40	A=23m ²
	視覚障害者誘導標示				L=4.5m

視覚障害者用誘導標示 S=1/100

※No.41付近 L=4.5m

 警告ブロック（点状突起）N=7枚
誘導ブロック（線状突起）N=8枚

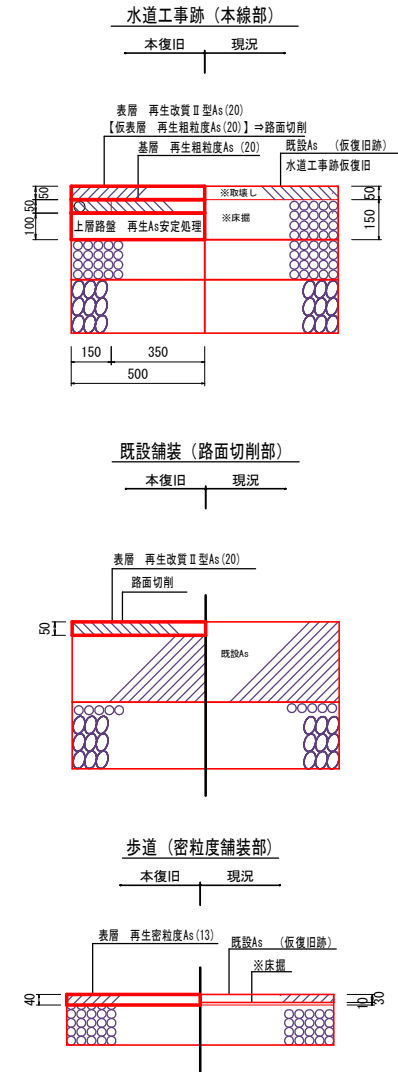

夜間工事	
令和 7 年度	
工 事 名	大久保名木線（大久保町工区） 舗装不復旧工事
工事場所	宇治市大久保町成手地内ほか
図面種類	数量表・標準図
縮 尺	図 示
工 期	令和 年 月 日～令和 年 月 日
図面番号	6 6

宇治市上下水道部配水課