


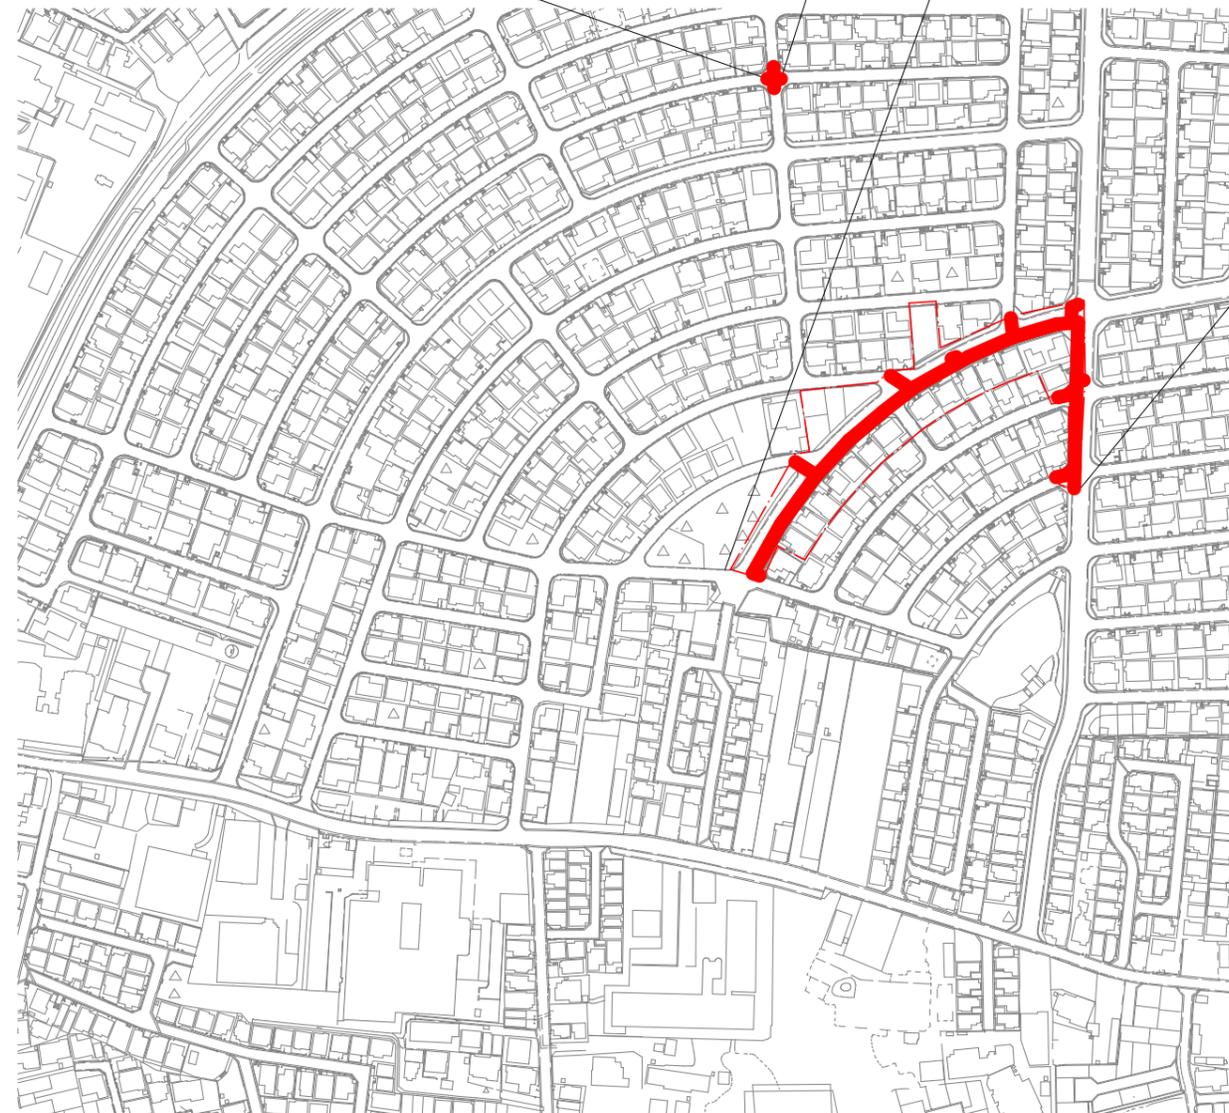

位置図

(単独)新設	DIP-GX-S種-E	φ 100	L=	24.9m
(単独)新設	DIP-GX-S種-E	φ 75	L=	1.4m
(単独)新設	DIP-K -1種	φ 100	L=	5.2m
(単独)新設	HPPE-EF	φ 50	L=	7.7m
(単独)新設	HIVP	φ 50	L=	9.2m
(単独)撤去	DIP	φ 100	L=	20.0m
(単独)撤去	VP	φ 75	L=	16.3m
(単独)弁栓類			N=	6基

(改良)新設	DIP-GX-S種-E	φ 150	L=	131.6m
(改良)新設	DIP-GX-S種-E	φ 100	L=	103.3m
(改良)新設	DIP-GX-S種-E	φ 75	L=	94.9m
(改良)新設	DIP-K -1種	φ 150	L=	4.2m
(改良)新設	DIP-K -1種	φ 100	L=	0.5m
(改良)新設	DIP-K -1種	φ 75	L=	0.9m
(改良)新設	HPPE-EF	φ 50	L=	19.2m
(改良)新設	HIVP	φ 50	L=	14.0m
(改良)撤去	DIP	φ 150	L=	94.2m
(改良)撤去	DIP	φ 100	L=	82.2m
(改良)撤去	DIP	φ 75	L=	63.6m
(改良)撤去	VP	φ 50	L=	22.9m
(改良)弁栓類			N=	19基
(改良)給水管引込			N=	19箇所




—— 工事施工箇所
 給水管施工範囲

令和8年度	
工事名	南陵町(その2)配水管改良工事
工事場所	宇治市南陵町地内ほか
図面種類	位置図
縮尺	図示
工期	
図面番号	1 5
宇治市上下水道部	


平面図 S=1/250

A工区
 (新設)改良 DIP-GX S種-Eφ75 L=53.8m:市道3号
 (新設)改良 HIPP φ50 L=2.2m:市道3号
 (撤去) DIP φ75 L=43.0m:市道6号
 (新設)改良 DIP-GX S種-Eφ100 L=64.6m:市道3号
 (撤去)改良 DIP φ100 L=8.6m:市道3号
 (撤去)改良 DIP φ100 L=54.0m:市道6号


A-1工区
 (新設)改良 DIP-GX S種-Eφ75 L=1.4m:市道3号
 (新設)改良 HIPP-EF φ50 L=10.0m:市道3号
 (新設)改良 HIPP φ50 L=2.5m:市道3号
 (撤去)改良 DIP φ75 L=4.5m:市道3号
 (撤去)改良 VP φ50 L=12.6m:市道3号

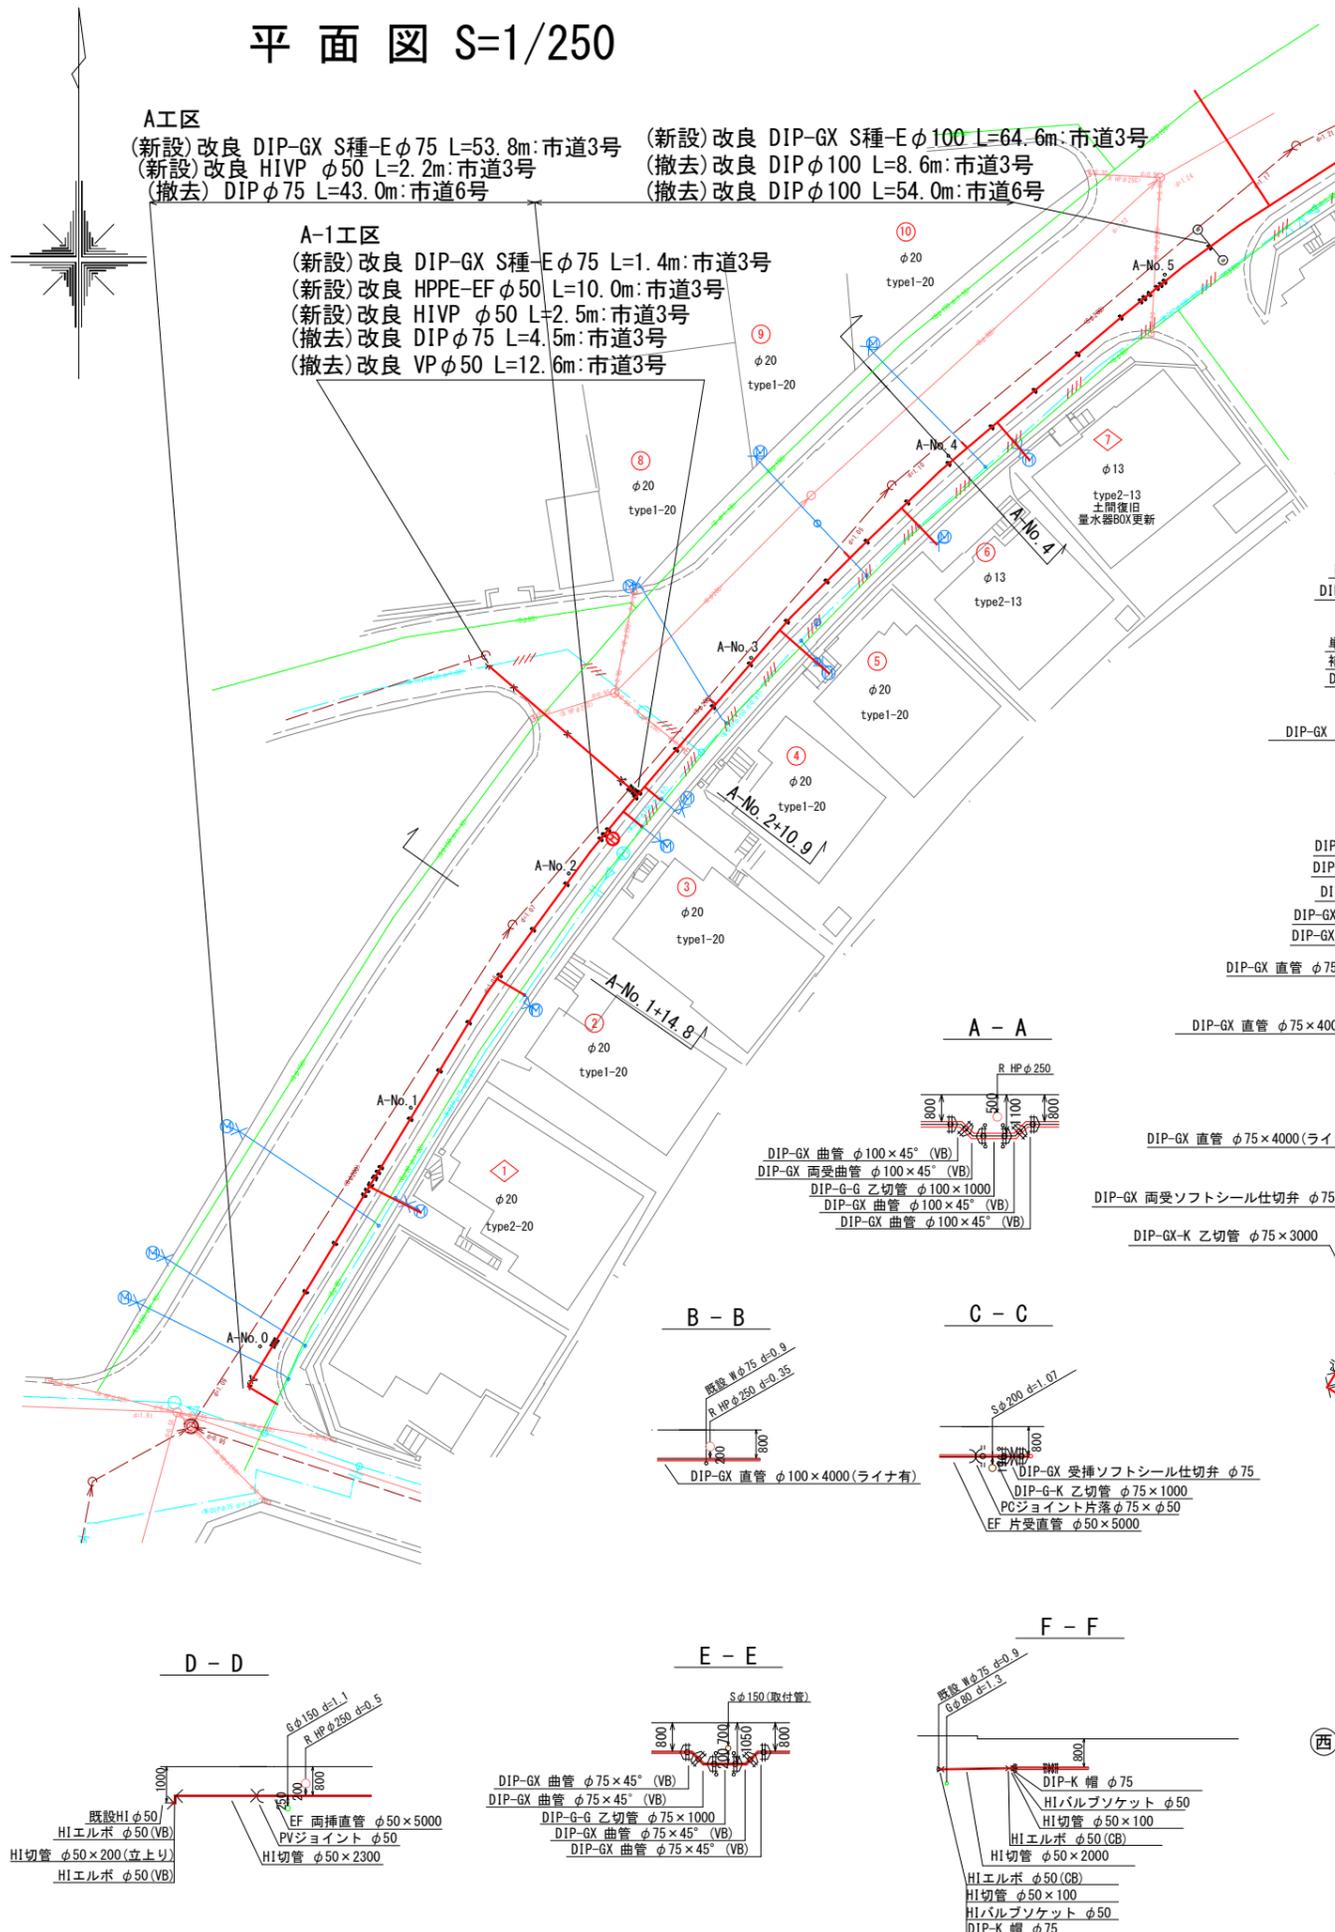

配管詳細図 S=1/100

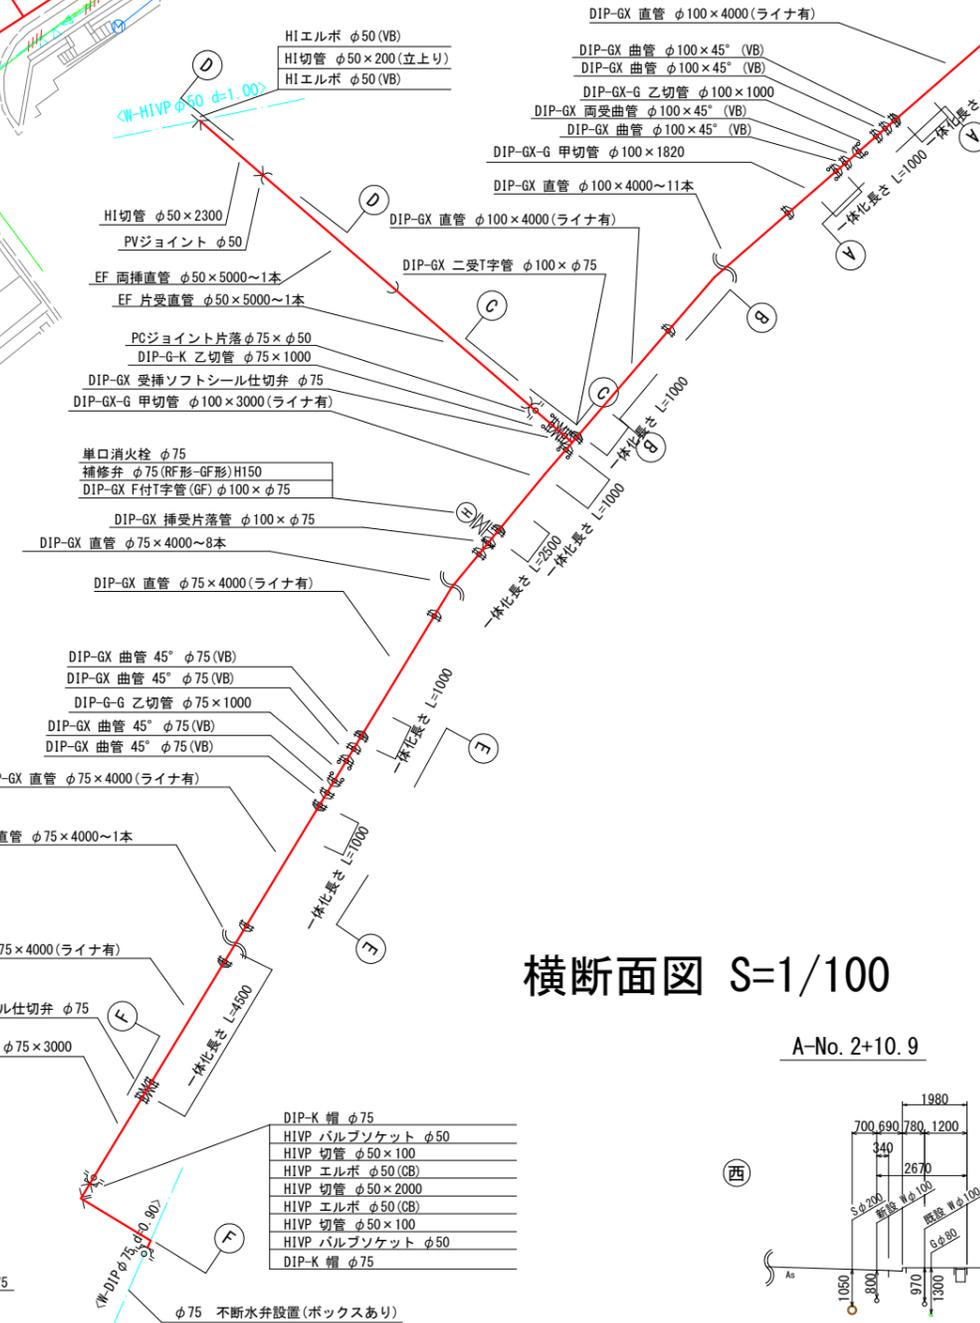

位置図 S=1/2500

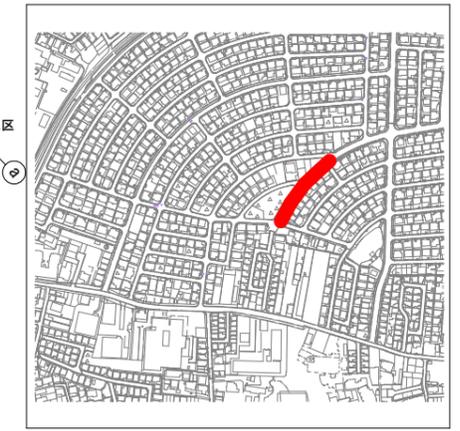


凡例 給水管情報	
凡例 給水管情報	① (鉛管改良箇所) (撤去箇所)
水栓番号	A0000
表札名	00 00
1次側口径	φ00
施工タイプ/メーター口径	type0-00 注)
土間復旧工	土間復旧工
量水器BOX取替工	BOX取替工
注) type-1・・・外つなぎ type-2・・・1次側改修(メーターまで) type-3・・・1, 2次側改修 type-4・・・外つなぎ、2次側改修	

凡例 給水管の記号	
メーター	
甲止水栓	
メーター止水栓止	

凡例 既設地下埋設物件	
電話線 T	-----
電力線 E	-----
上水道管 W	-----
下水道管 S	-----
ガス管 G	-----

横断面図 S=1/100

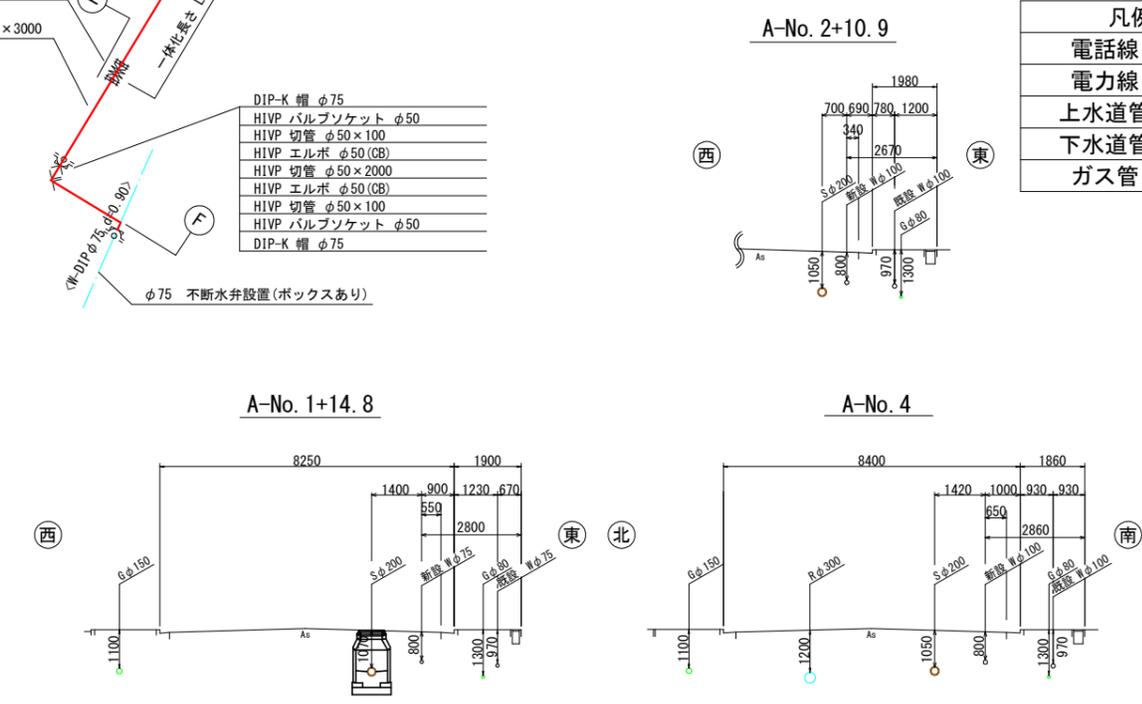

A工区、A-1工区	
令和8年度	
工事名	南陵町(その2)配水管改良工事
工事場所	宇治市南陵町地内ほか
図面種類	平面図・横断面図 配管詳細図
縮尺	図示
工期	
図面番号	2 5
宇治市上下水道部	

平面図 S=1/250

A工区
 (新設)改良 DIP-GX S種-Eφ150 L=89.8m:市道3号 (新設)改良 DIP-Kφ75 L=0.2m:市道3号
 (新設)改良 HIVP φ50 L=0.8m:市道3号
 (撤去)改良 DIPφ150 L=84.3m:市道6号
 (撤去)改良 DIPφ100 L=5.4m:市道6号


A-2工区
 (新設)改良 DIP-GX S種-Eφ150 L=9.5m:市道3号

A-3工区
 (新設)改良 DIP-Kφ150 L=4.2m:市道3号
 (新設)改良 DIP-Kφ100 L=0.5m:市道3号
 (新設)改良 DIP-Kφ75 L=0.3m:市道3号
 (撤去)改良 DIPφ150 L=4.5m:市道3号

A-4工区
 (新設)改良 DIP-GX S種-Eφ75 L=9.9m:市道3号

A-5工区
 (新設)改良 DIP-GX S種-Eφ75 L=1.4m:市道3号
 (新設)改良 HPPE-EFφ50 L=9.2m:市道3号
 (新設)改良 HIVP φ50 L=1.8m:市道3号
 (撤去)改良 DIPφ75 L=4.2m:市道3号
 (撤去)改良 VPφ50 L=5.8m:市道3号

位置図 S=1/2500

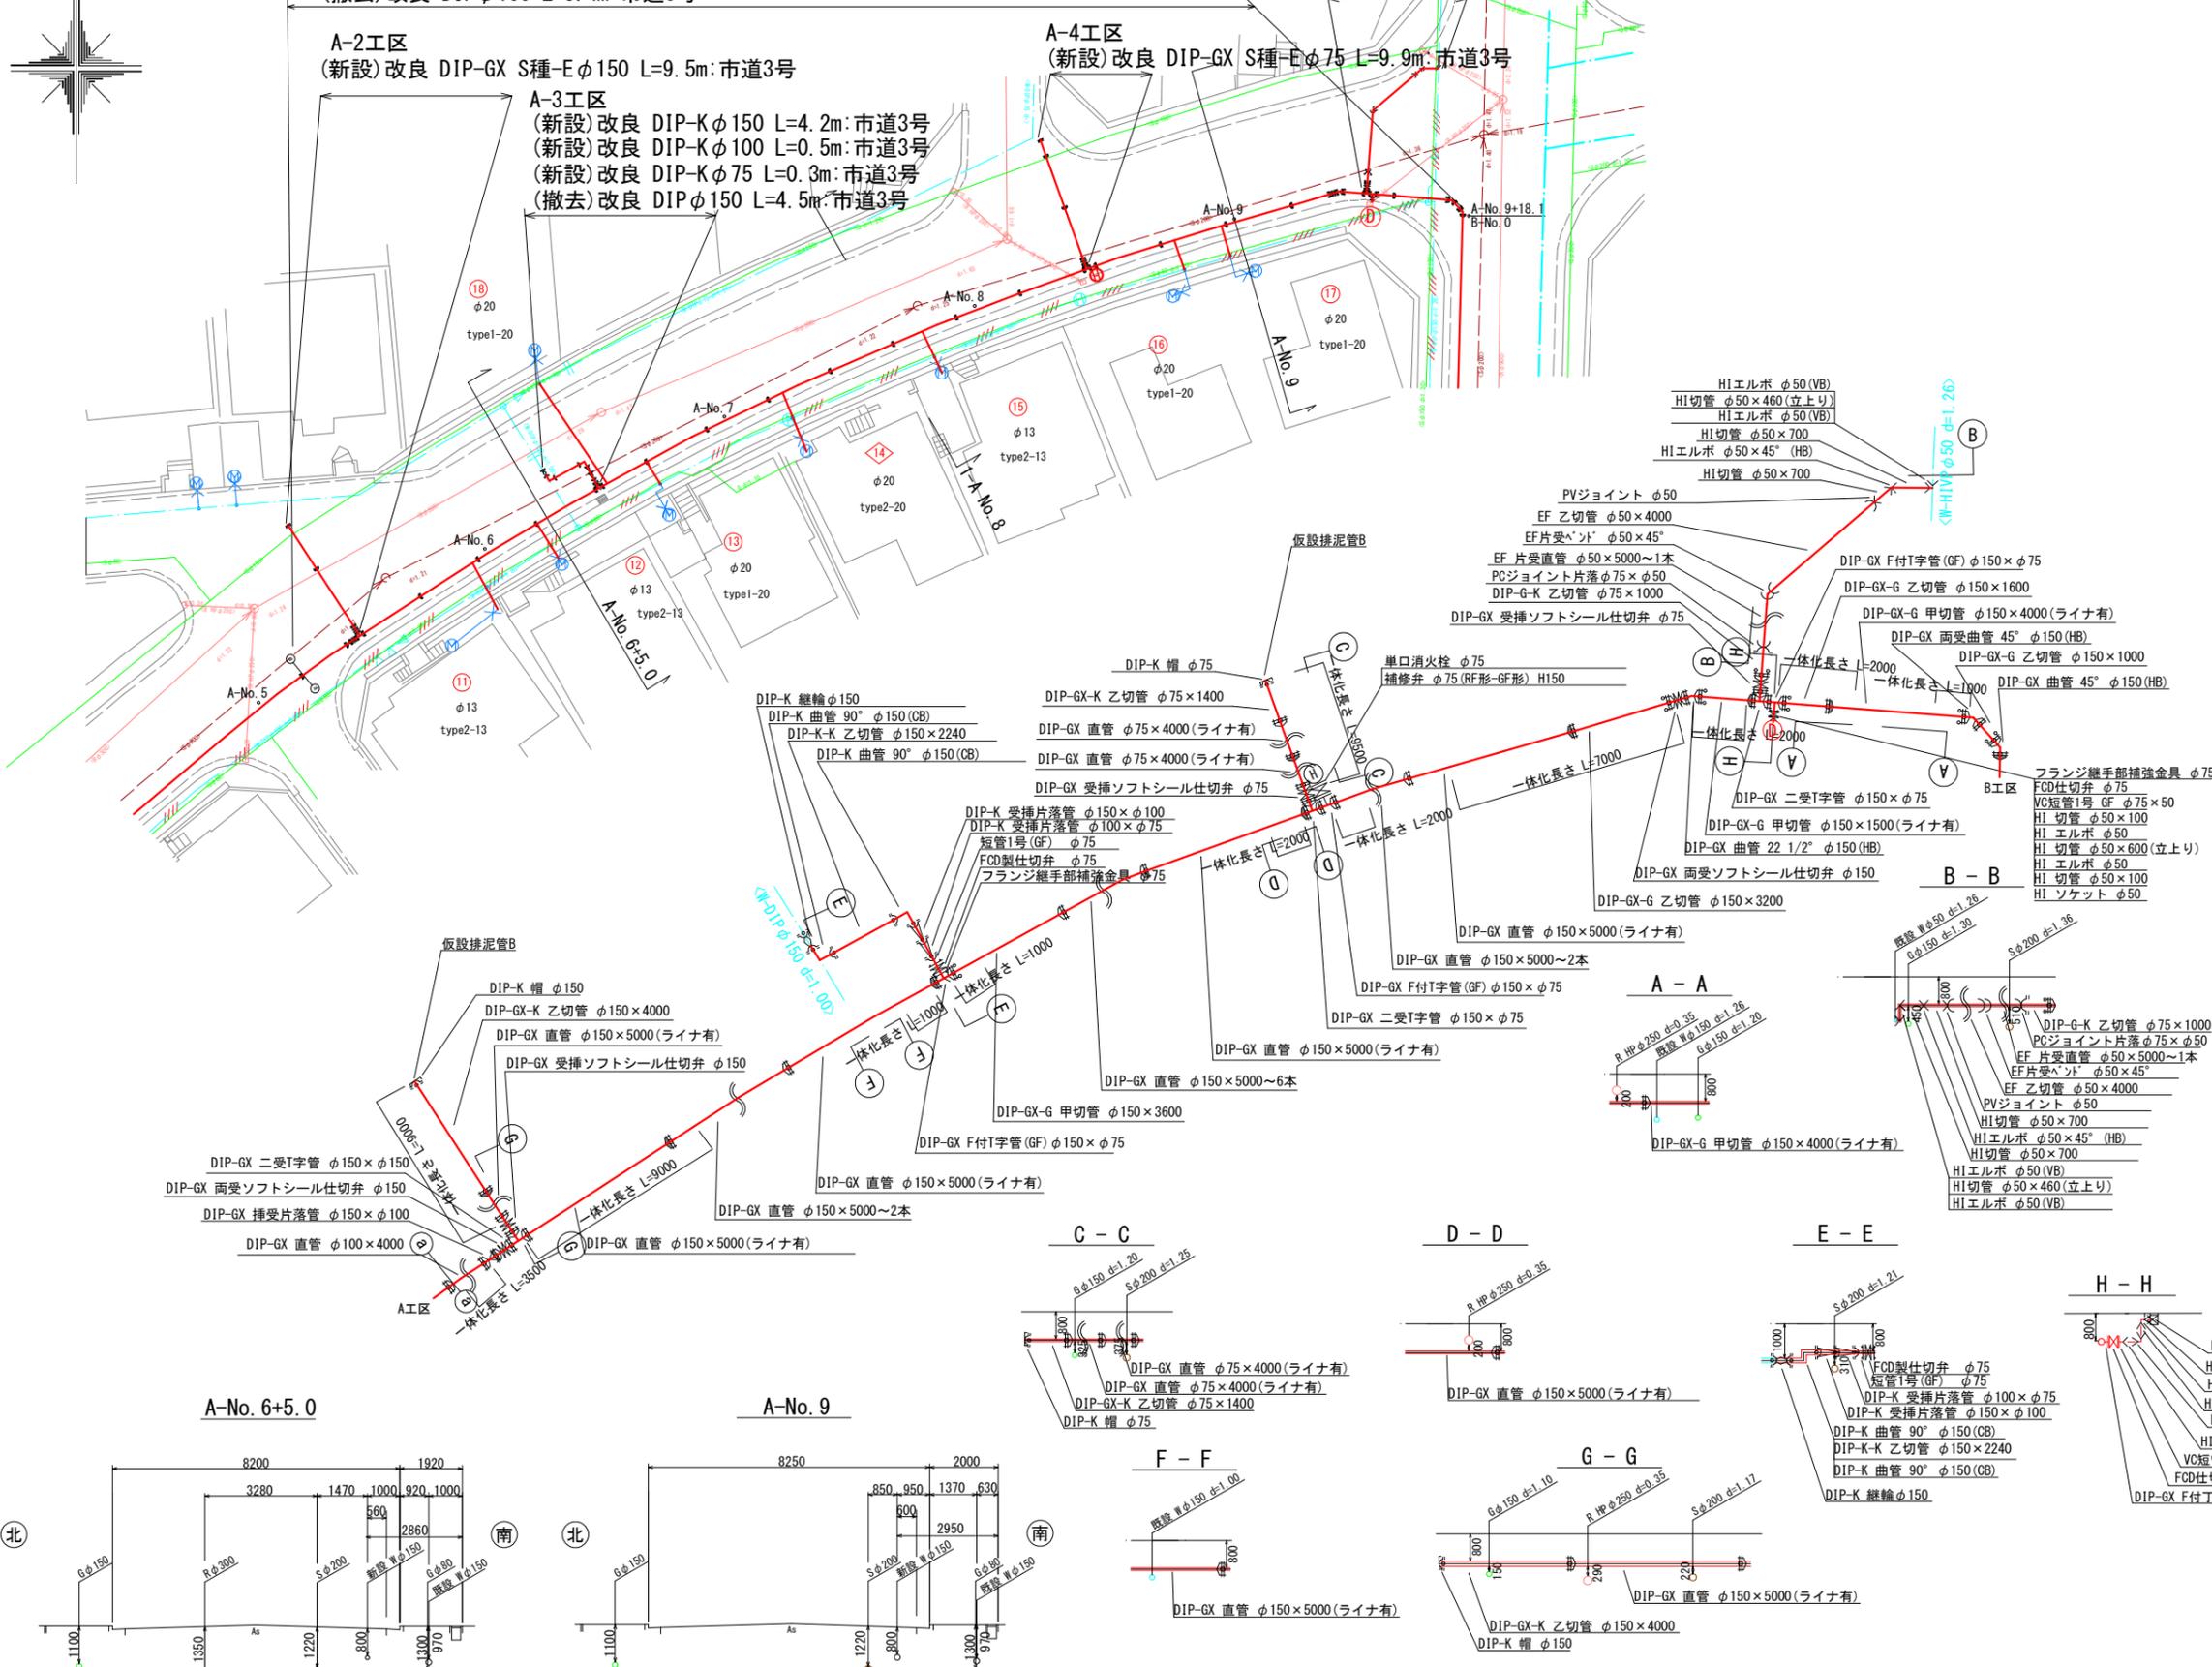

凡例 給水管情報	
凡例 給水管情報	① (鉛管改良箇所) ② (撤去箇所)
水栓番号	A0000
表札名	〇〇 〇〇
1次側口径	φ〇〇
施工タイプ・メーター口径	type〇-〇〇 注)
土間復旧工	土間復旧工
量水器BOX取替工	BOX取替工
注) type-1・・・外つなぎ type-2・・・1次側改修(メーターまで) type-3・・・1, 2次側改修 type-4・・・外つなぎ、2次側改修	


凡例 給水管の記号	
メーター	○
甲止水栓	×
メーター止水栓止]

凡例 既設地下埋設物件	
電話線 T	—
電力線 E	—
上水道管 W	—
下水道管 S	—
ガス管 G	—


A工区、A-2工区、A-3工区
 A-4工区、A-5工区

令和8年度	
工事名	南陵町(その2)配水管改良工事
工事場所	宇治市南陵町地内ほか
図面種類	平面図・横断面図 配管詳細図
縮尺	図示
工期	
図面番号	3 5
宇治市上下水道部	

平面図 S=1/250

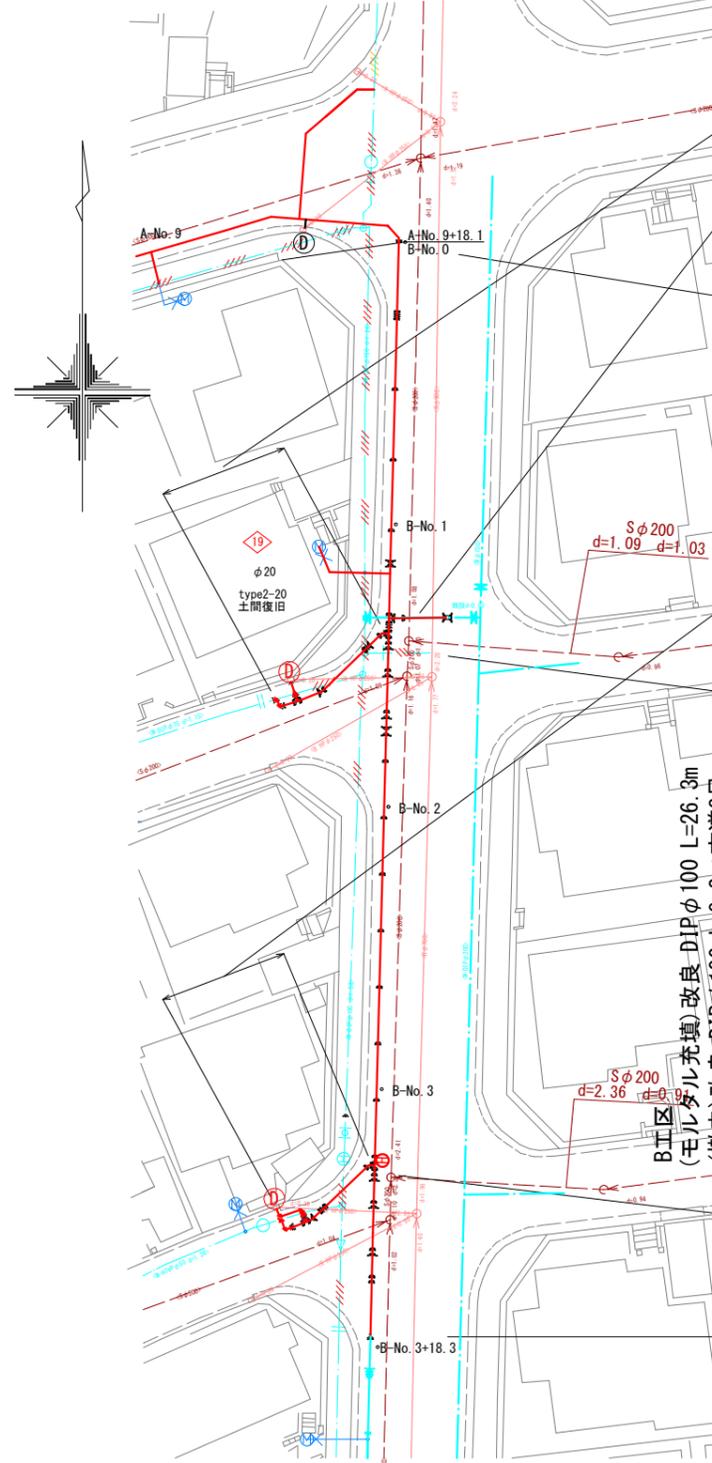

B-No. 2

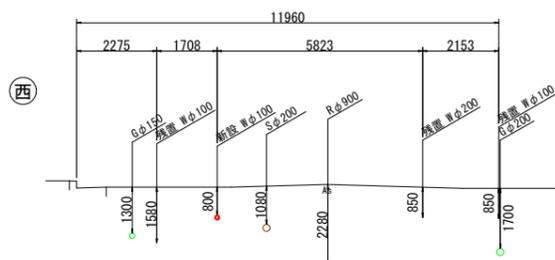

B-1工区
 (新設)改良 DIP-GX S種-Eφ150 L=4.1m:市道3号
 (撤去)改良 DIPφ150 L=5.4m:市道3号


B-3工区
 (新設)改良 DIP-GX S種-Eφ75 L=7.4m:市道3号
 (新設)改良 DIP-Kφ75 L=0.2m:市道3号
 (新設)改良 HIVP φ50 L=4.4m:市道3号
 (撤去)改良 VPφ50 L=4.5m:市道3号

B.I工区
 (新設)改良 DIP-GX S種-Eφ100 L=26.3m
 (撤去)改良 DIPφ100 L=9.2m:市道3号
 (新設)改良 DIP-GX S種-Eφ100 L=38.7m:市道3号
 (新設)改良 DIP-GX S種-Eφ100 L=26.5m
 (撤去)改良 DIPφ100 L=26.2m:市道3号
 (新設)改良 DIP-GX S種-Eφ75 L=11.8m:市道3号
 (撤去)改良 DIPφ75 L=5.4m:市道3号
 (新設)改良 DIP-GX S種-Eφ75 L=5.0m:市道3号
 (撤去)改良 DIPφ75 L=5.4m:市道3号


フランジ継手補強金具 φ75
 FCD仕切弁 φ75
 VC短管1号 GF φ75×50
 HI切管 φ50×100
 HIエルボ φ50
 HI切管 φ50×1500
 HIエルボ φ50
 HI切管 φ50×300
 HIエルボ φ50
 HI切管 φ50×700(立上り)
 HIエルボ φ50
 HI切管 φ50×100
 HIソケット φ50

DIP-K 帽 φ75
 HIVP バルブソケット φ50
 HIVP 切管 φ50×500
 HIVP エルボ φ50
 HIVP 切管 φ50×700
 HIVP エルボ φ50
 HIVP 切管 φ50×500(立上り)
 HIVP エルボ φ50


F - F

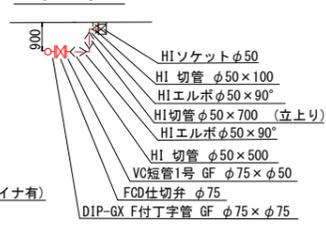

G - G

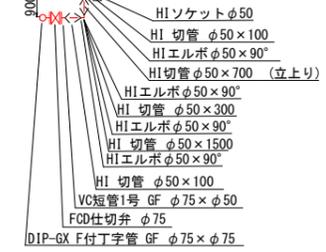


A - A

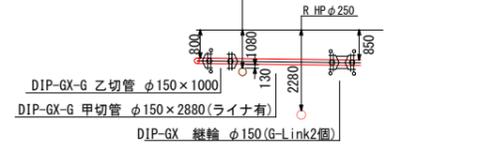

B - B



C - C

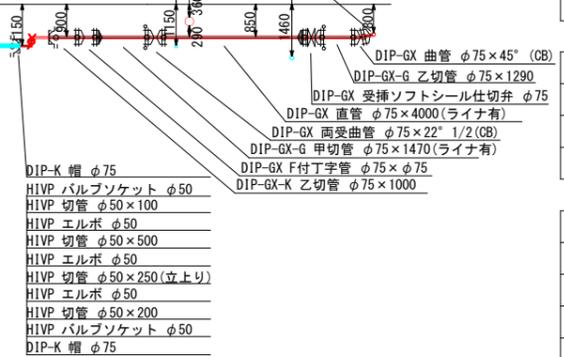

D - D



E - E



位置図 S=1/2500



凡例 給水管情報	
凡例 給水管情報	① (鉛管改良箇所) ② (撤去箇所)
水栓番号	A0000
表札名	〇〇 〇〇
1次側口径	φ〇〇
施工タイプ・メーター口径	type〇-〇〇 注)
土間復旧工	土間復旧工
量水器BOX取替工	BOX取替工
注) type-1・・・外つなぎ type-2・・・1次側改修(メーターまで) type-3・・・1, 2次側改修 type-4・・・外つなぎ、2次側改修	

凡例 給水管の記号	
メーター	○
甲止水栓	×
メーター止水栓止]


凡例 既設地下埋設物件	
電話線 T	—
電力線 E	—
上水道管 W	—
下水道管 S	—
ガス管 G	—

B.I工区、B-1工区、B-2工区、B-3工区


令和8年度	
工事名	南陵町(その2)配水管改良工事
工事場所	宇治市南陵町地内ほか
図面種類	平面図・横断面図 配管詳細図
縮尺	図示
工期	
図面番号	4 5
宇治市上下水道部	

平面図 S=1:250

- C工区
- (新設)単独 DIP-GX-S種-E φ100 L=24.9m: 市道5号
 - (新設)単独 DIP-GX-S種-E φ75 L=1.4m: 市道5号
 - (新設)単独 DIP-K-1種-E φ100 L=5.2m: 市道5号
 - (新設)単独 HPPE-EF φ50 L=7.7m: 市道5号
 - (新設)単独 HIVP φ50 L=9.2m: 市道5号
 - (撤去)単独 DIP φ100 L=20.0m: 市道5号
 - (撤去)単独 VP φ50 L=16.3m: 市道5号

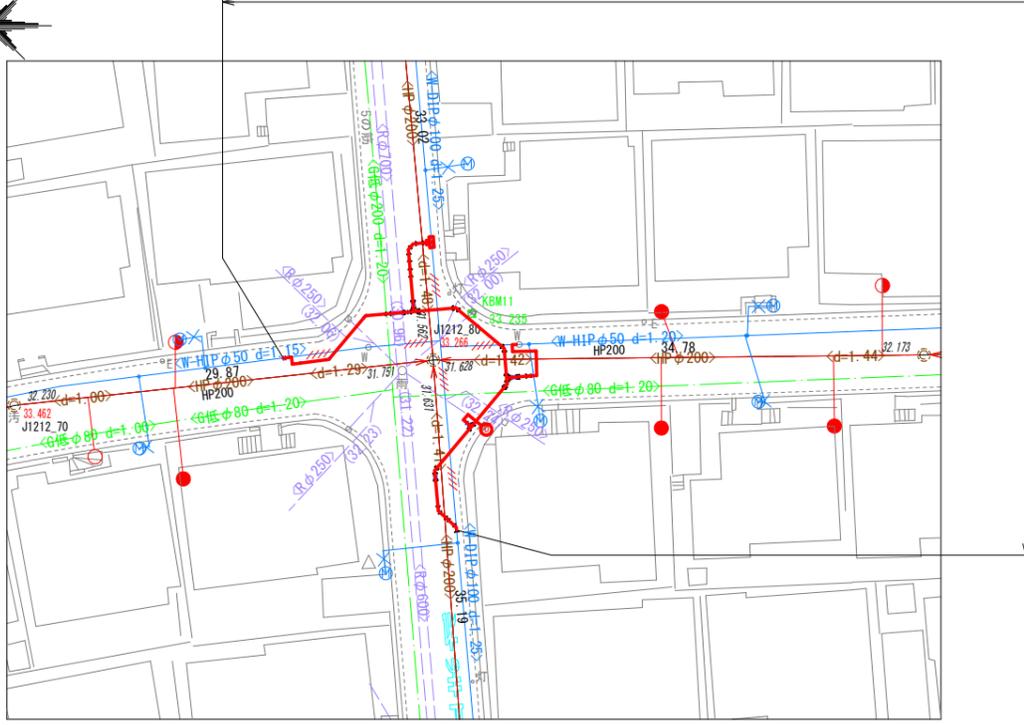





配管詳細図 S=1:100

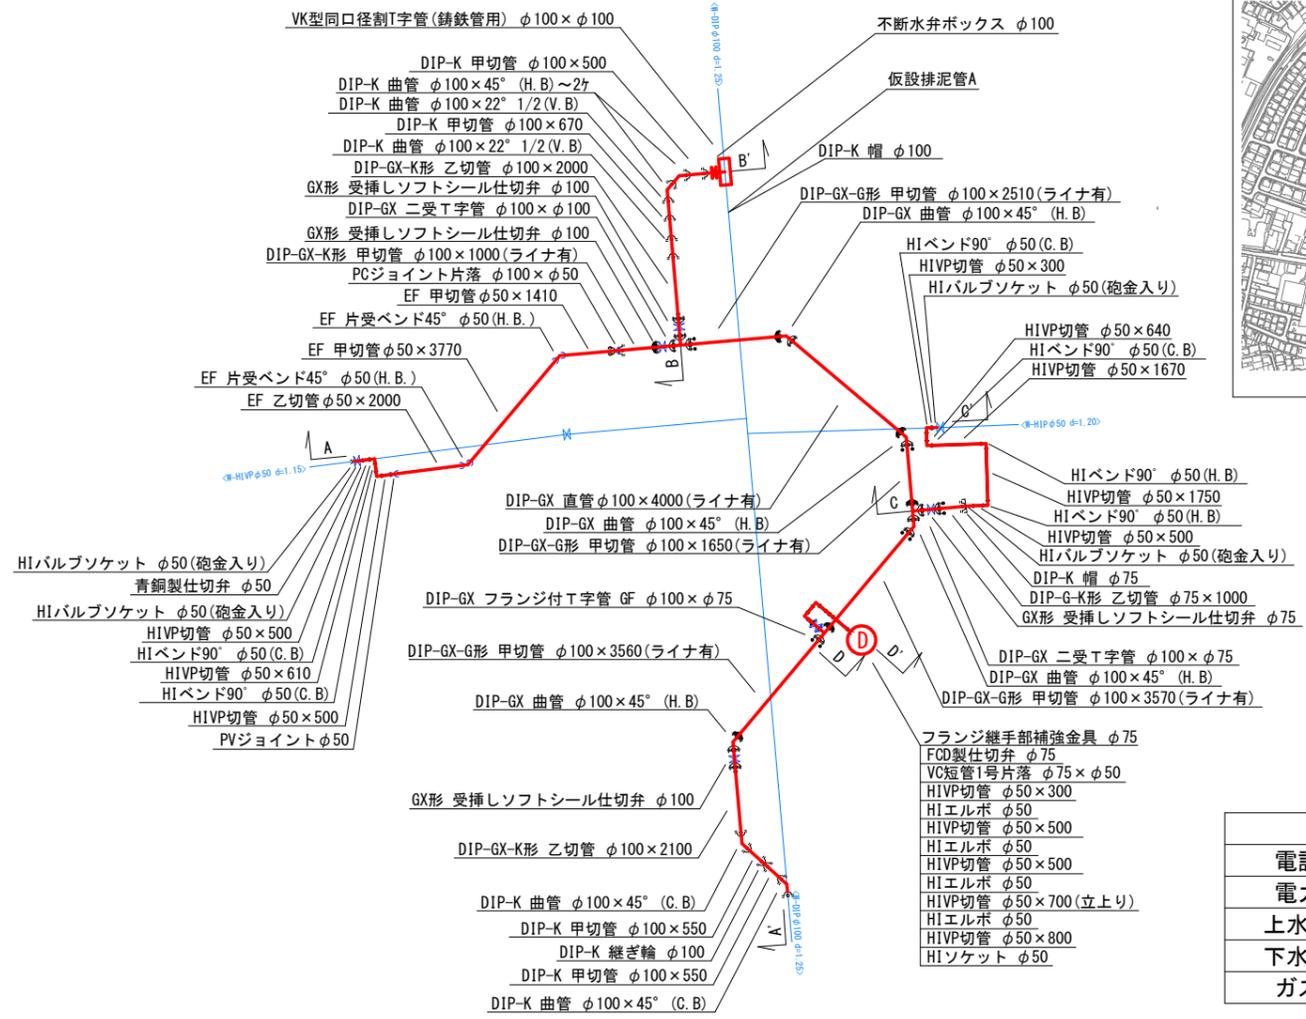

位置図 S=1/2500



凡例 既設地下埋設物	
電話線 T	-----
電力線 E	-----
上水道管 W	-----
下水道管 S	-----
ガス管 G	-----

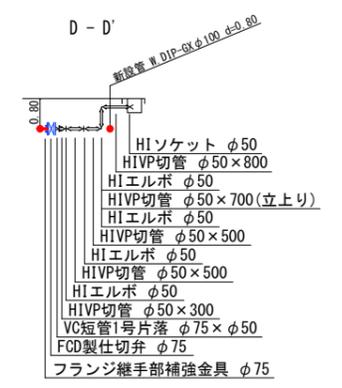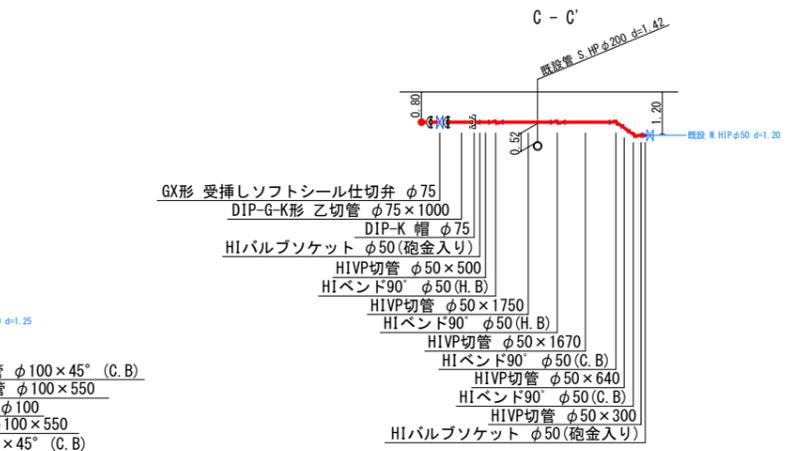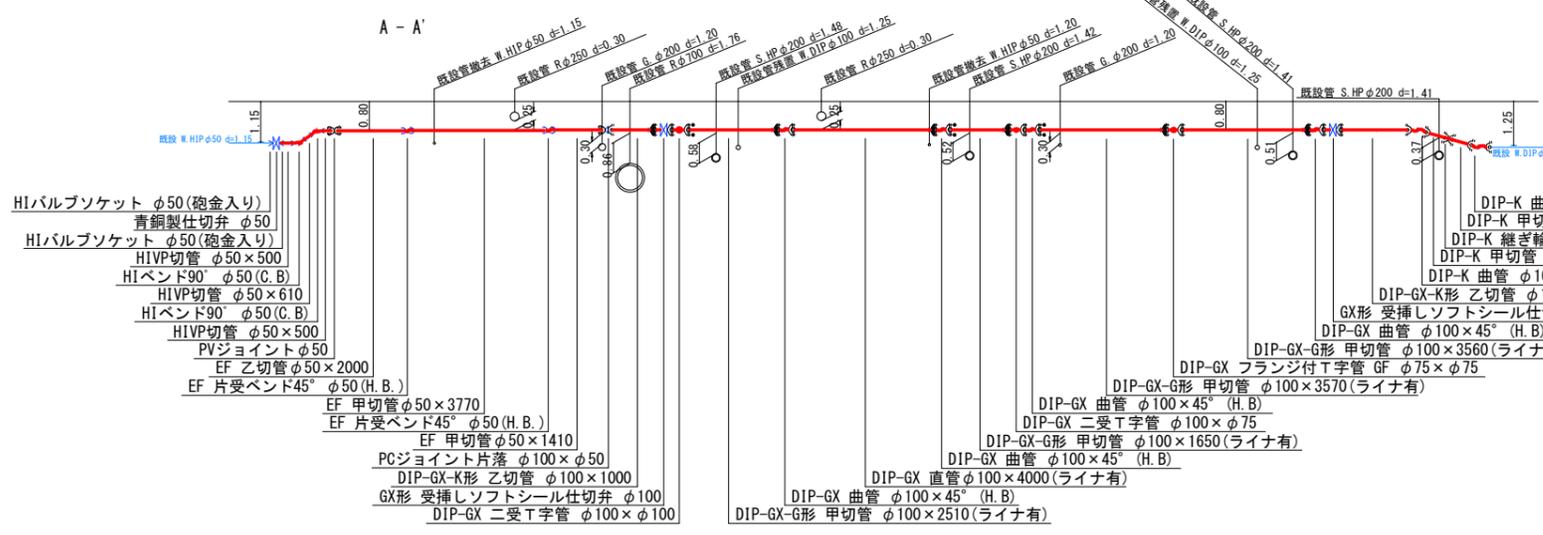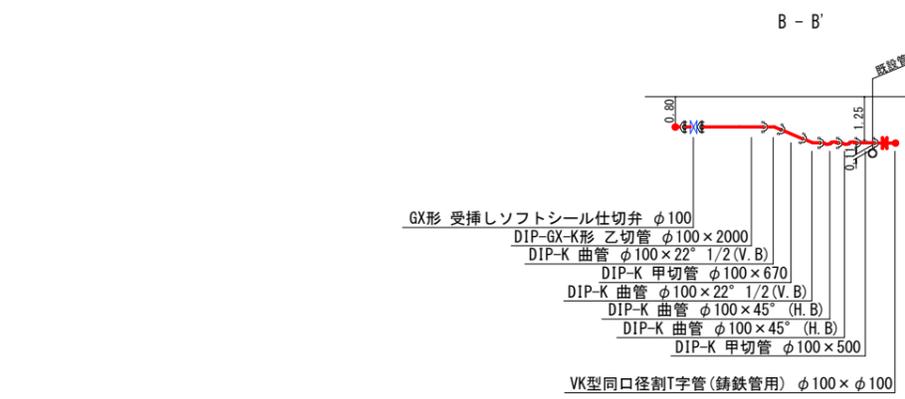

C工区	
令和8年度	
工事名	南陵町(その2)配水管改良工事
工事場所	宇治市南陵町地内ほか
図面種類	平面図・横断面図 配管詳細図
縮尺	図示
工期	
図面番号	5 5
宇治市上下水道部	